



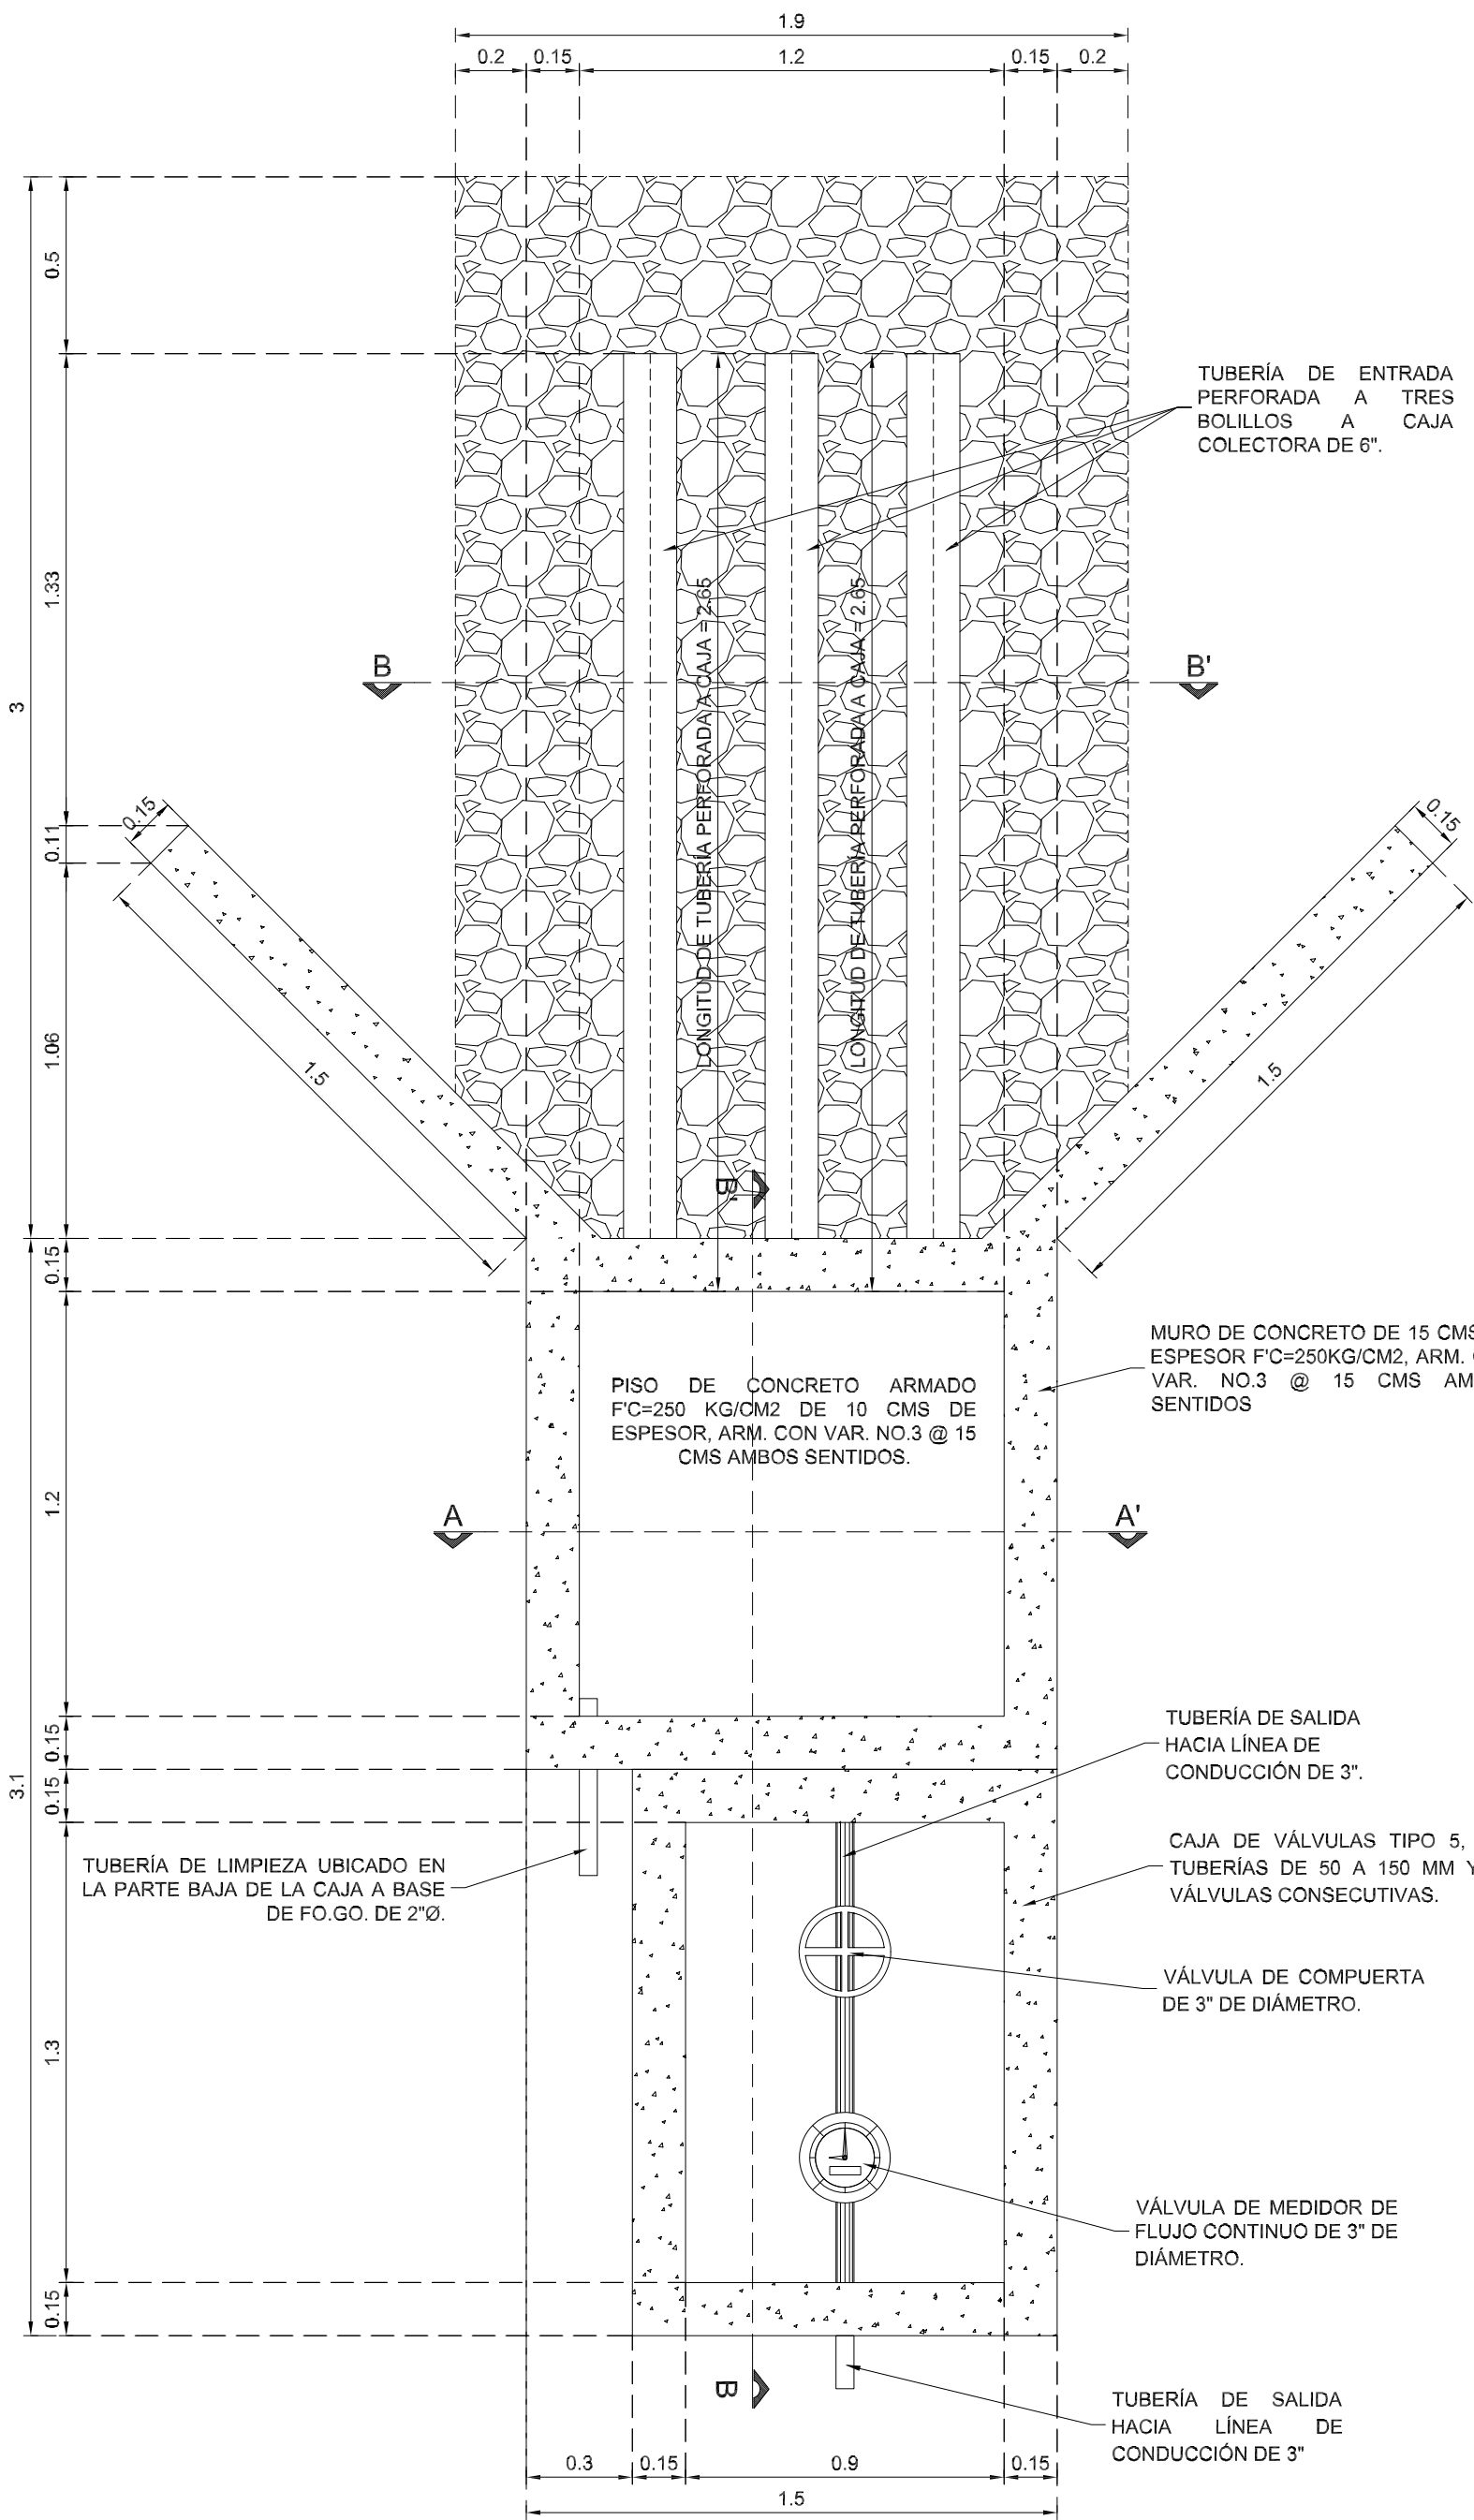


PLANTA GENERAL.
CAJA DE CAPTACIÓN.
ESCALA 1:10


DIMENSIONES GENERALES PARA LAS CAJAS DE VÁLVULAS										
TIPO	DIÁMETRO DE VÁLVULA (MM)	CANT DE VALS	h EN (m)	a EN (m)	b EN (m)	c EN (m)	g ESP. MURO (cm)	x EN (m)	y EN (m)	CONTRAMARCOS SENCILLO DOBLE C mm
5	50 a 150	2	0.97	1.30	0.90	11.3	14	1.58	1.18	1.10

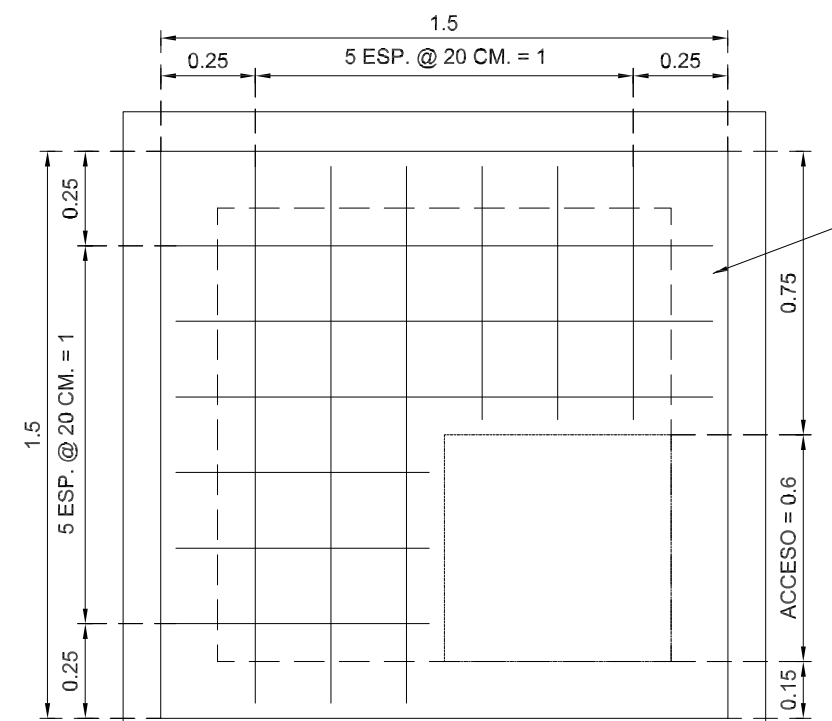


PLANTA GENERAL.
LOSA SUPERIOR.
ESCALA 1:10

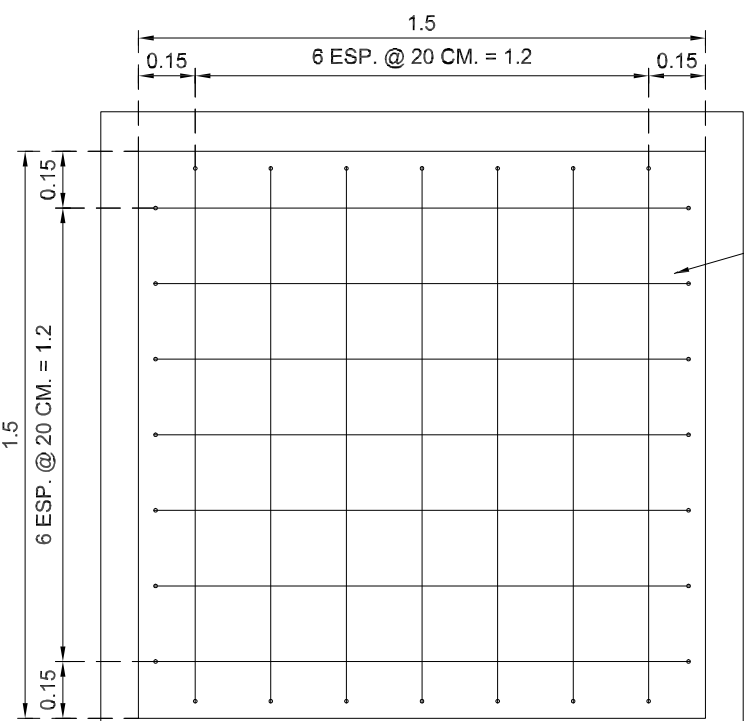


PLANTA GENERAL.
LOSA INFERIOR.
ESCALA 1:10

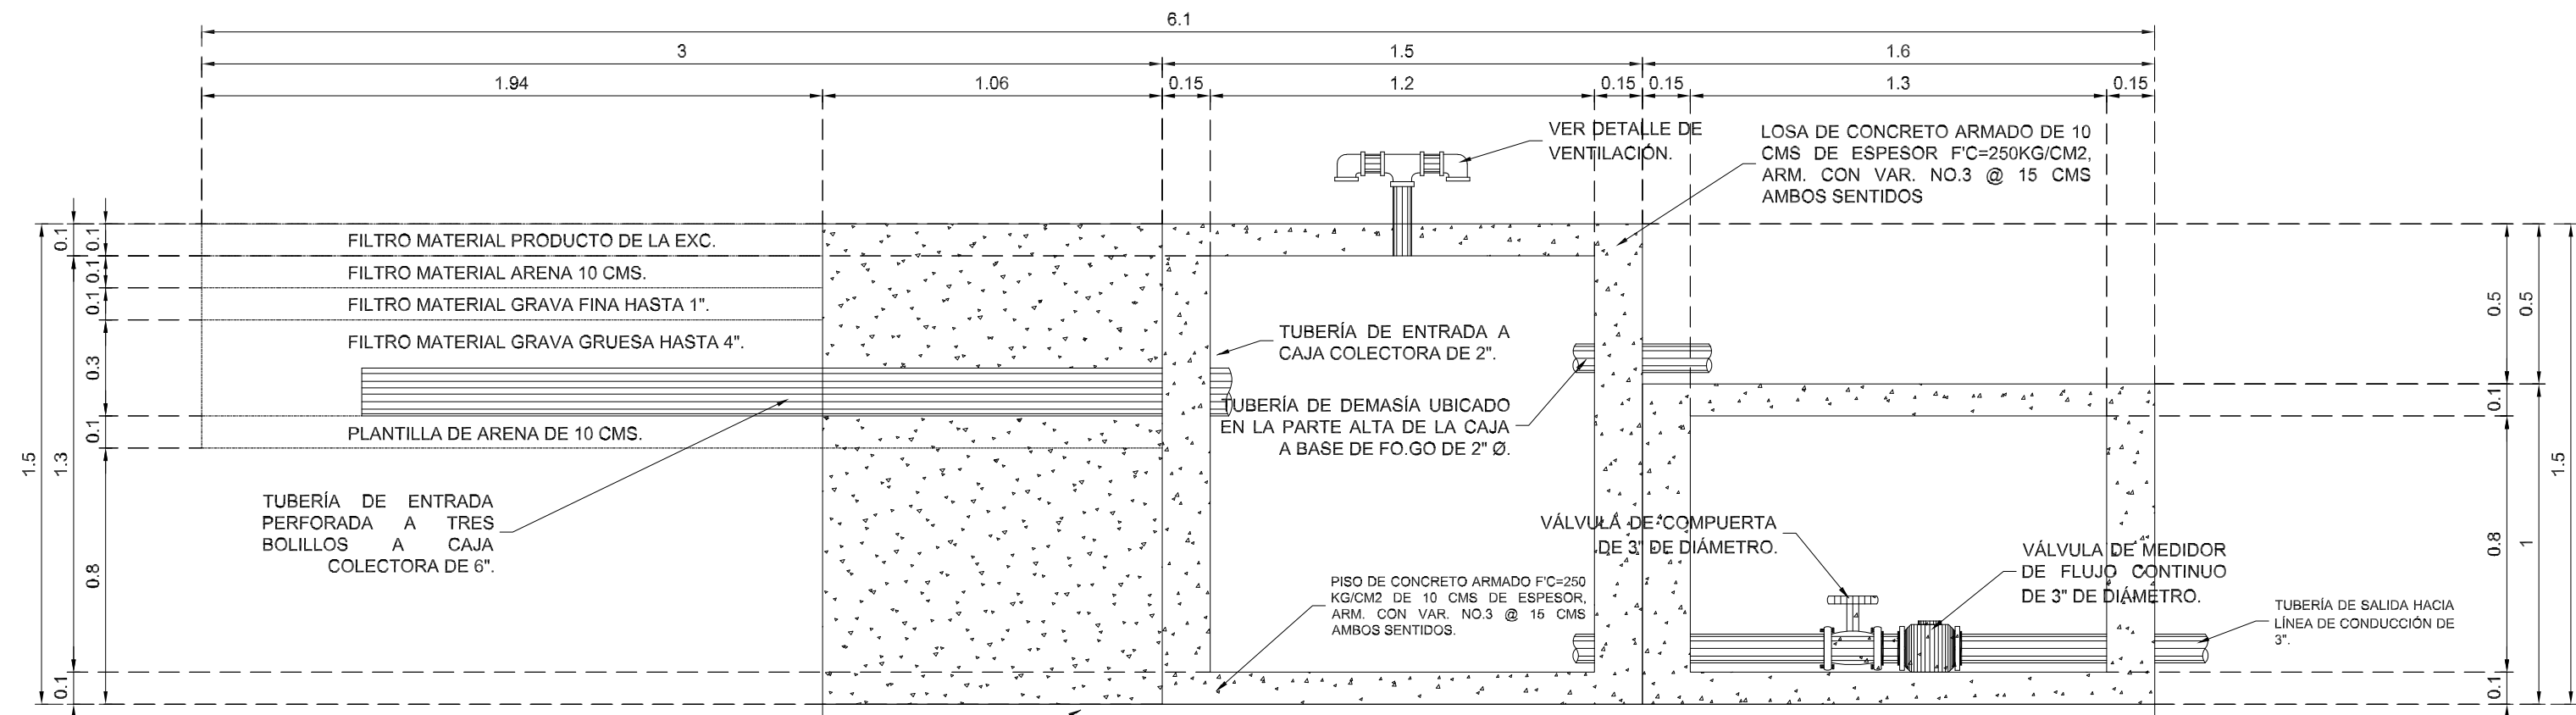

ELEVACIÓN CORTE B-B'.
CAJA DE CAPTACIÓN.
ESCALA 1:10

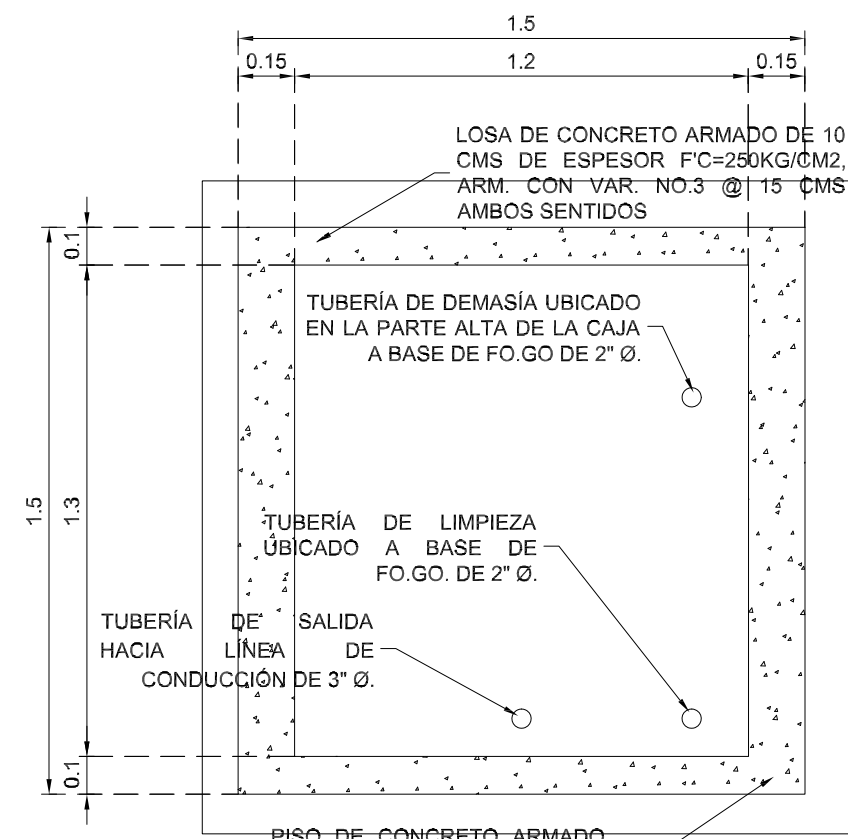


ELEVACIÓN CORTE A-A'.
CAJA DE CAPTACIÓN.
ESCALA 1:10

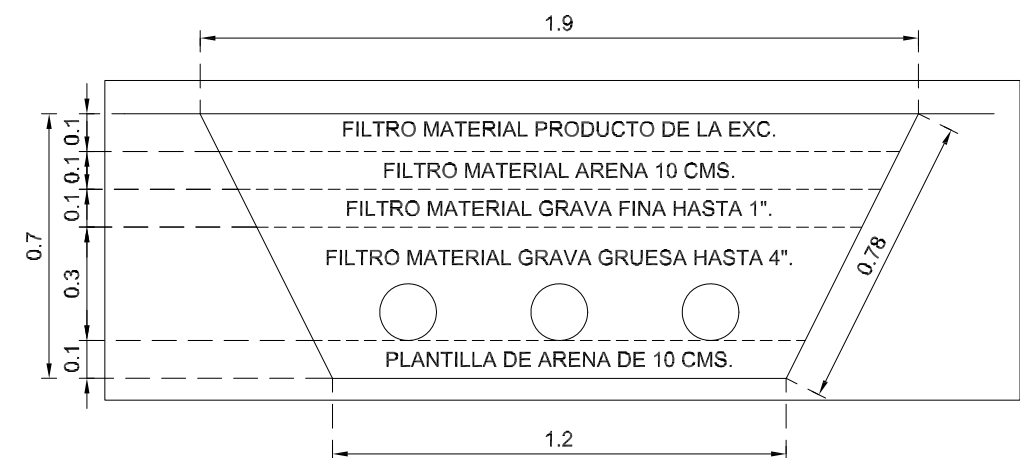


ELEVACIÓN CORTE B-B'.
CAJA DE CAPTACIÓN.
ESCALA 1:10



PLANTA CAJA COLECTORA.
MUROS DE CONCRETO ARMADO.
ESCALA 1:10

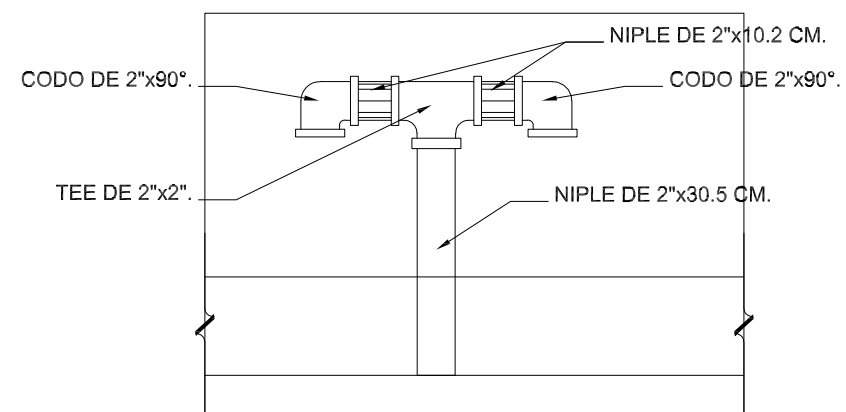


DETALLE EN VENTILACIÓN.
TANQUE DE REGULACIÓN.
SIN ESCALA

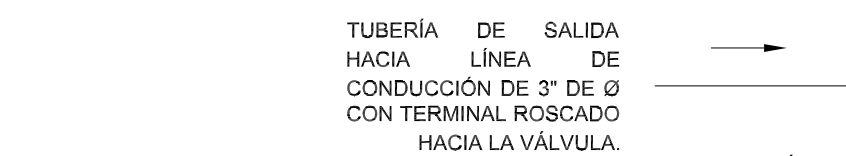


DETALLE HIDRÁULICO.
SALIDA DE CAJA COLECTORA.
SIN ESCALA

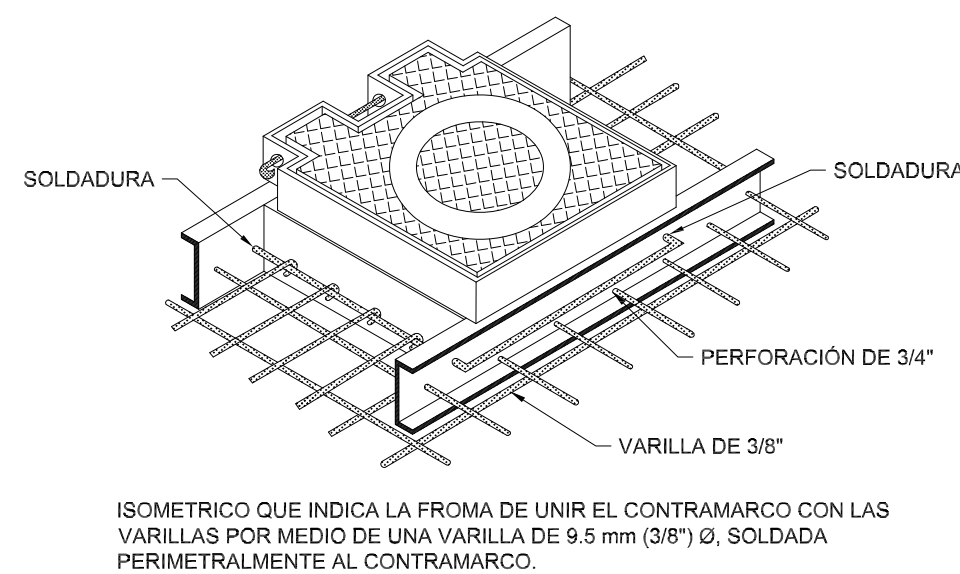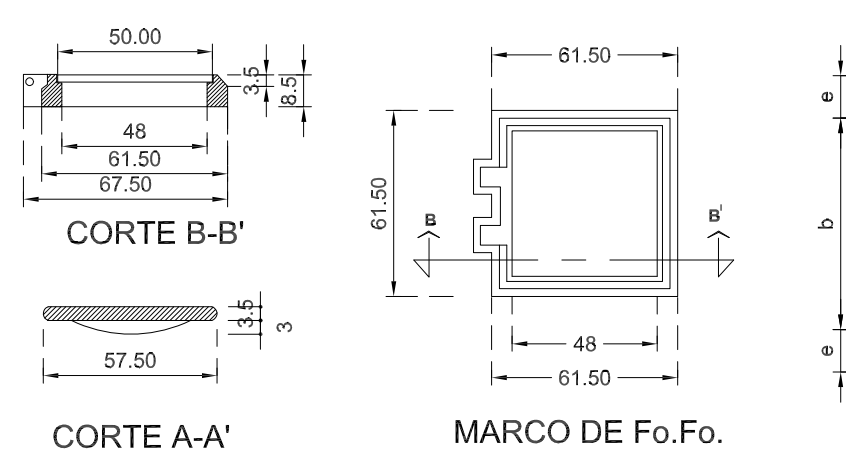


ISOMETRICO QUE INDICA LA FORMA DE UNIR EL CONTRAMARCO CON LAS VARILLAS POR MEDIO DE UNA VARILLA DE 9.5 mm (3/8") Ø, SOLDADA PERIMETRALMENTE AL CONTRAMARCO.

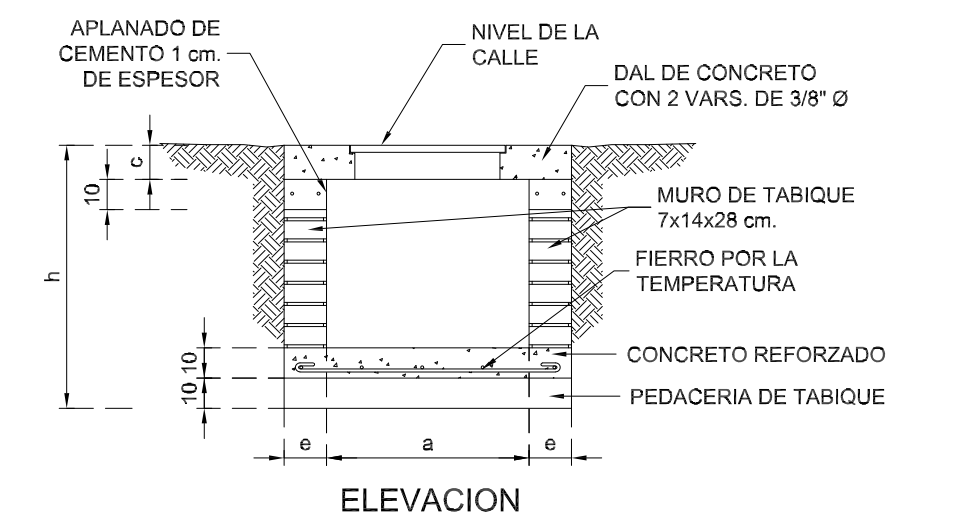

ELEVACION

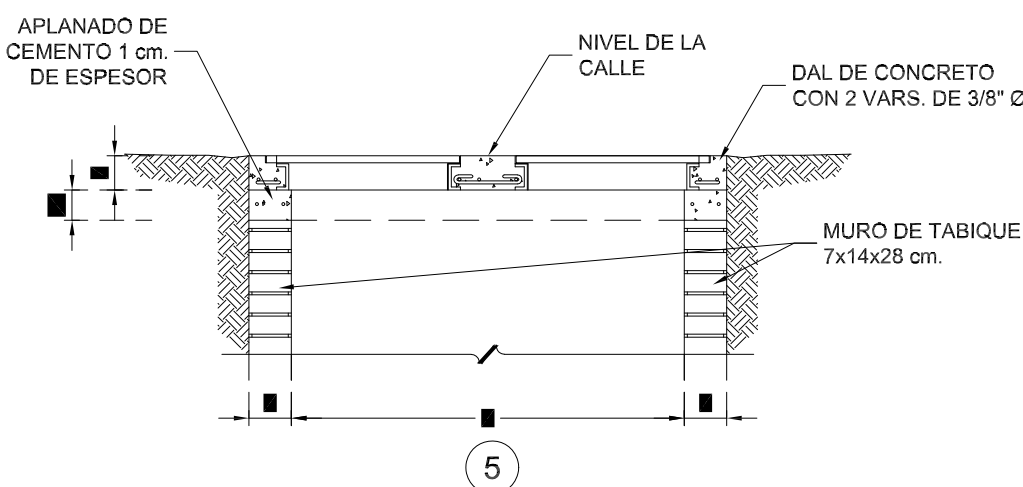


5

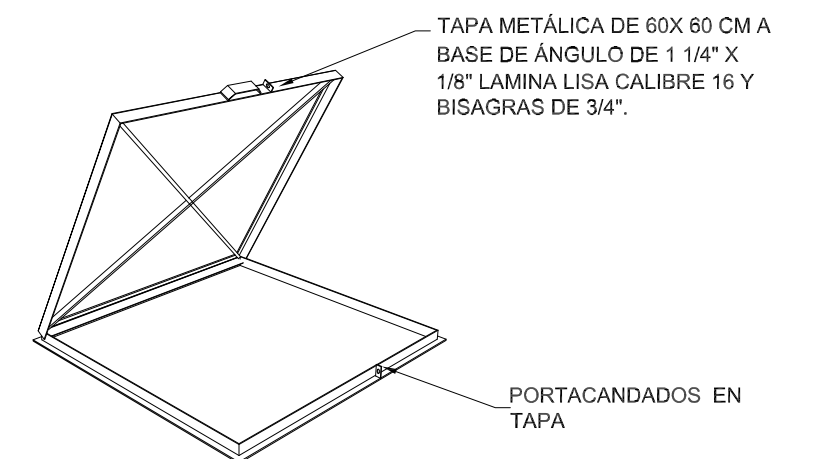

DETALLE EN TAPA.
TAPA METÁLICA EN CAJA DE CAPTACIÓN.
SIN ESCALA.

LISTA DE VARILLAS LOSA SUPERIOR.										
ELEM.	VAR.	DIAM.	NUM.	LONG. TOTAL	CROQUIS	a	b	c	d	e
A Y A1	3C	6	1.62	0.10	1.42	---	---	---	---	0.56
3C	6	0.77	0.10	0.67	---	---	---	---	---	0.56
SUMATORIA DE LA PARRILLA =										8.03

LISTA DE VARILLAS LOSA DE CIMENTACIÓN Y MUROS.										
ELEM.	VAR.	DIAM.	NUM.	LONG. TOTAL	CROQUIS	a	b	c	d	e
B	3C	14	4.46	0.10	1.42	1.42	---	---	---	0.56
C	3C	7	6.08	1.42	1.42	0.20	---	---	---	0.56
D	3C	8	1.42	1.42	---	---	---	---	---	0.56
E	3C	7	1.96	0.10	1.46	0.40	---	---	---	0.56
TOTAL =										72.84

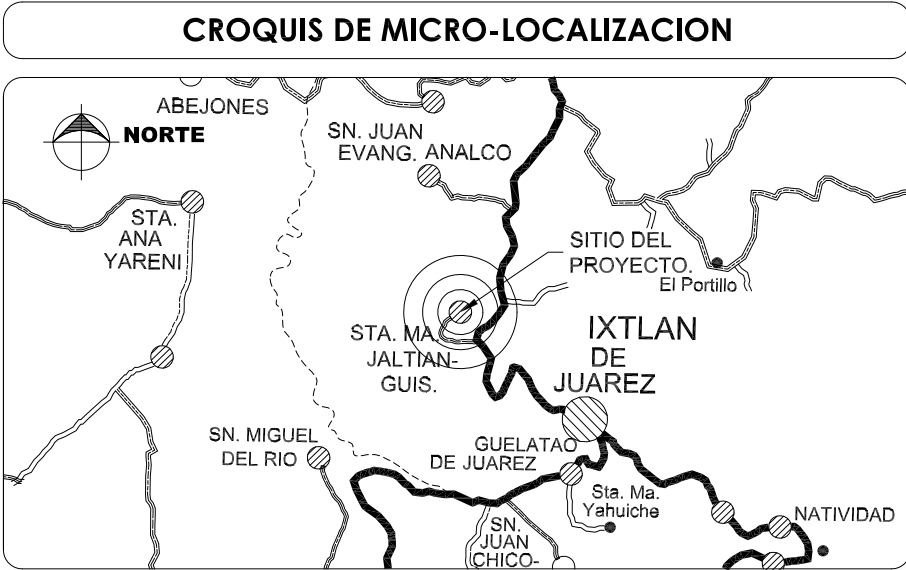

UBICACIÓN:
EL PROYECTO SE UBICA EN LA LOCALIDAD DE SANTA MARIA JALTIANGUIS, C.P. 68750, MUNICIPIO DE SANTA MARIA JALTIANGUIS, IXTLAN, OAXACA.

NOTAS GENERALES / SIMBOLOGÍA

DATOS DEL PROYECTO.



PROYECTO:
REHABILITACION DEL SISTEMA DE AGUA POTABLE EN LA LOCALIDAD SANTA MARIA JALTIANGUIS, MUNICIPIO SANTA MARIA JALTIANGUIS

H. AYUNTAMIENTO CONSTITUCIONAL DE SANTA MARIA JALTIANGUIS, IXTLAN, OAXACA.

ESTADO: (020) OAXACA MUNICIPIO: (419) SANTA MARIA JALTIANGUIS.
DISTRITO: (012) IXTLAN. LOCALIDAD: (0001) SANTA DE JUAZEL.

POR LA AUTORIDAD MUNICIPAL

C. CARLOS MORALES HERNÁNDEZ
PRESIDENTE MUNICIPAL CONSTITUCIONAL

ING. GUMECINDO RAMÍREZ MESINAS
DIRECTOR RESPONSABLE DE OBRA, CED. PROF. 983313 D.R.O. I-570-A

PLANO:

CAJA DE CAPTACIÓN

ESCALA: LA QUE SE INDICA
FECHA: JULIO DE 2024

Nº DE PLANO PARTICULAR: 01 de 01
Nº DE PLANO GENERAL: 01 de 16