




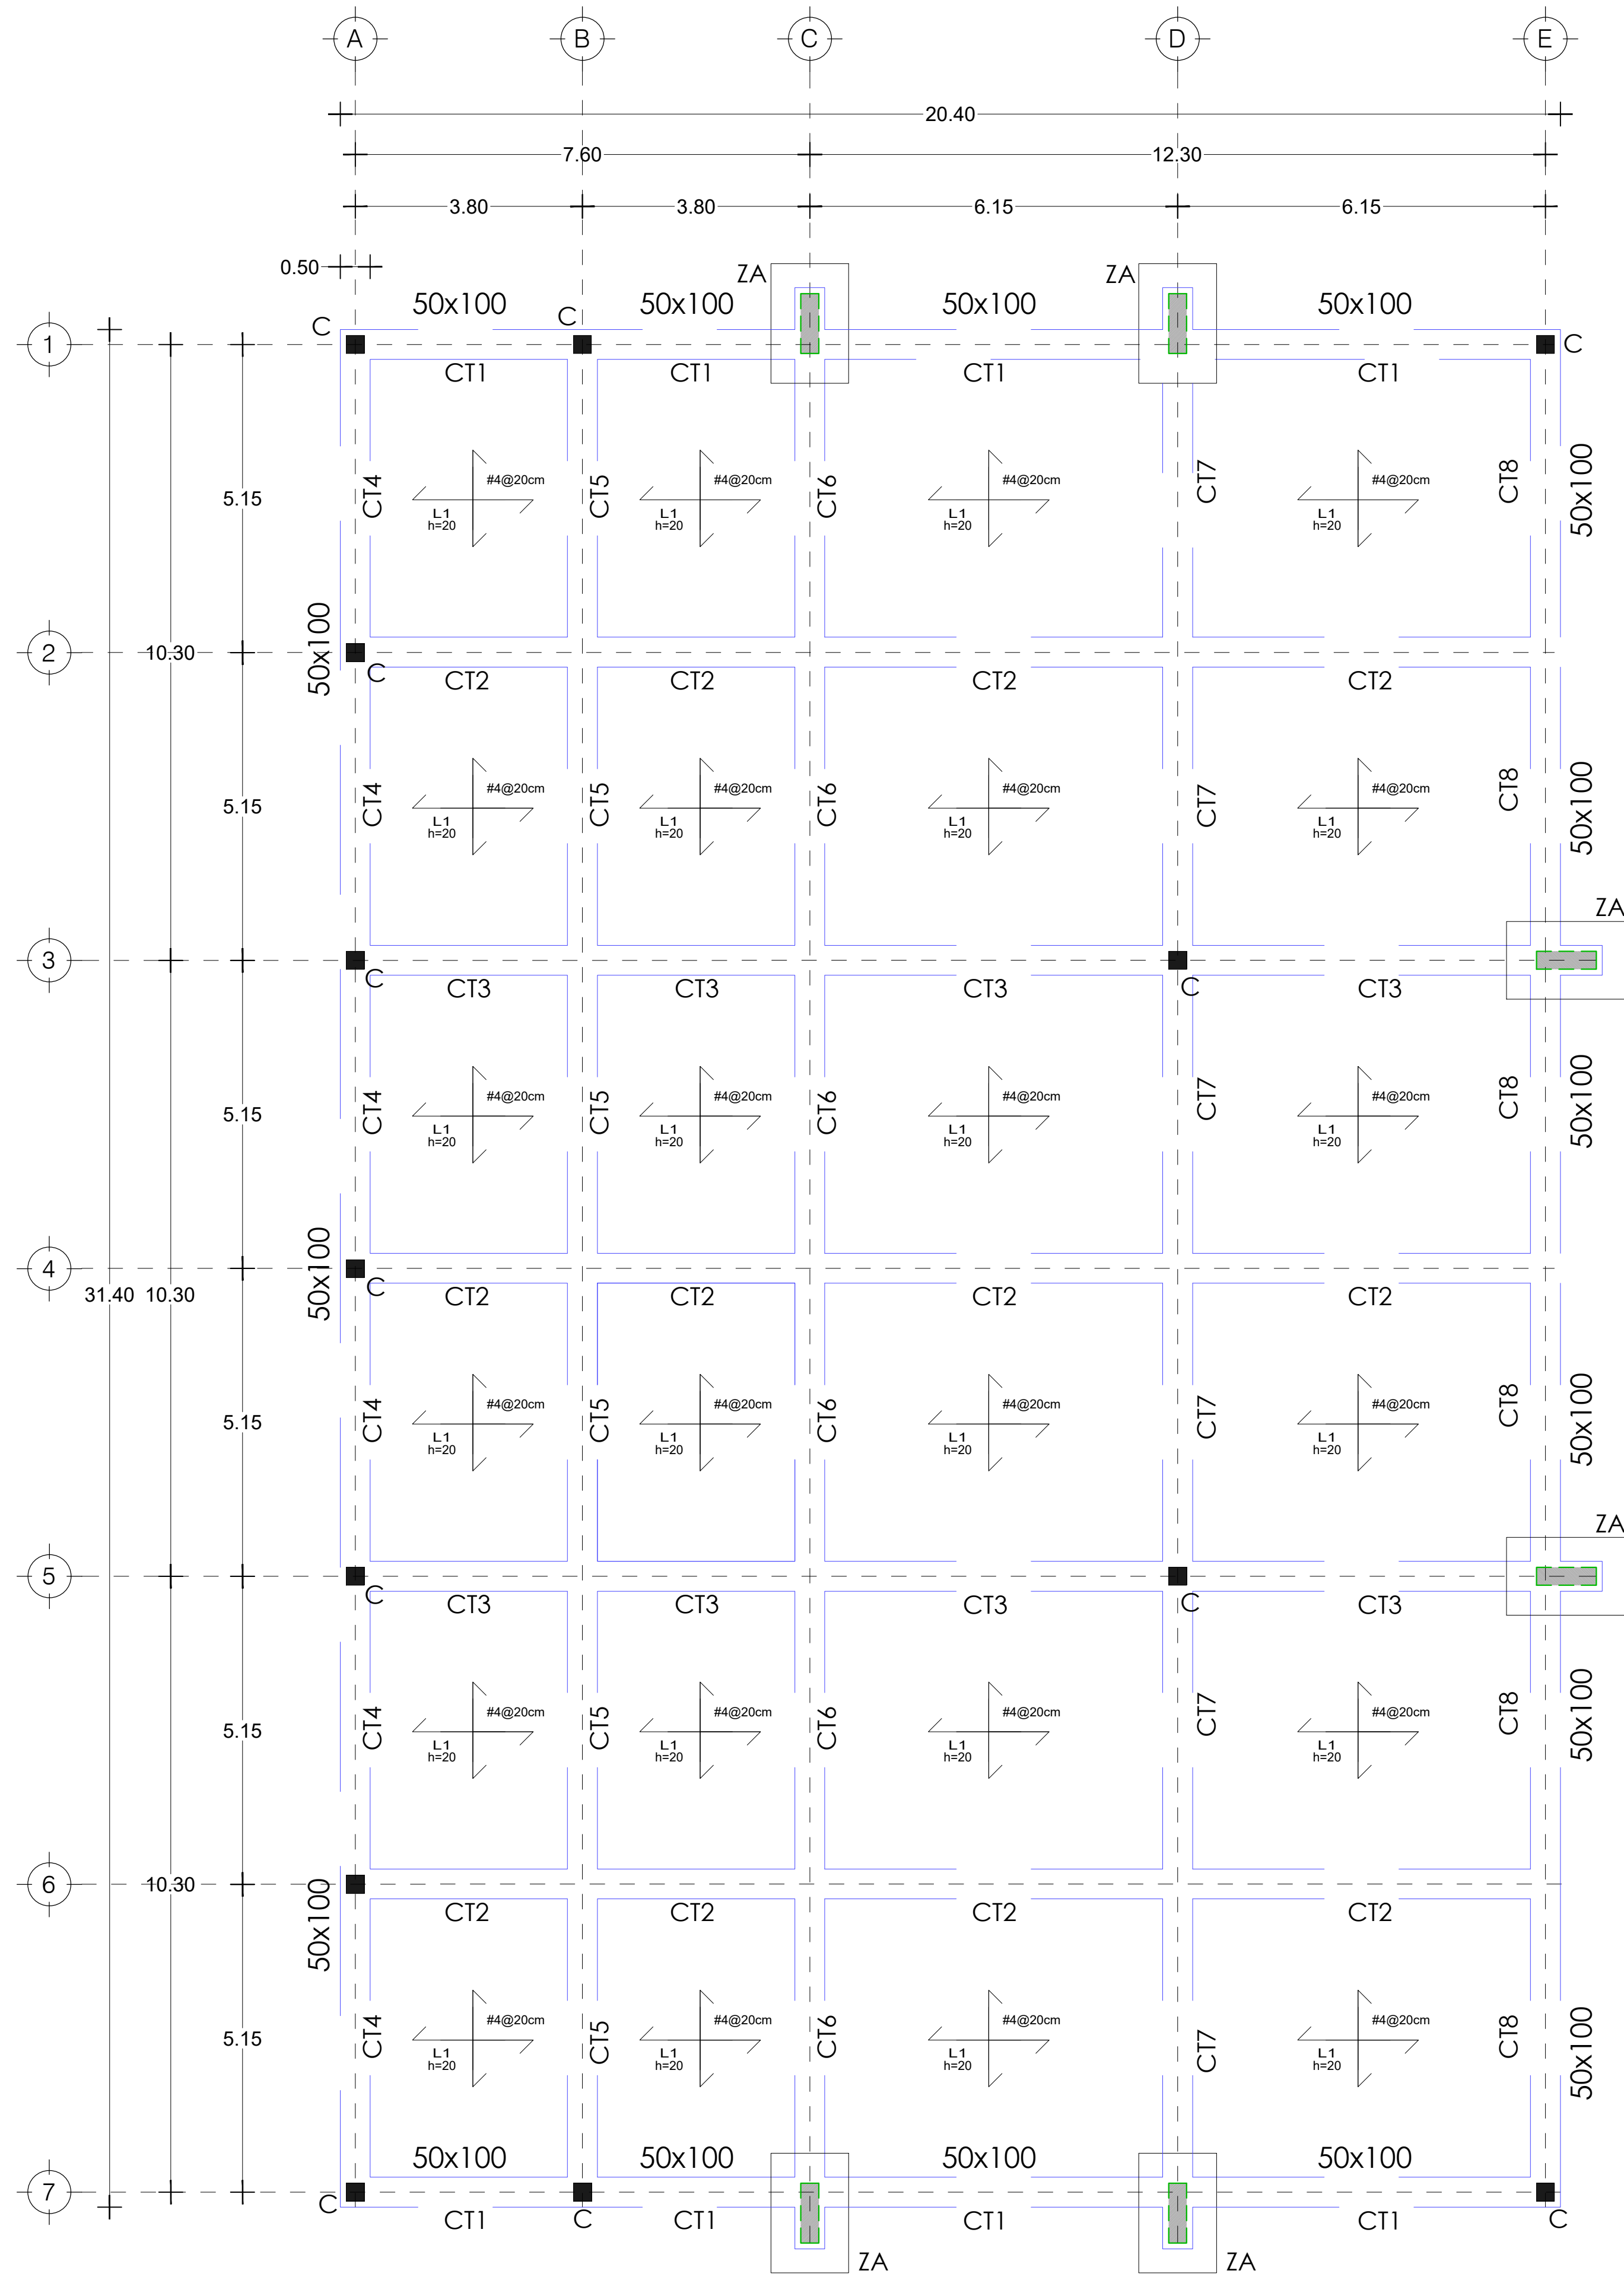


PLANTA DE CIMENTACIÓN CAMARA DE AIREACIÓN
ESCALA: 1:75

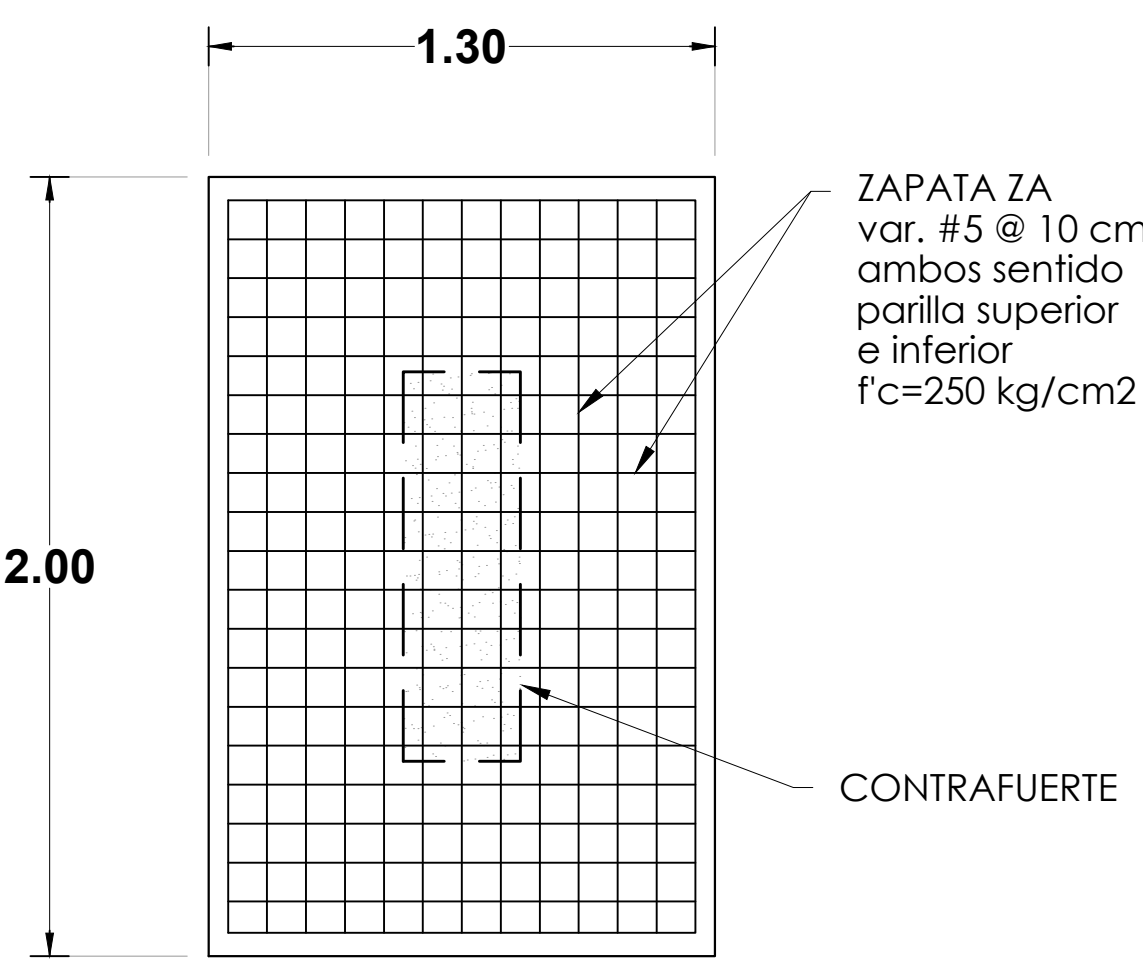

PLANTA ZA
ESC. S/E

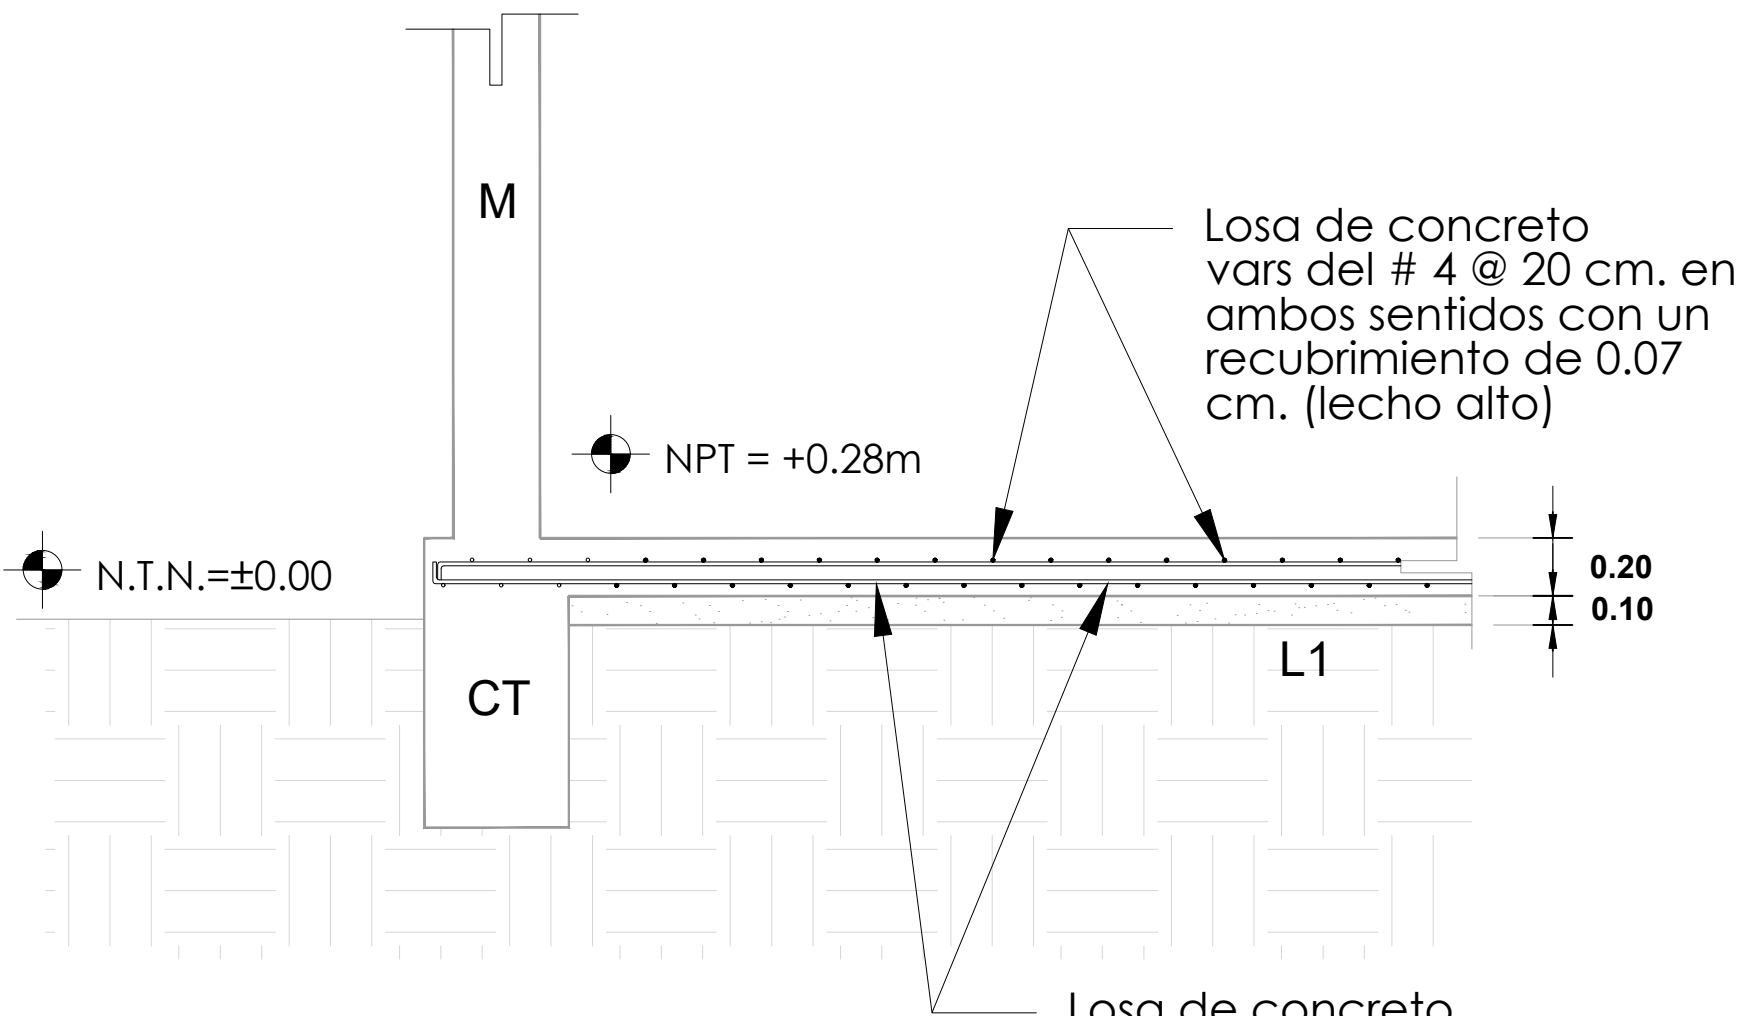

CORTE LOSA INFERIOR
ESC. S/E

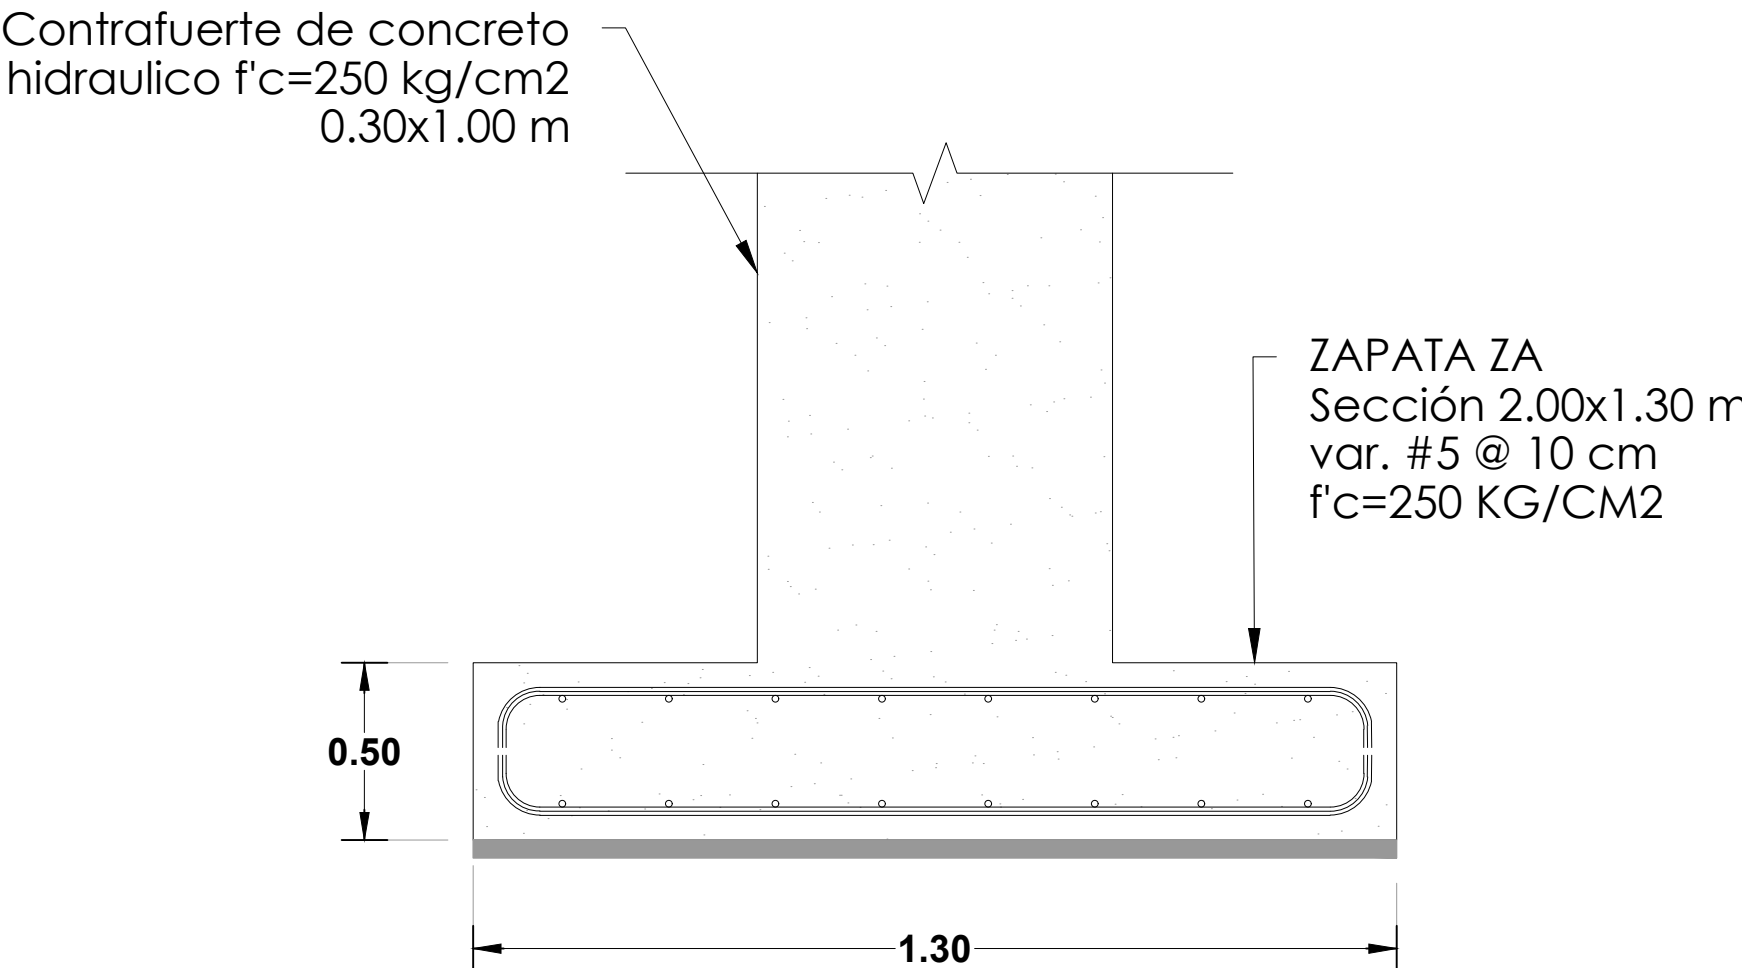

CORTE ZA
ESC. S/E

CROQUIS DE MICRO-LOCALIZACION

UBICACIÓN:
LOCALIDAD SAN FRANCISCO TELIXTLAHUACA,
OAXACA.

SIMBOLOGIA:

- COLUMNA 30x30 cm
- CONTRAFUERTE 30x100 cm
- CONTRATRABE CT 50x100 cm

ESTADO: (020) OAXACA
DISTRITO: (011) ETLA.
REGIÓN: (008) VALLES
CENTRALES.

MUNICIPIO: (150) SAN
FRANCISCO TELIXTLAHUACA
LOCALIDAD: (0001) SAN
FRANCISCO TELIXTLAHUACA

PROYECTO:
"CONSTRUCCIÓN DE LA PLANTA DE
TRATAMIENTO DE AGUAS RESIDUALES EN LA
LOCALIDAD SAN FRANCISCO TELIXTLAHUACA".

OAXACA
GOBIERNO DEL ESTADO

AGUA BIENESTAR
COMISIÓN ESTATAL DEL AGUA PARA
EL BIENESTAR

C. JAIME LOPEZ GÓMEZ
PRESIDENTE MUNICIPAL CONSTITUCIONAL

ING. JUAN CARLOS HERNANDEZ GARCÍA
CED. PROF. 7967158 A-2665

PLANO:
DETALLES ARMADOS DE CONTRATRABES
CÁMARA DE AEREACIÓN

ESCALA: LA QUE SE INDICA
FECHA: MAYO 2025
CLAVE: CIM-01

N° DE PLANO PARTICULAR: 04 de 12
N° DE PLANO GENERAL: 04 de 17