




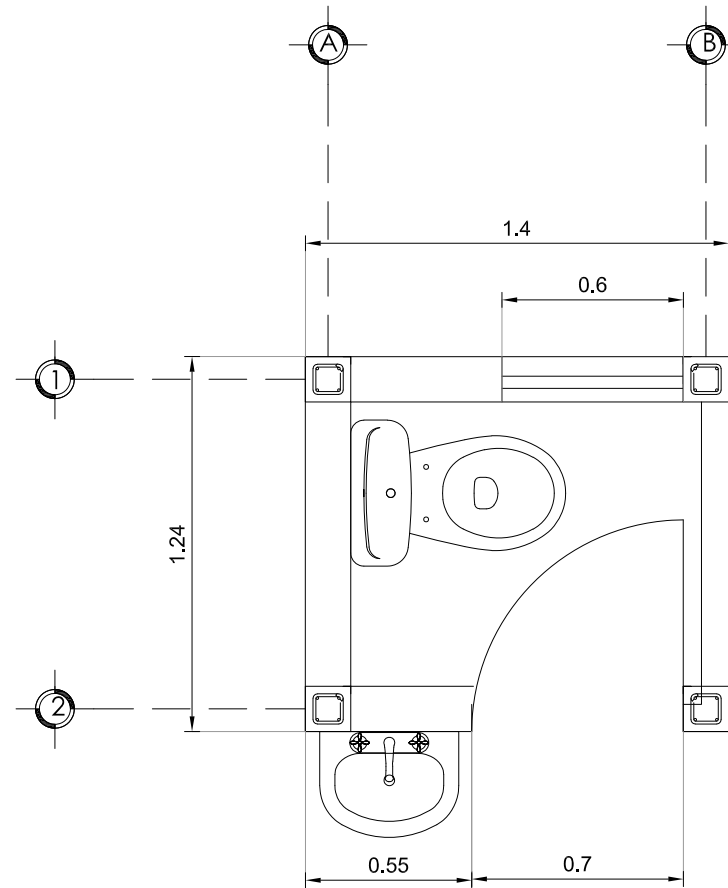


PLANTA ARQUITECTÓNICA
CASETA
ESCALA 1:25

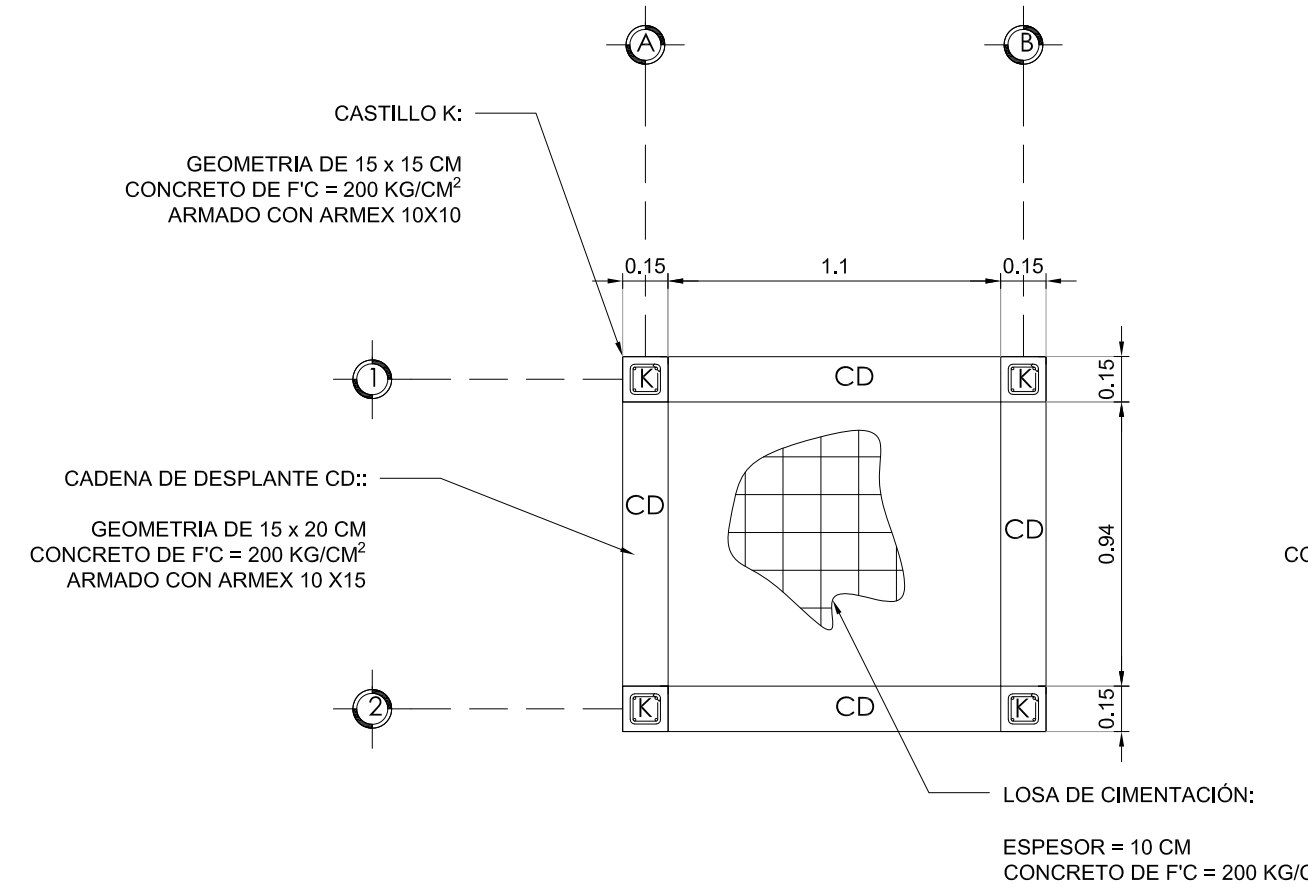


PLANTA DE LOSA DE CIMENTACIÓN
CASETA
ESCALA 1:25

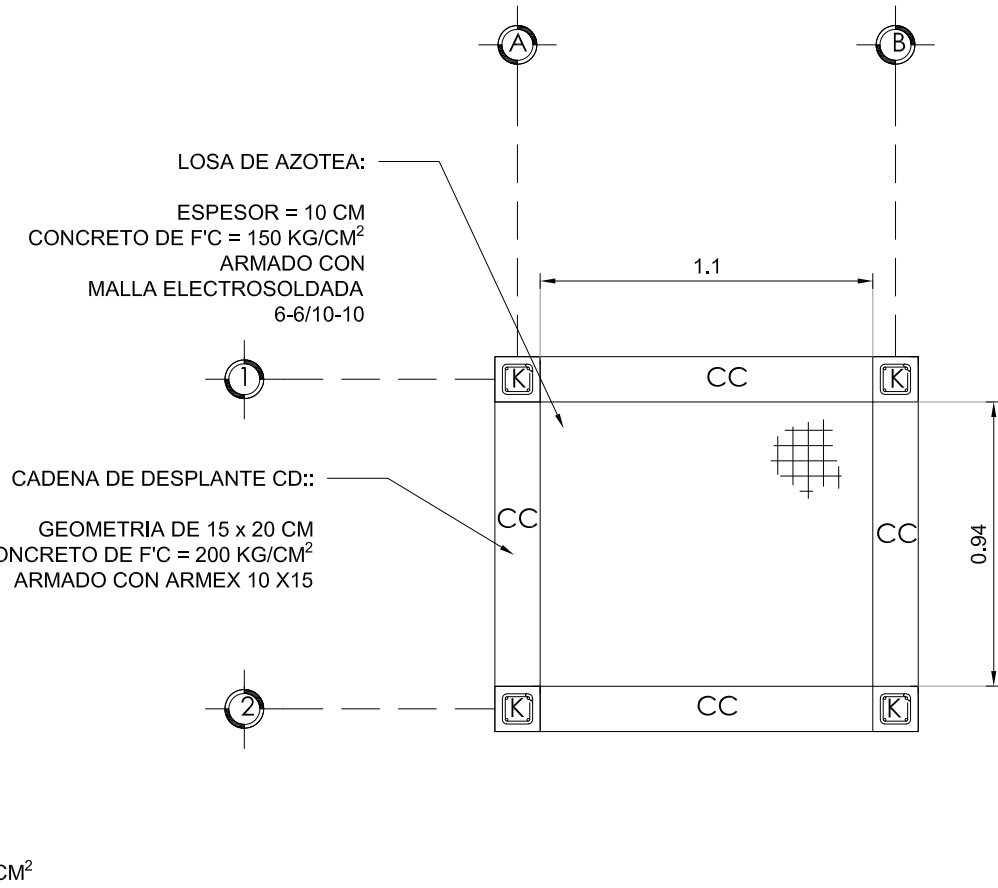


PLANTA ESTRUCTURAL DE LOSA DE AZOTEA
CASETA
ESCALA 1:25

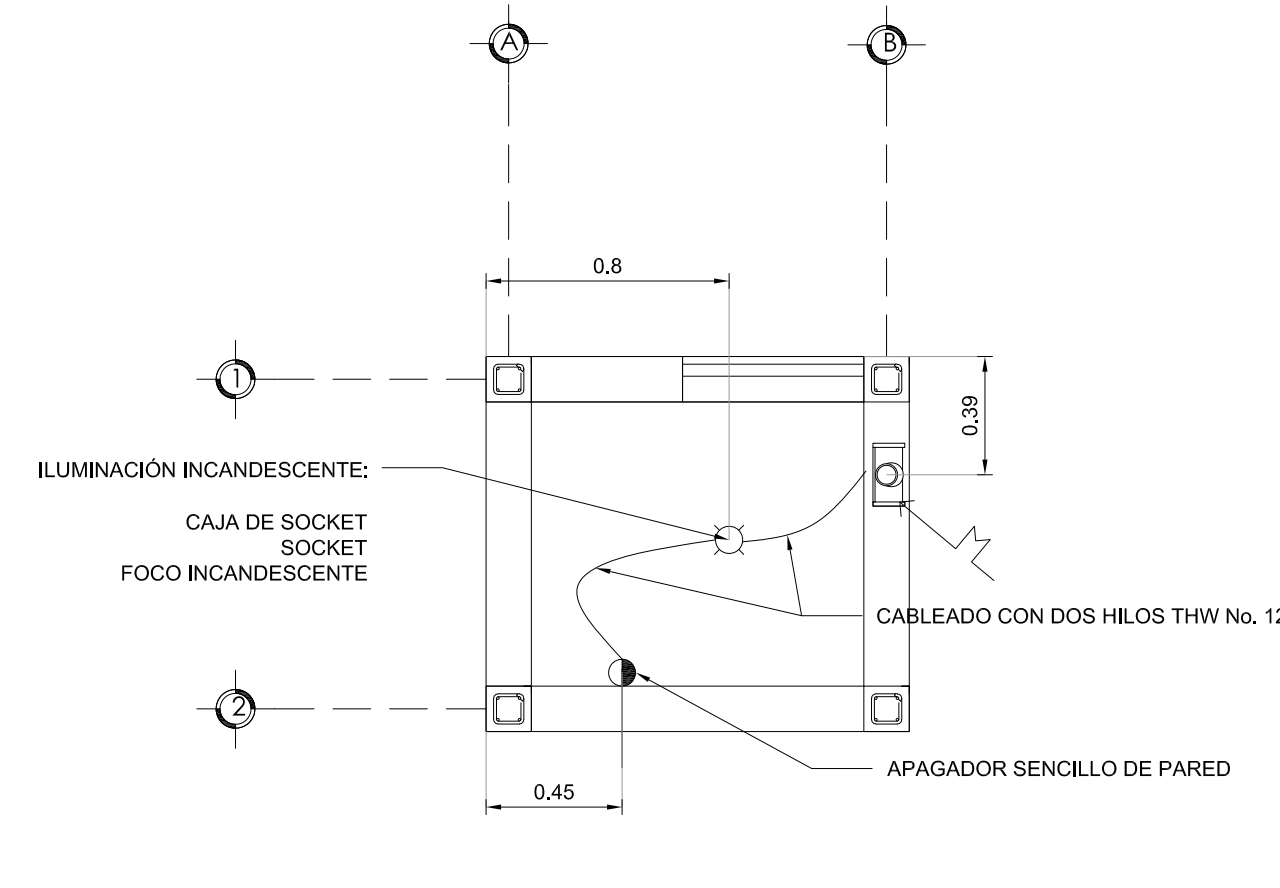

PLANTA INSTALACIÓN ELÉCTRICA
CASETA
ESCALA 1:25

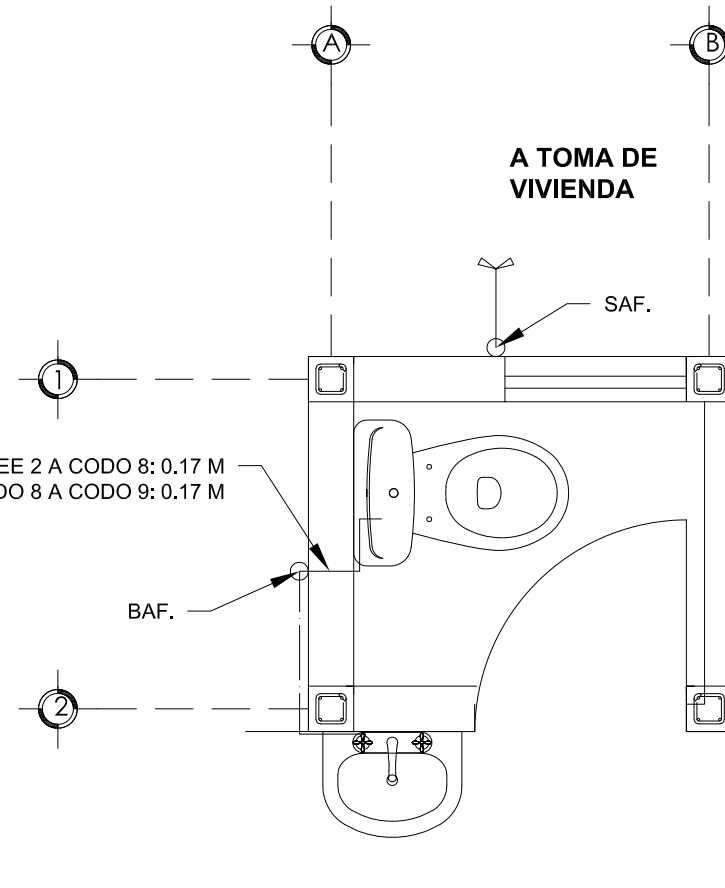


PLANTA INSTALACIÓN HIDRUALICA
CASETA
ESCALA 1:25

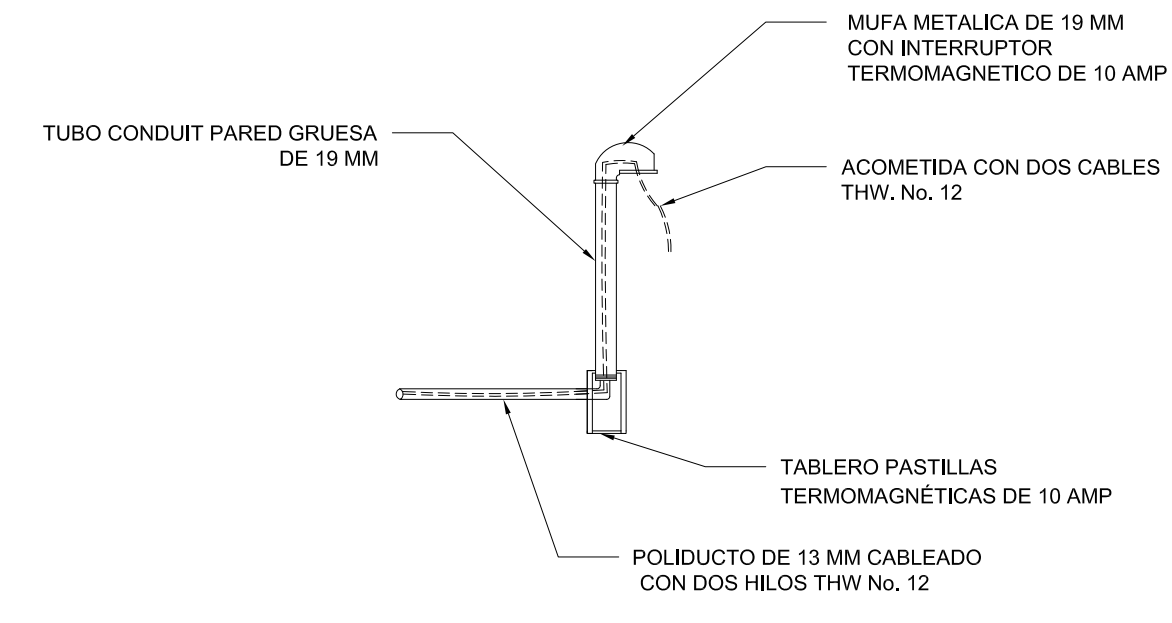


DETALLE DE INSTALACIÓN ELÉCTRICA
CASETA
ESCALA 1:25




DETALLES ESTRUCTURALES

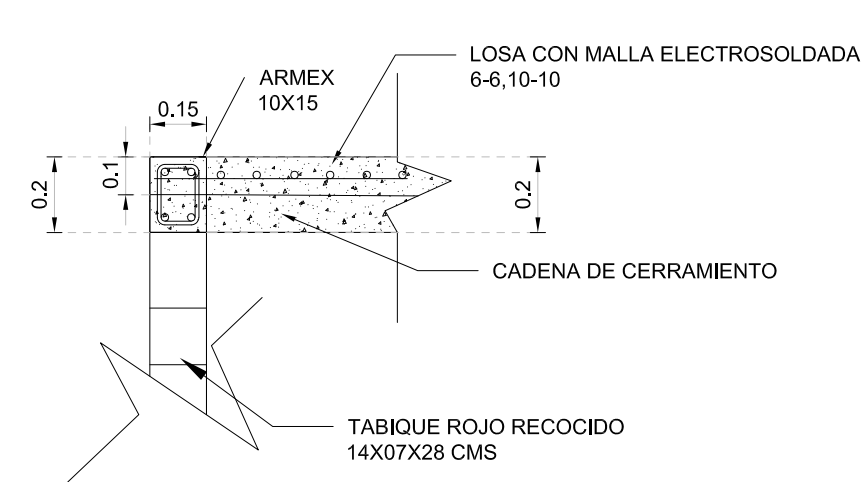


DETALLE DE LOSA DE AZOTEA
CASETA
ESCALA 1:20

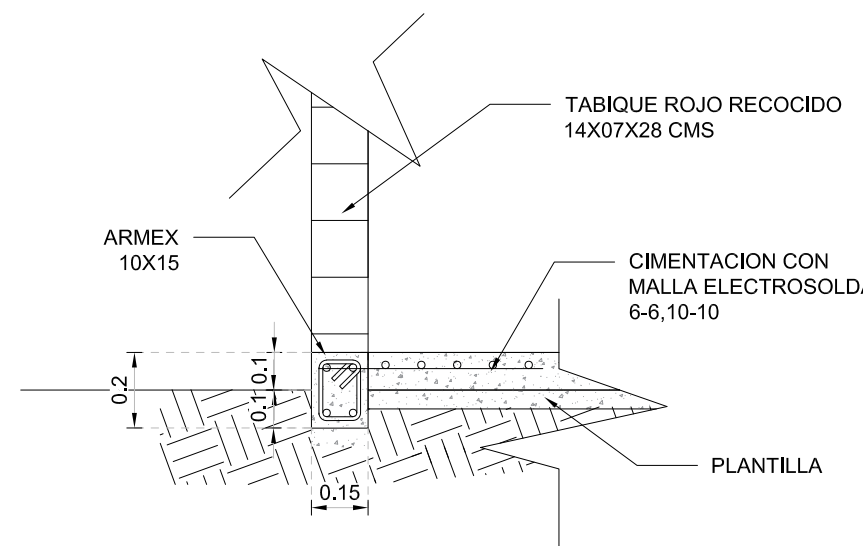

DETALLE DE LOSA DE CIMENTACIÓN
CASETA
ESCALA 1:20

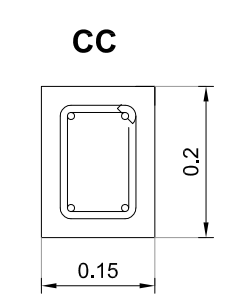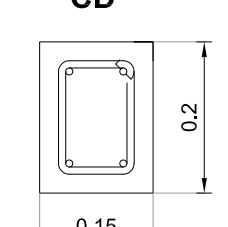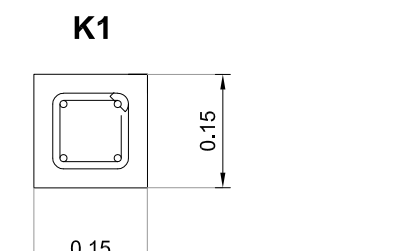

CROQUIS DE MICRO-LOCALIZACIÓN

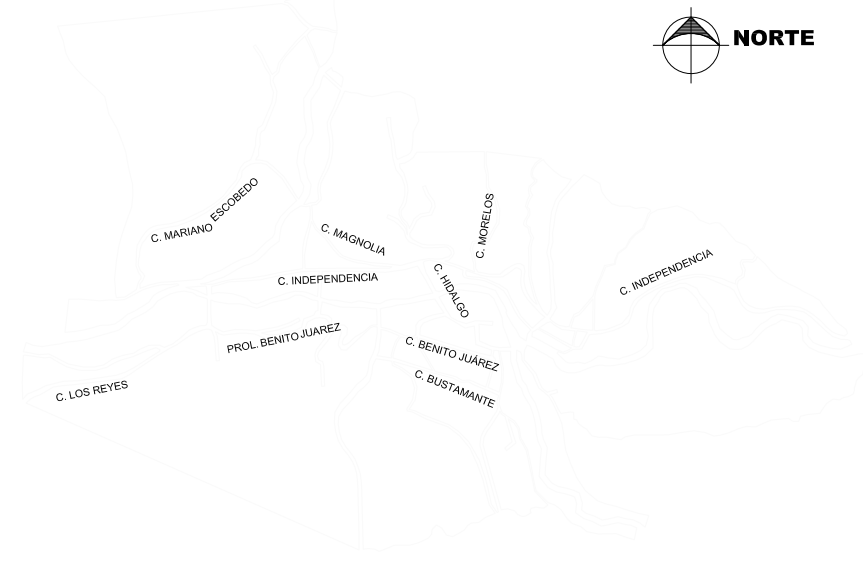

UBICACION: LOCALIDAD DE SAN MIGUEL PERAS, EN EL MUNICIPIO DE SAN MIGUEL PERAS, DISTRITO ZAACHILA, REGION DE VALLES CENTRALES, EN EL ESTADO DE OAXACA

DATOS DEL PROYECTO.

LOCALIDAD: SAN MIGUEL PERAS
MUNICIPIO: SAN MIGUEL PERAS
DISTRITO: ZAACHILA
REGION: VALLES CENTRALES
POBLACION ULTIMO CENSO 2020 (INEGI): 1055 HAB.
POBLACION BENEFICIADA 2025 : 37 HAB.
NUMERO DE BENEFICIARIOS: 37 HAB.
HABITANTE PROMEDIO POR VIVIENDA : 4 HAB.
PERIODO ECONOMICO: 10 AÑOS
DOTACION RECOMENDADA: 50 LT/HAB/DIA
CONSUMO POR VIVIENDA: 140 L./VIVIENDA
PRECIPITACION PROMEDIO ANUAL: 4,156.40 LITROS
VOLUMEN DE SOLIDOS DIARIOS: 0.9204 KG/DIA
VOLUMEN DE CAMARA: 0.2799 M3



PROYECTO:
CONSTRUCCIÓN DE 12 SANITARIOS CON BIODIGESTOR EN LA LOCALIDAD SAN MIGUEL PERAS, MUNICIPIO SAN MIGUEL PERAS

H. AYUNTAMIENTO CONSTITUCIONAL DE SAN MIGUEL PERAS


ESTADO: (020) OAXACA
DISTRITO: (17) ZAACHILA
REGION: (08) VALLES CENTRALES.
MUNICIPIO: (273) SAN MIGUEL PERAS
LOCALIDAD: (0001) SAN MIGUEL PERAS

C. FERNANDO SANTIAGO REVILLA
PRESIDENTE MUNICIPAL CONSTITUCIONAL


ING. FRANCISCO ALEJANDRO RAMÍREZ GRO
DIRECTOR RESPONSABLE DE OBRA, CED. PROF. 3116059 D.R.O. 1245-A

PLANO: UBICACIONES GEOREFERENCIADAS


ESCALA: SIN ESCALA
FECHA: ENERO DE 2025
N° DE PLANO PARTICULAR: 01 de 01
N° DE PLANO GENERAL: 01 de 03

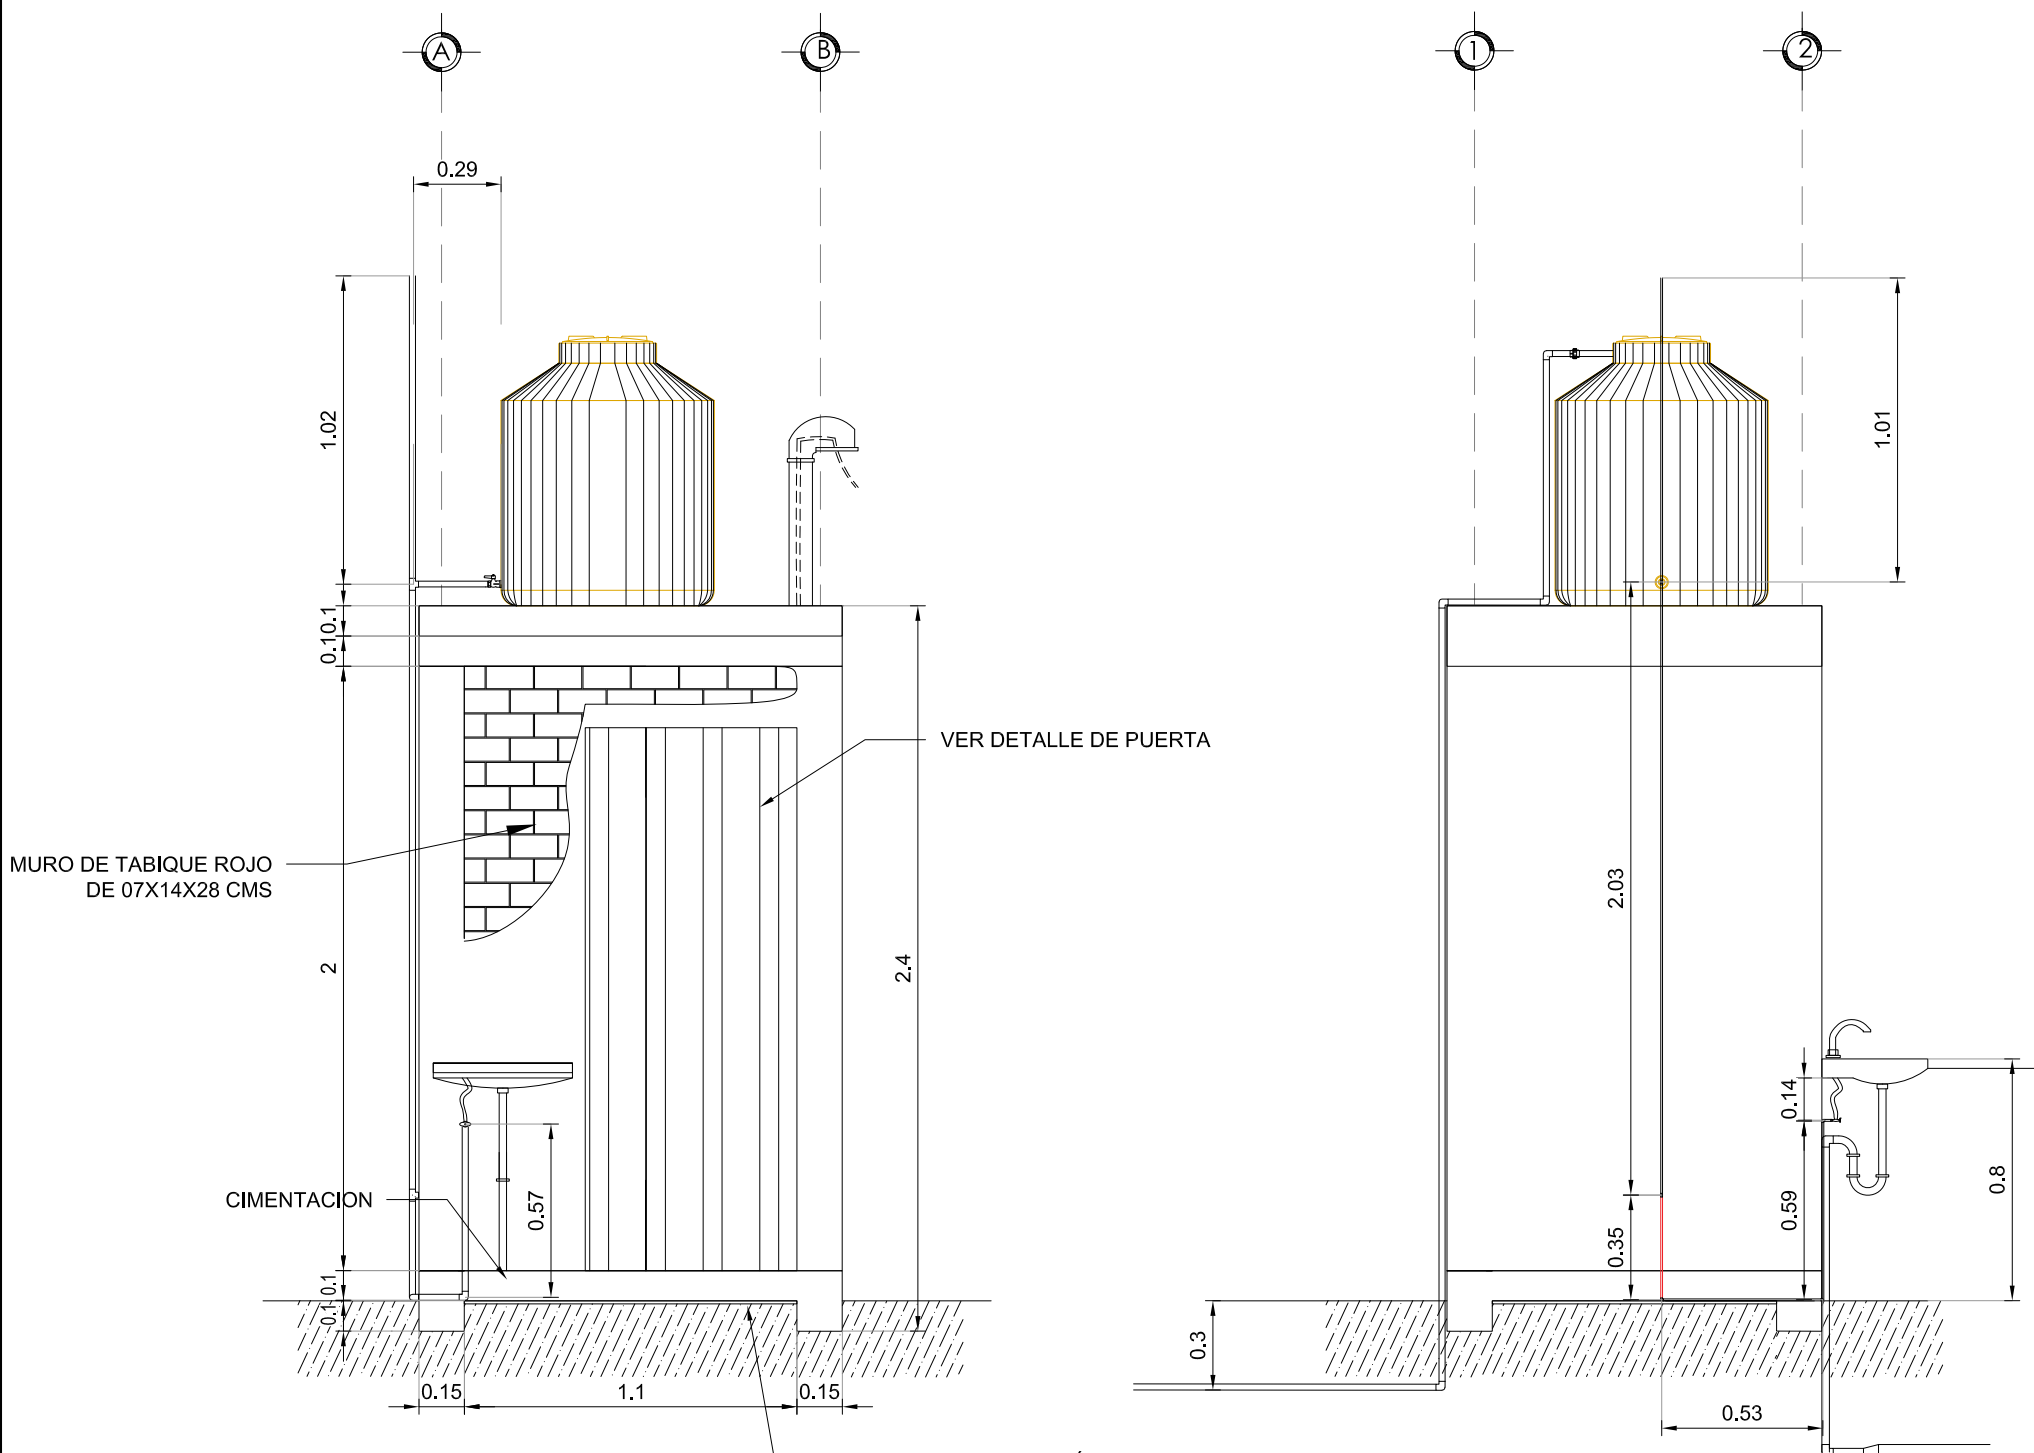


VISTA FRONTAL
CASETA
ESCALA 1:25

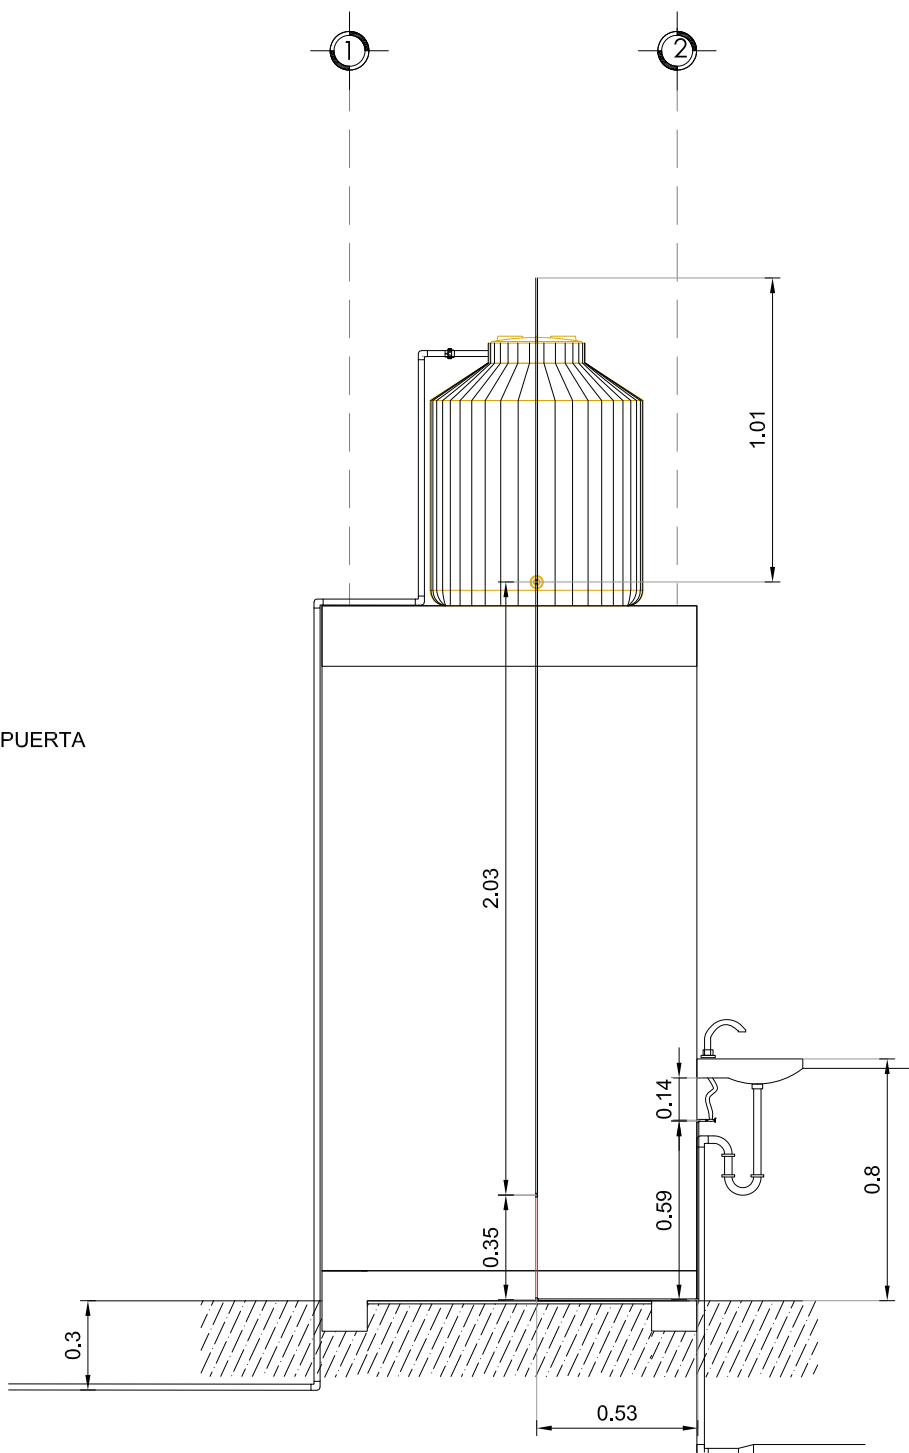


VISTA LATERAL DERECHA
CASETA (INSTALACIÓN HIDRAULICA Y DE LAVAMANOS)
ESCALA 1:25

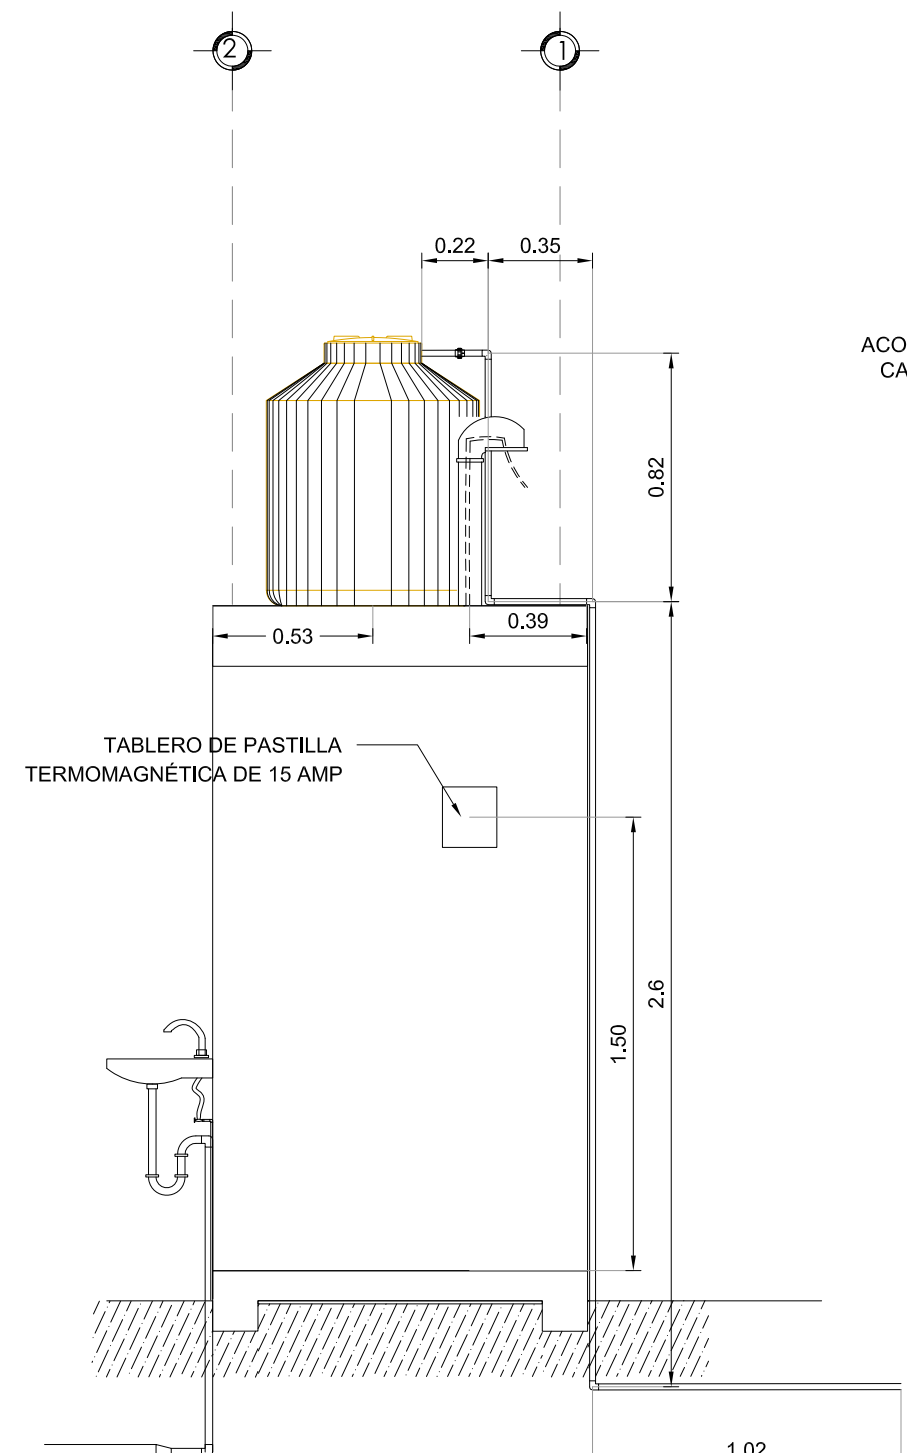


VISTA LATERAL IZQUIERDA
CASETA (INSTALACIÓN DE TABLERO ELÉCTRICO)
ESCALA 1:25

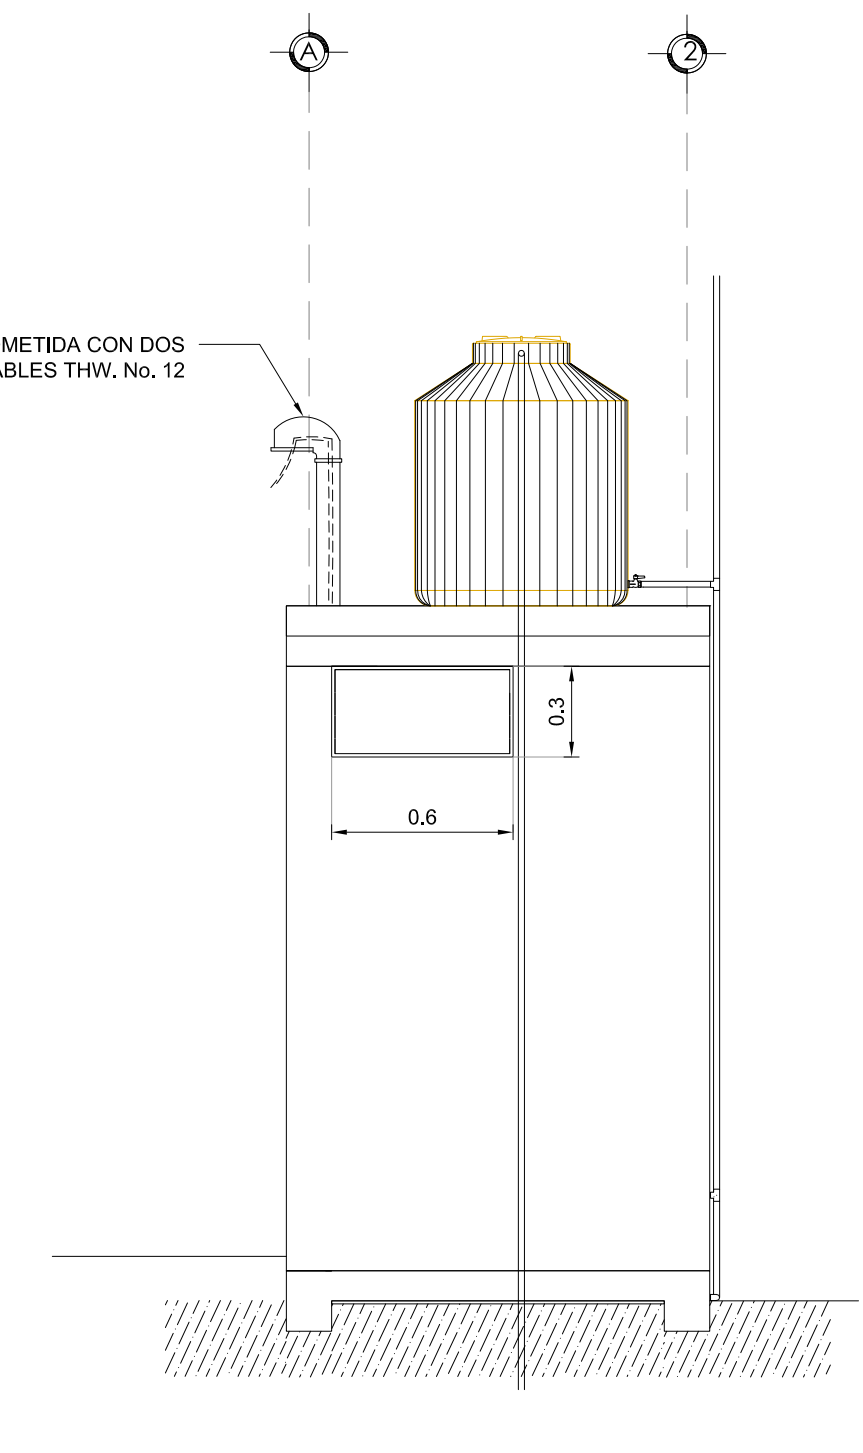


VISTA TRASERA
CASETA (POSICIÓN DE VENTANA TIPO LOUVER)
ESCALA 1:25

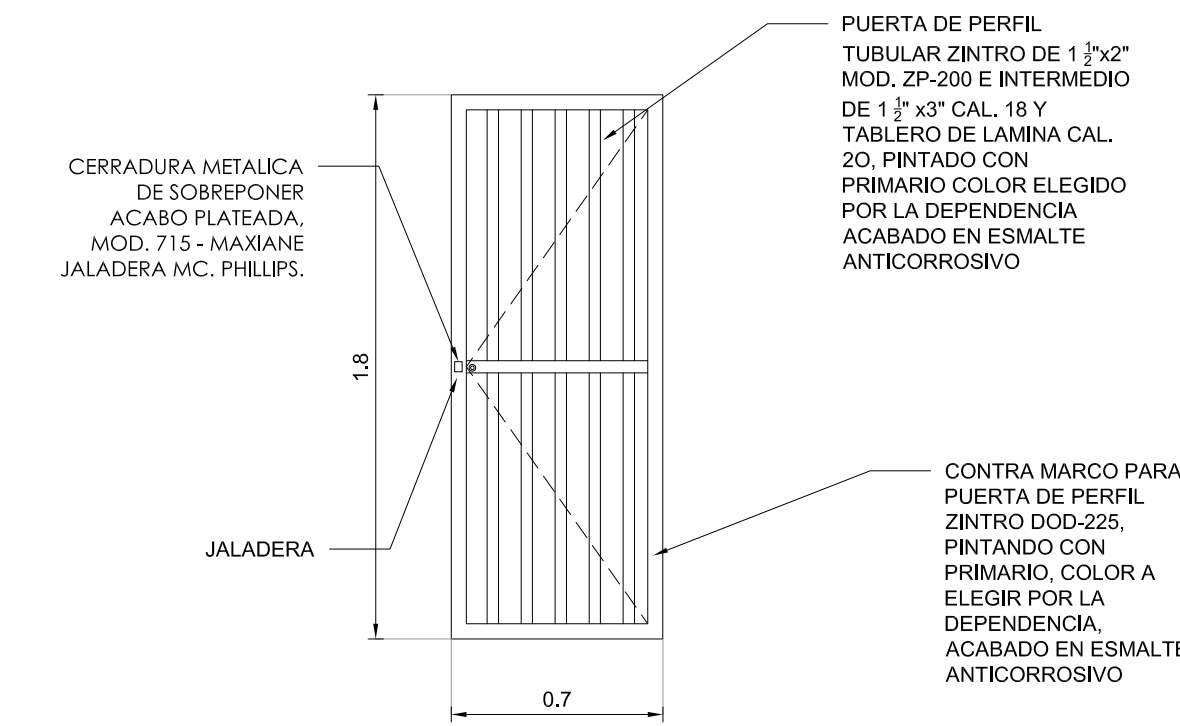


DETALLE DE PUERTA
CASETA
ESCALA 1:25

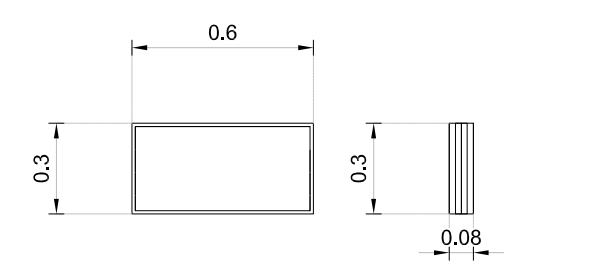


DETALLE DE VENTANA ESTRUCTURAL
CASETA
ESCALA 1:25

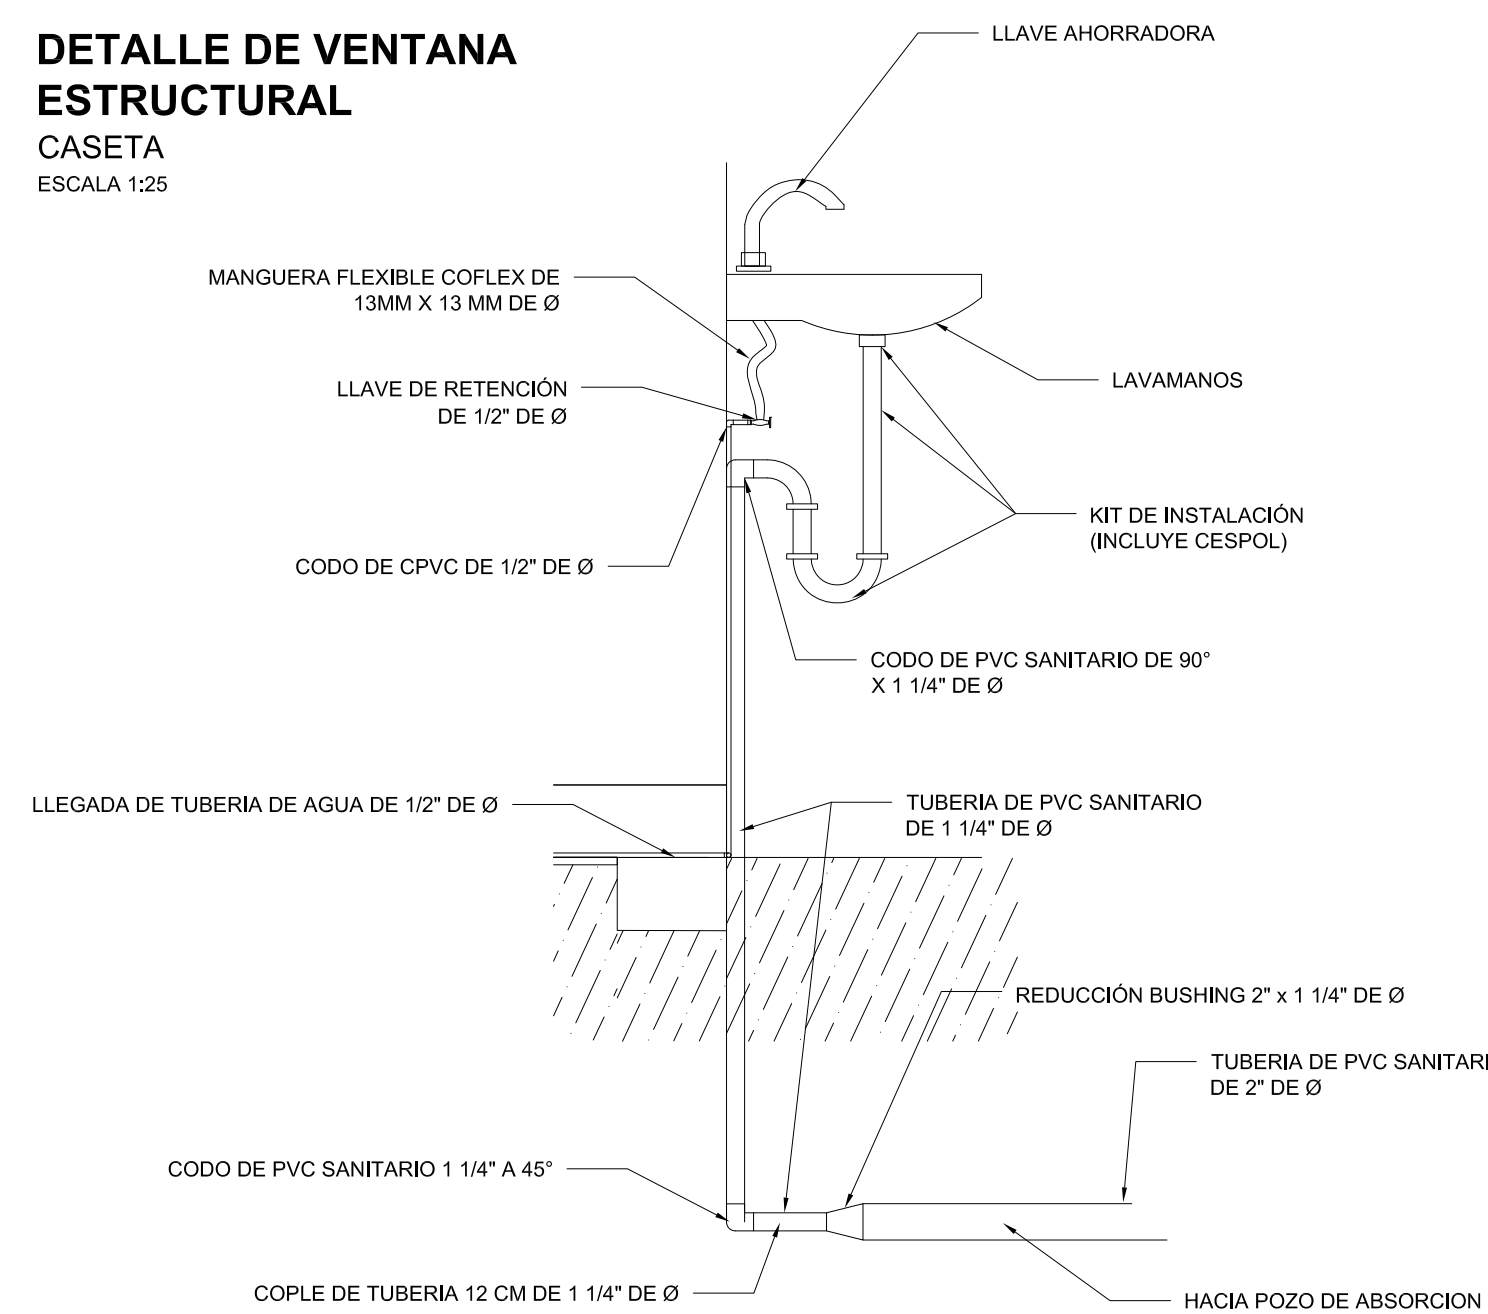


DETALLE DE INSTALACIÓN HIDRAULICA
CASETA
SIN ESCALA

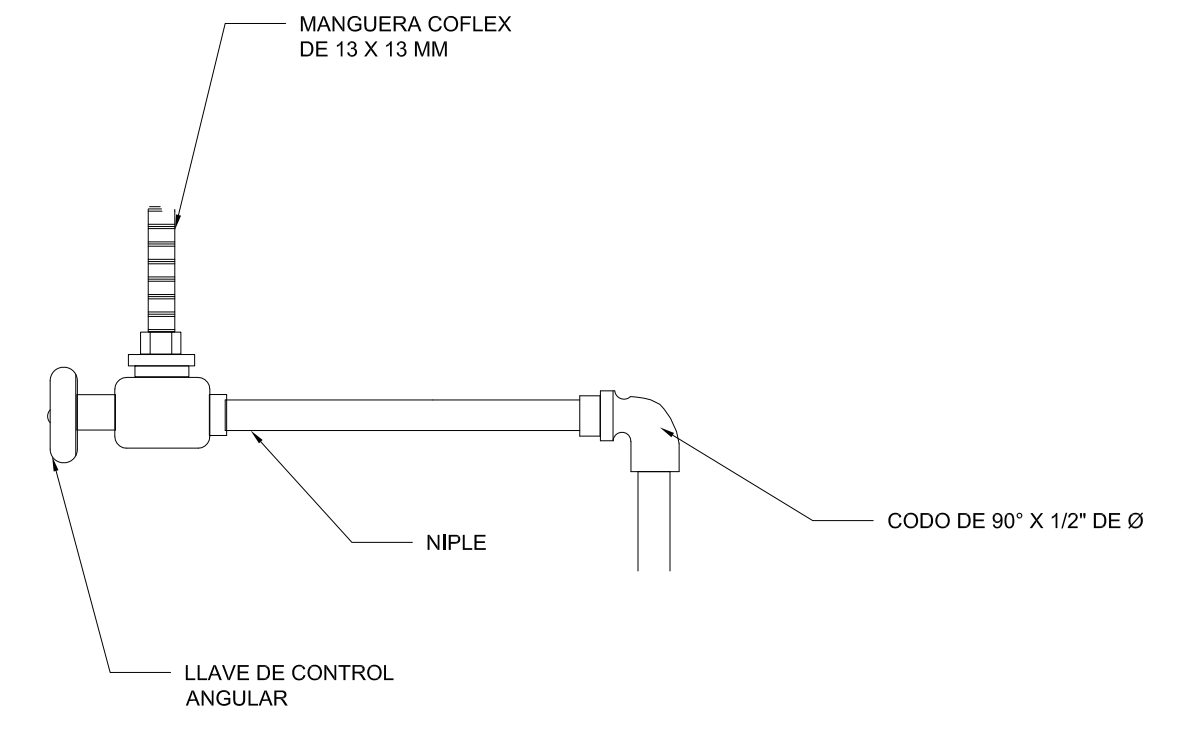

DETALLE DE LLAVE DE RETENCIÓN DE LAVAMANOS Y WC
CASETA
SIN ESCALA

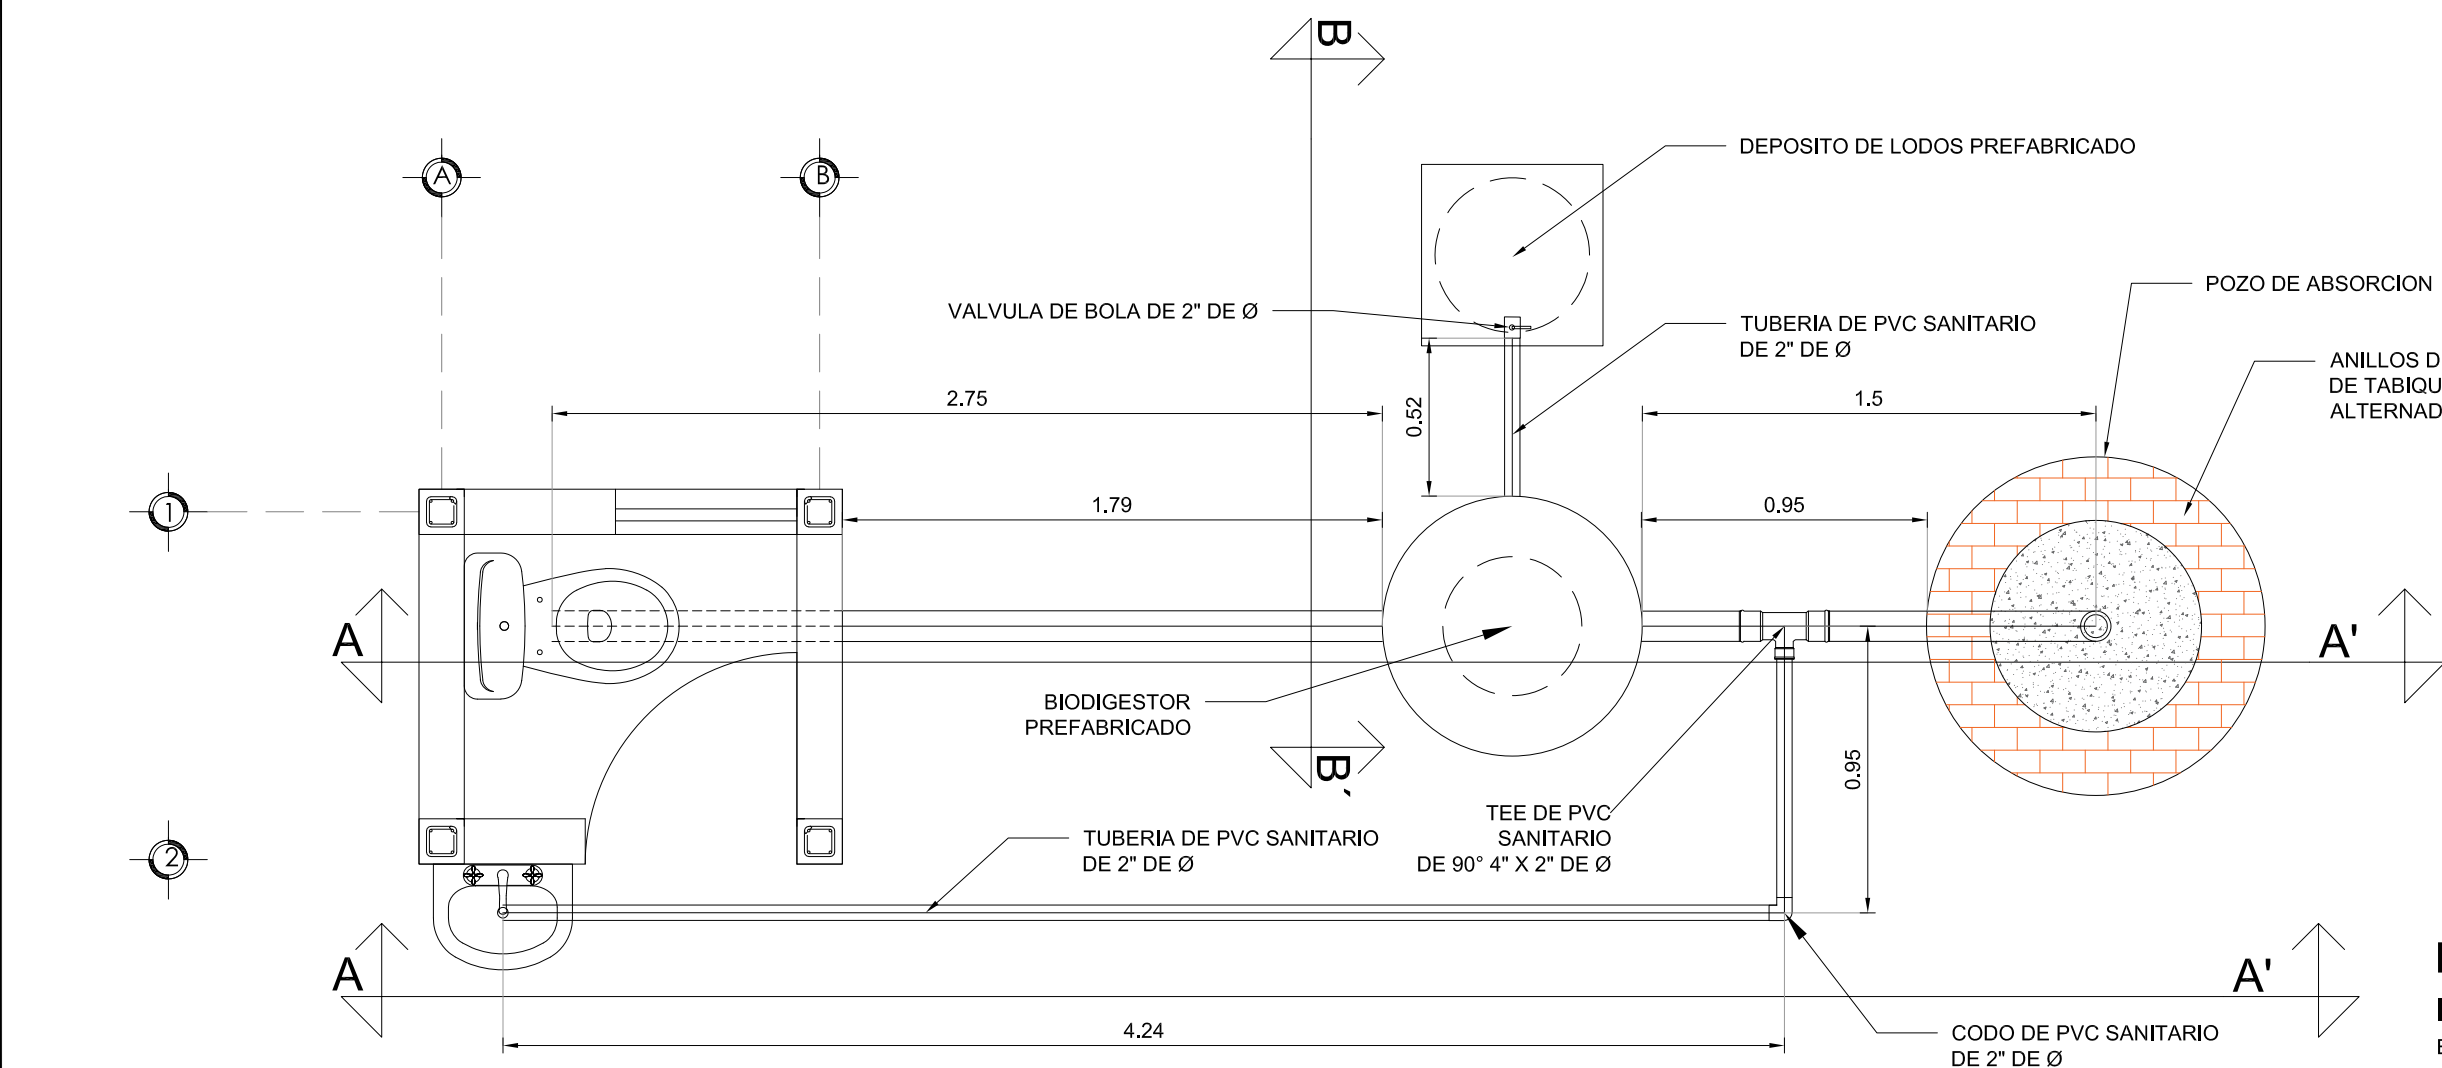

PLANTA INSTALACIÓN SANITARIA
CASETA
ESCALA 1:25

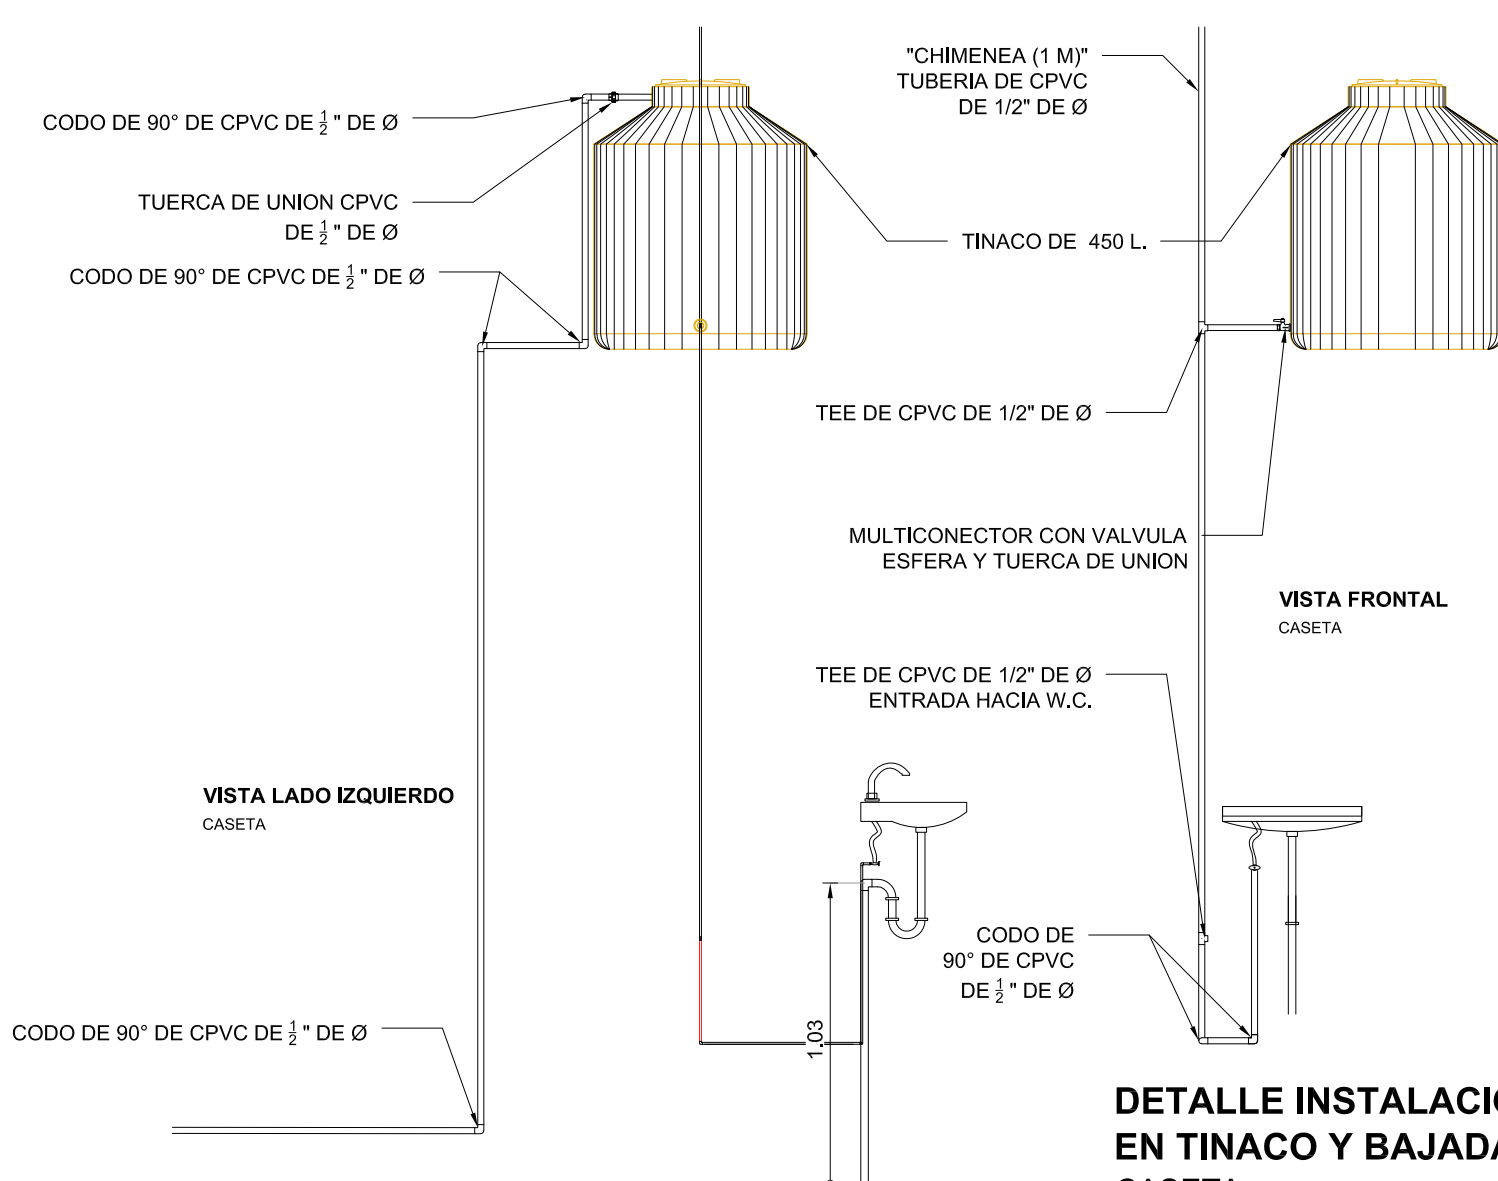

DETALLE INSTALACIÓN HIDRÁULICA EN TINACO Y BAJADA DE AGUA
CASETA
ESCALA 1:25