




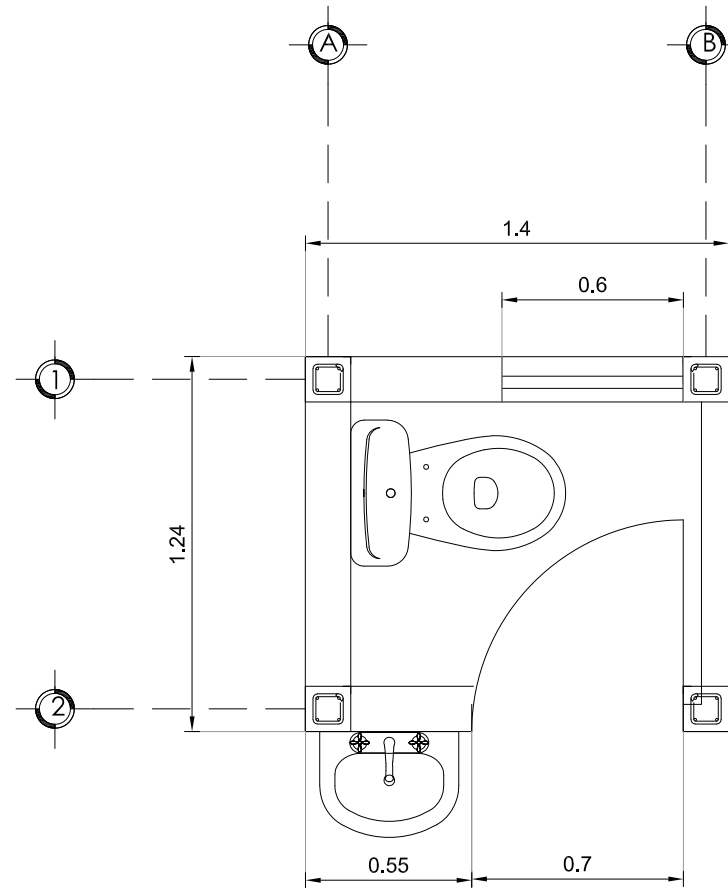


PLANTA ARQUITECTÓNICA
CASETA
ESCALA 1:25

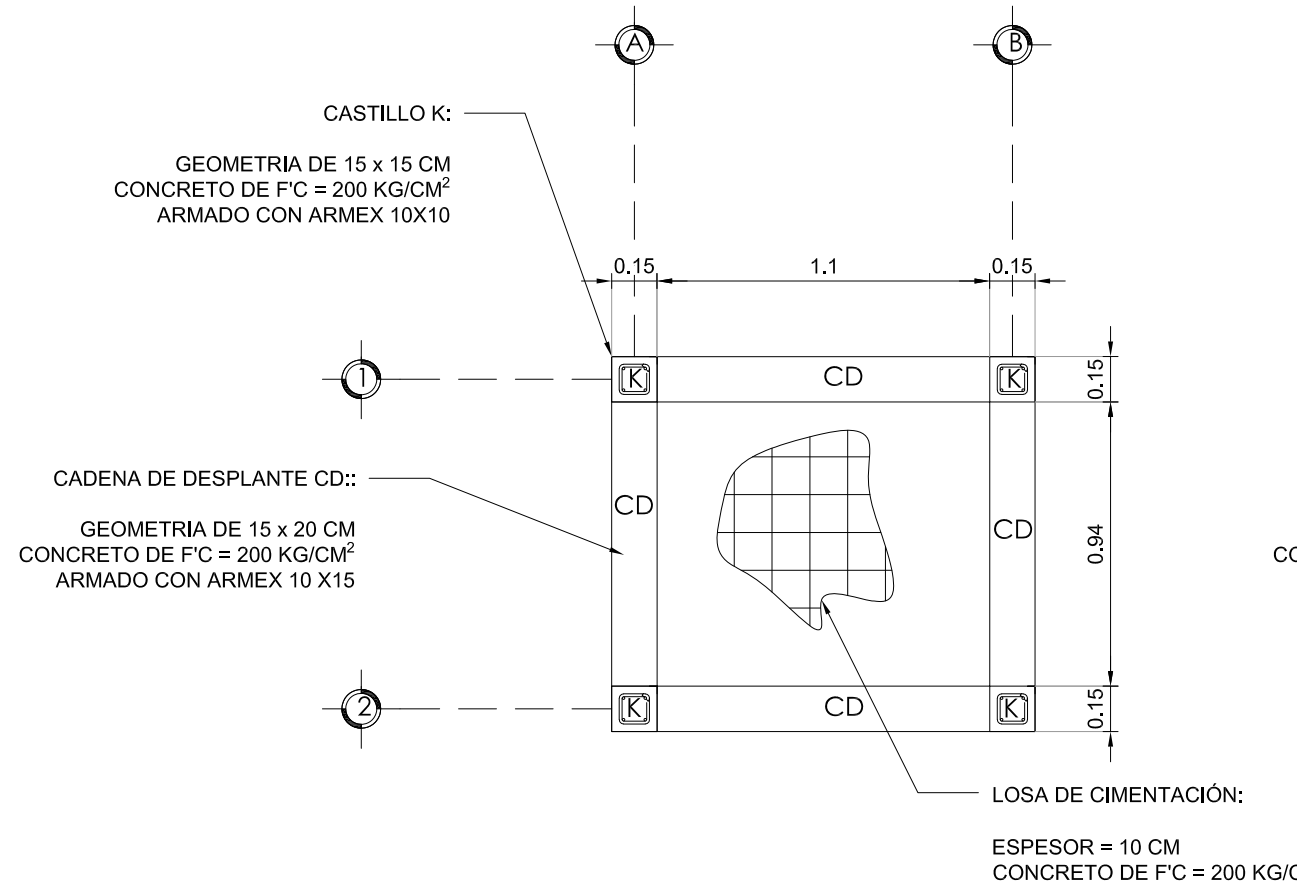


PLANTA DE LOSA DE CIMENTACIÓN
CASETA
ESCALA 1:25

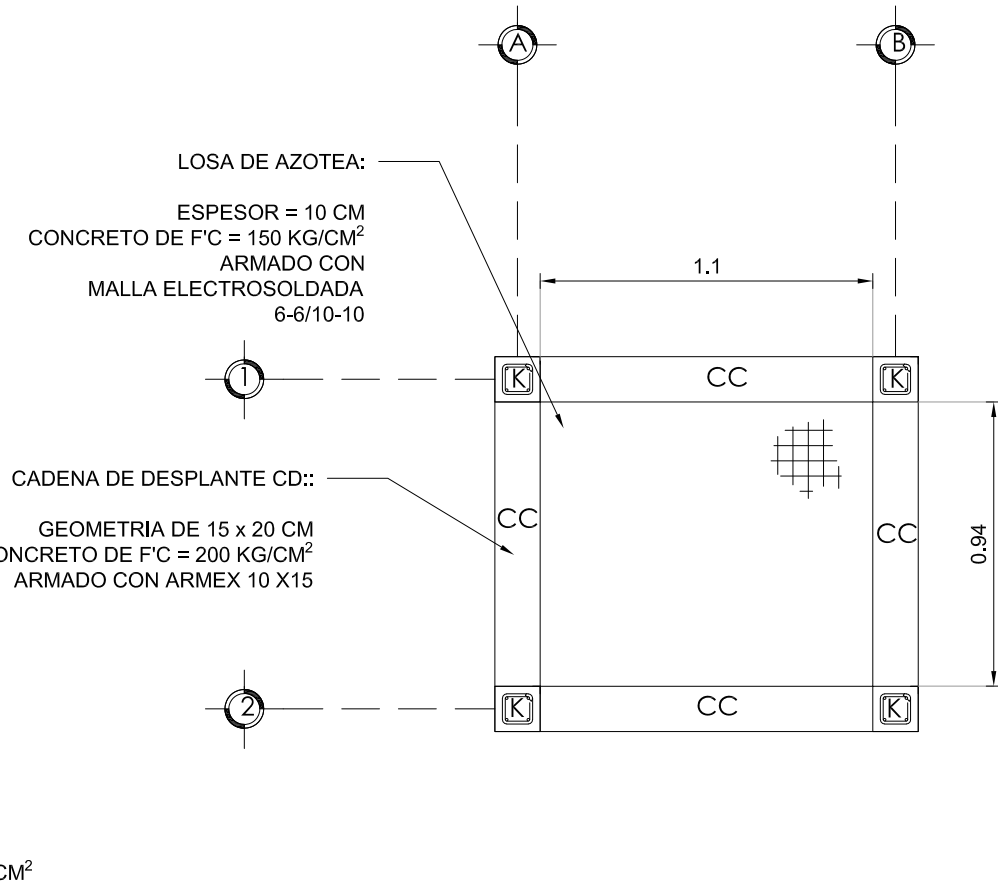


PLANTA ESTRUCTURAL DE LOSA DE AZOTEA
CASETA
ESCALA 1:25

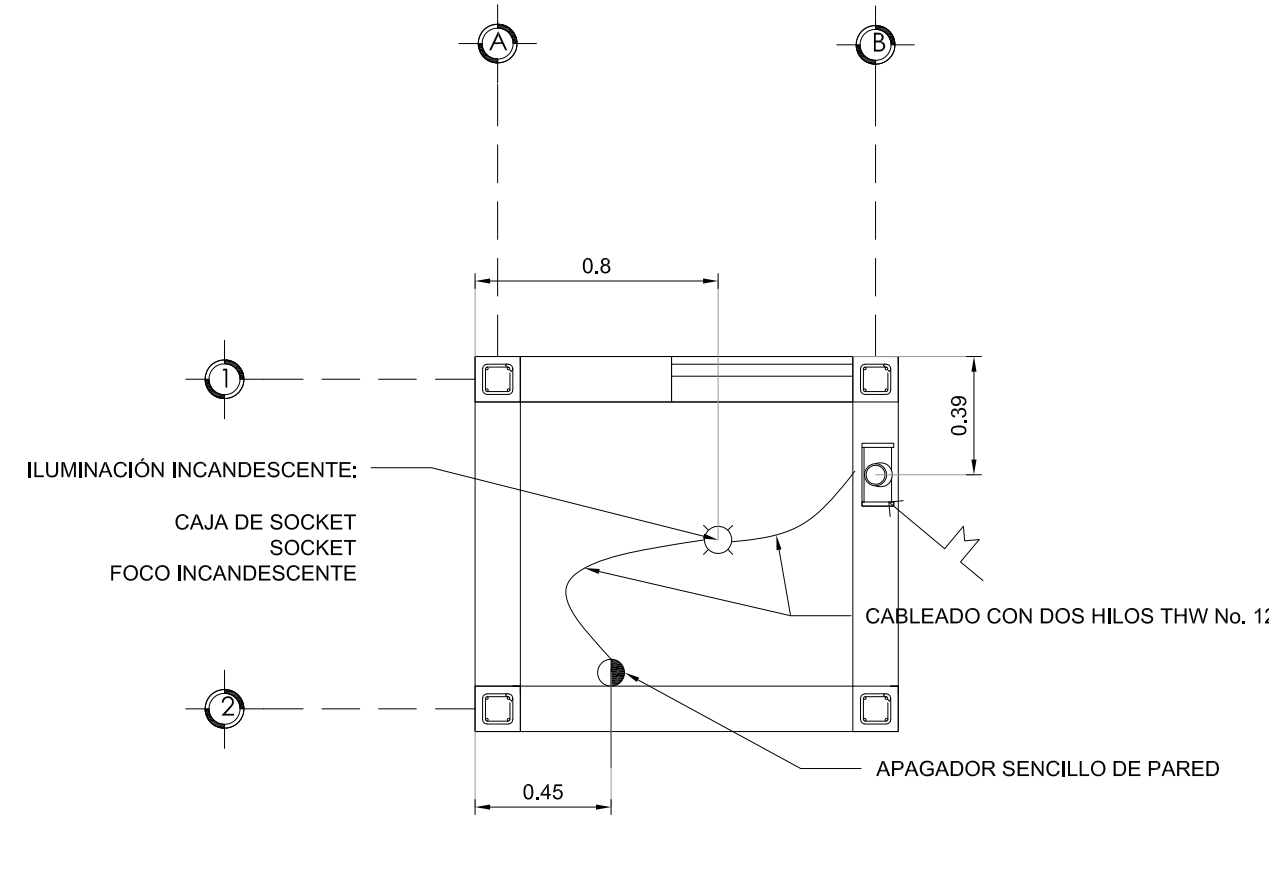

PLANTA INSTALACIÓN ELÉCTRICA
CASETA
ESCALA 1:25

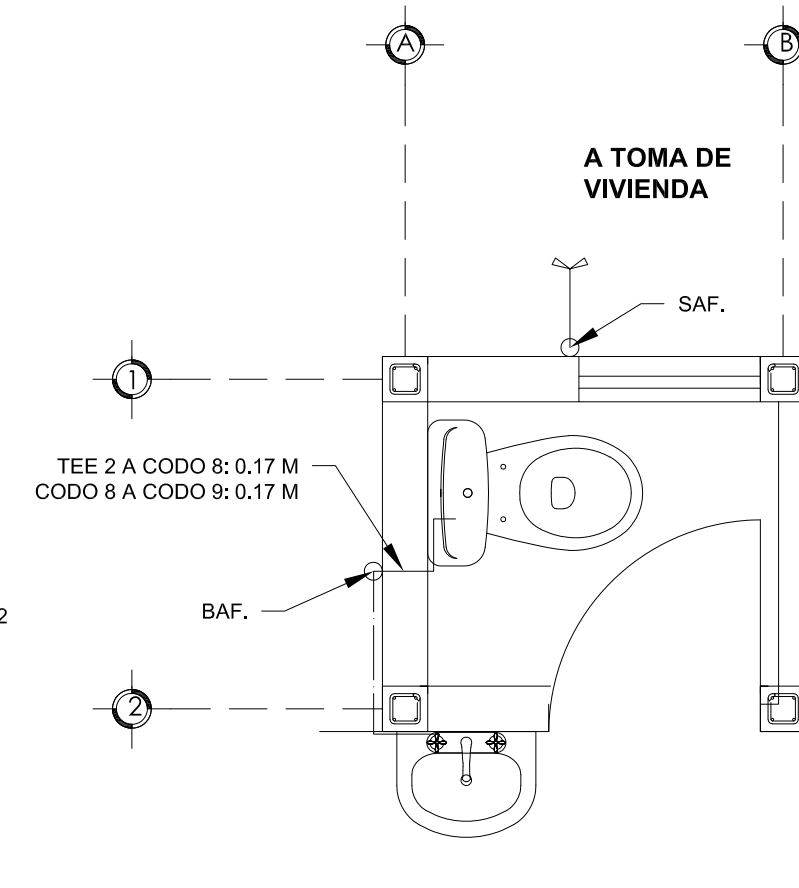


PLANTA INSTALACIÓN HIDRUALICA
CASETA
ESCALA 1:25

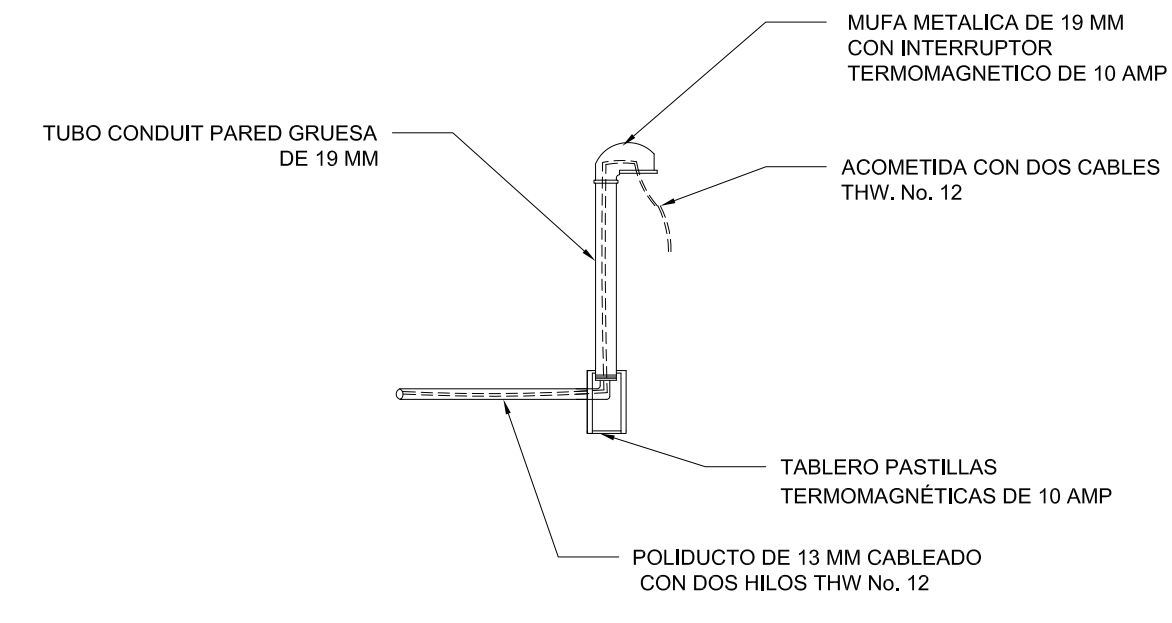

DETALLE DE INSTALACIÓN ELÉCTRICA
CASETA
ESCALA 1:25

CROQUIS DE MICRO-LOCALIZACION

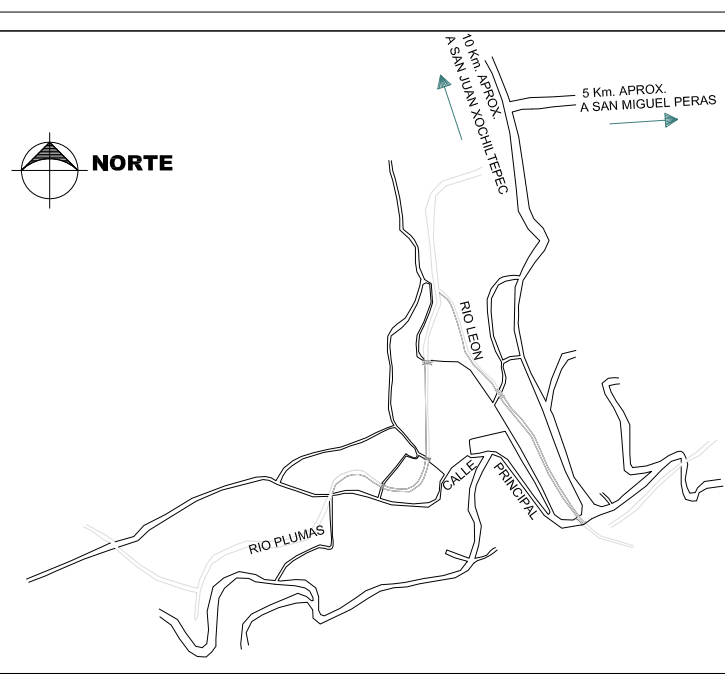

UBICACION: LOCALIDAD DE PENSAMIENTO LIBERAL MEXICANO, EN EL MUNICIPIO DE SAN MIGUEL PERAS, DISTRITO ZAACHILA, REGION DE VALLES CENTRALES, EN EL ESTADO DE OAXACA

DATOS DEL PROYECTO.

LOCALIDAD: PENSAMIENTO LIBERAL MEXICANO
MUNICIPIO: SAN MIGUEL PERAS
DISTRITO: ZAACHILA
REGION: VALLES CENTRALES
POBLACION ULTIMO CENSO 2020 (INEGI): 534 HAB.
POBLACION BENEFICIADA 2025 : 20 HAB.
NUMERO DE BENEFICIARIOS: 20 HAB.
HABITANTE PROMEDIO POR VIVIENDA : 3 HAB.
PERIODO ECONOMICO: 10 AÑOS
DOTACION RECOMENDADA: 50 L/SHAB/DIA
CONSUMO POR VIVIENDA: 140 L./VIV/DIA
PRECIPITACION PROMEDIO ANUAL: 4,156.40 LITROS
VOLUMEN DE SOLIDOS DIARIOS: 0.575 KG/DIA
VOLUMEN DE CAMARA: 0.3148 M3



PROYECTO:
CONSTRUCCIÓN DE 7 SANITARIOS CON BIODIGESTOR EN LA LOCALIDAD PENSAMIENTO LIBERAL, MEXICANO, MUNICIPIO SAN MIGUEL PERAS

H. AYUNTAMIENTO CONSTITUCIONAL DE SAN MIGUEL PERAS


ESTADO: (020) OAXACA
DISTRITO: (17) ZAACHILA
REGION: (08) VALLES CENTRALES.
MUNICIPIO: (273) SAN MIGUEL PERAS
LOCALIDAD: (0006) PENSAMIENTO LIBERAL MEXICANO

C. FERNANDO SANTIAGO REVILLA
PRESIDENTE MUNICIPAL CONSTITUCIONAL


ING. FRANCISCO ALEJANDRO RAMÍREZ GRO
DIRECTOR RESPONSABLE DE OBRAS, CED. PROF. 3116059 D.R.O. 1245-A

PLANO: PLANTAS Y DETALLES


ESCALA: SIN ESCALA
FECHA: ENERO DE 2025
Nº DE PLANO PARTICULAR: 01 de 01
Nº DE PLANO GENERAL: 01 de 03

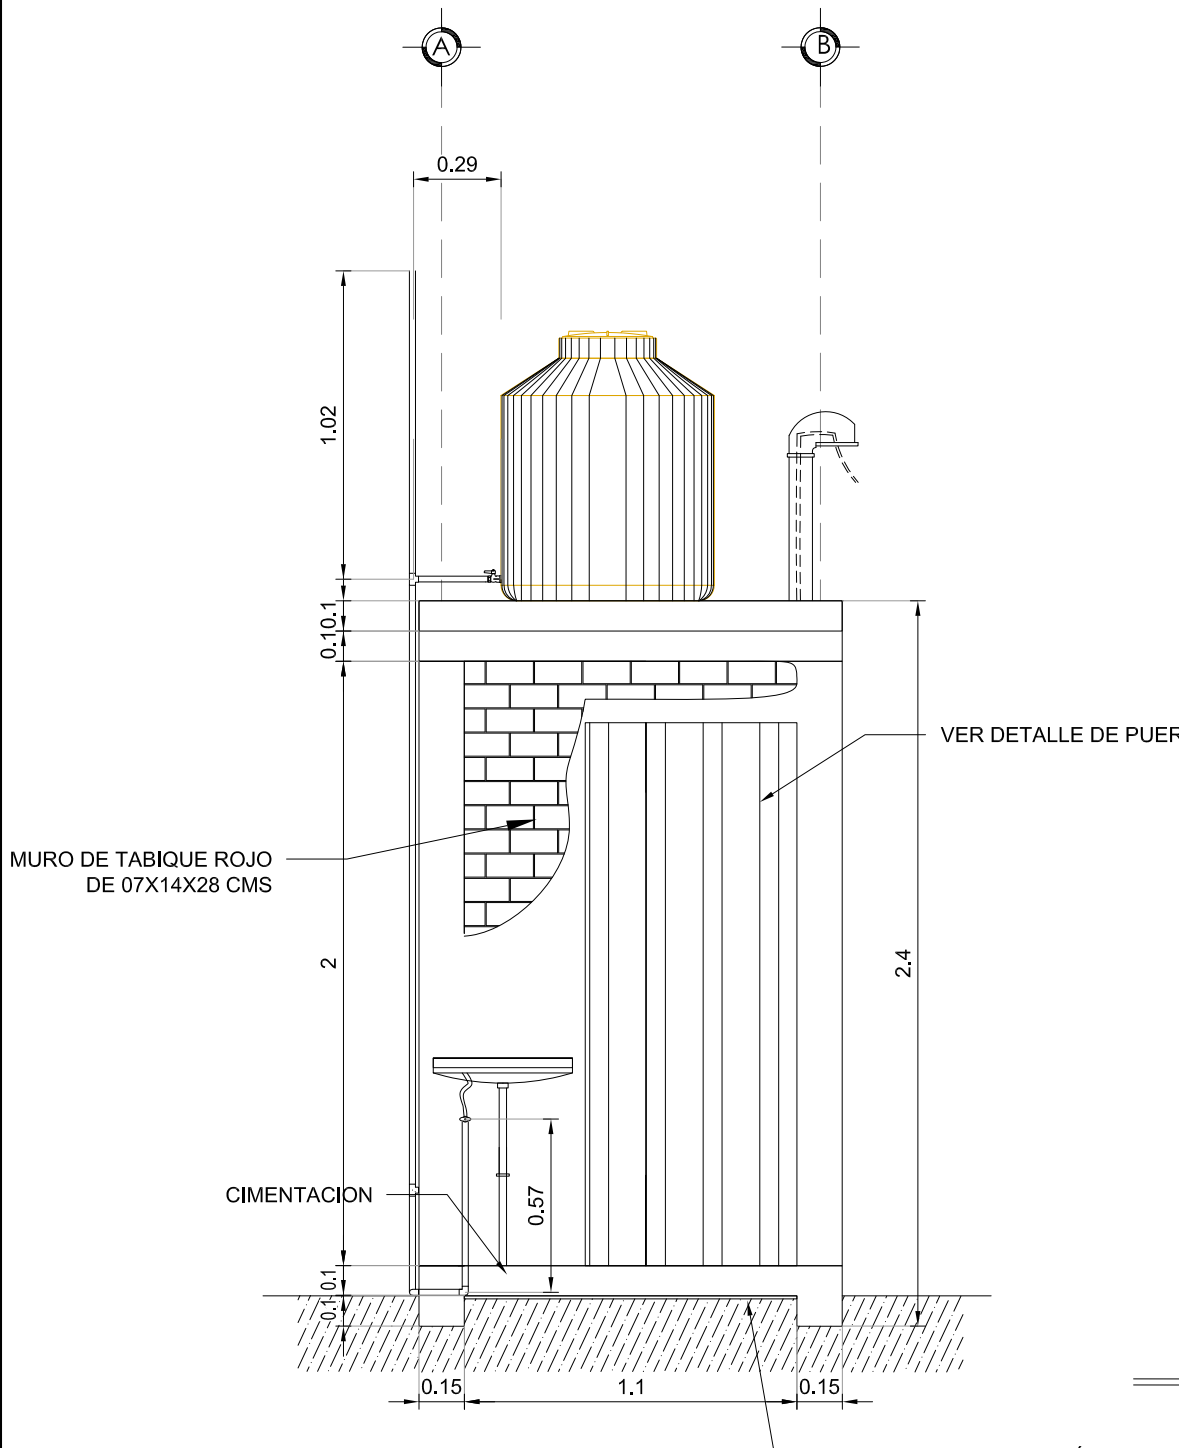


VISTA FRONTAL
CASETA
ESCALA 1:25

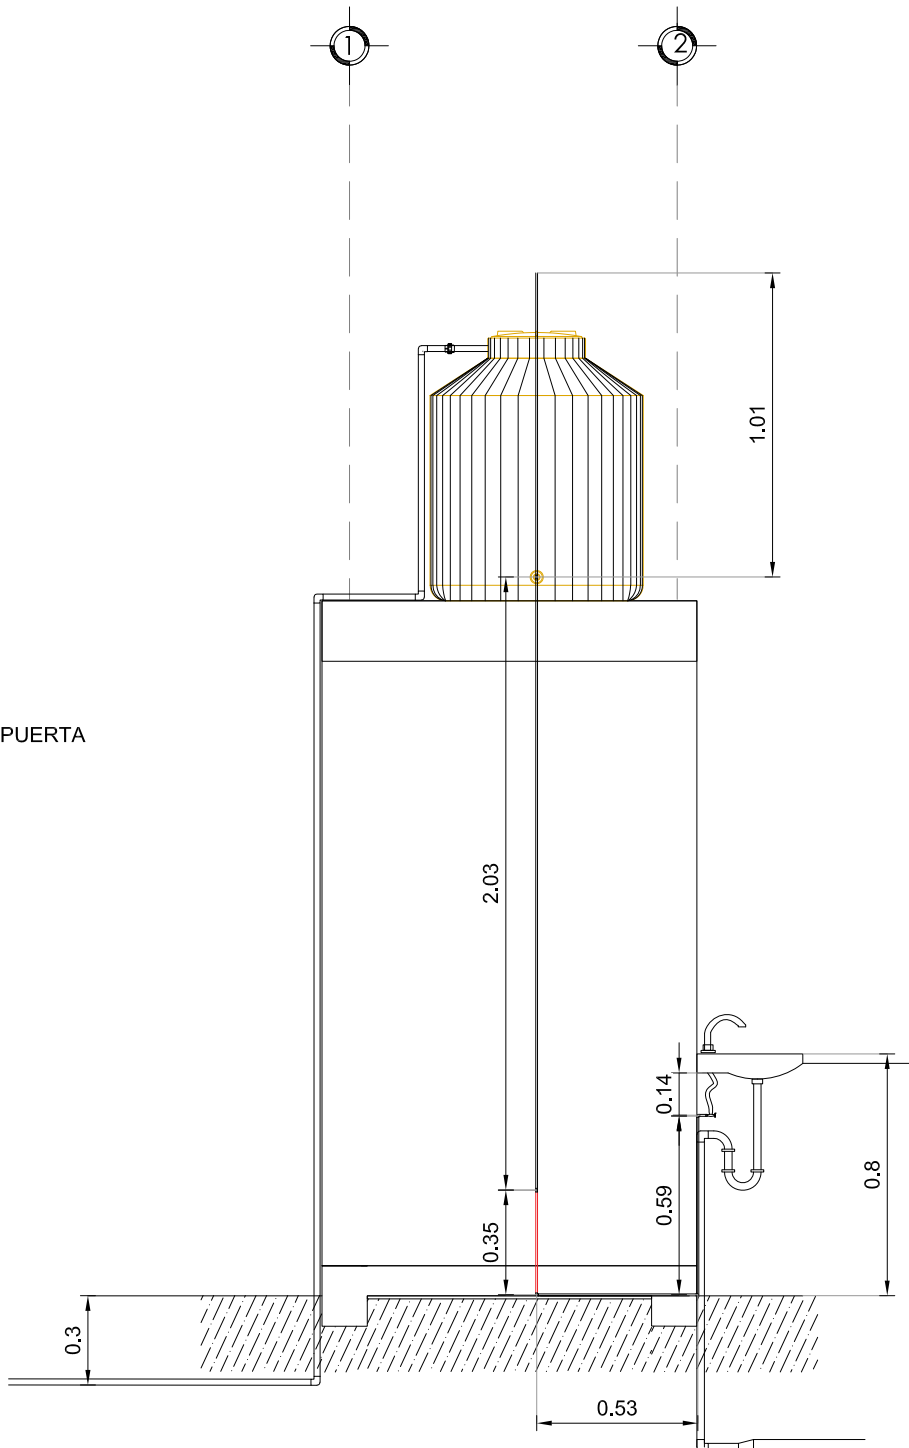


VISTA LATERAL DERECHA
CASETA (INSTALACIÓN HIDRAULICA Y DE LAVAMANOS)
ESCALA 1:25

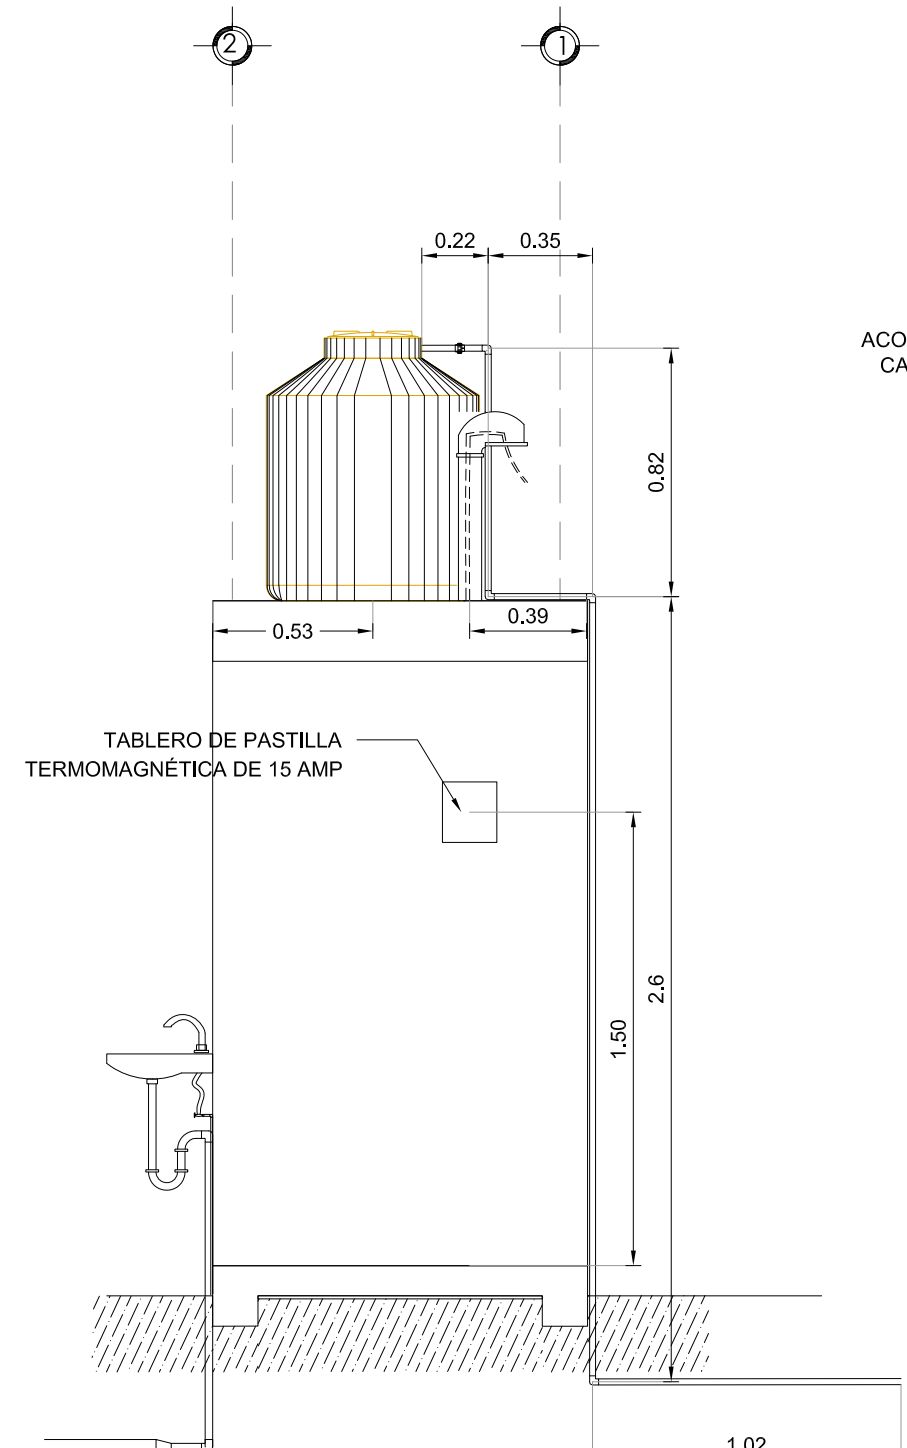


VISTA LATERAL IZQUIERDA
CASETA (INSTALACIÓN DE TABLERO ELÉCTRICO)
ESCALA 1:25

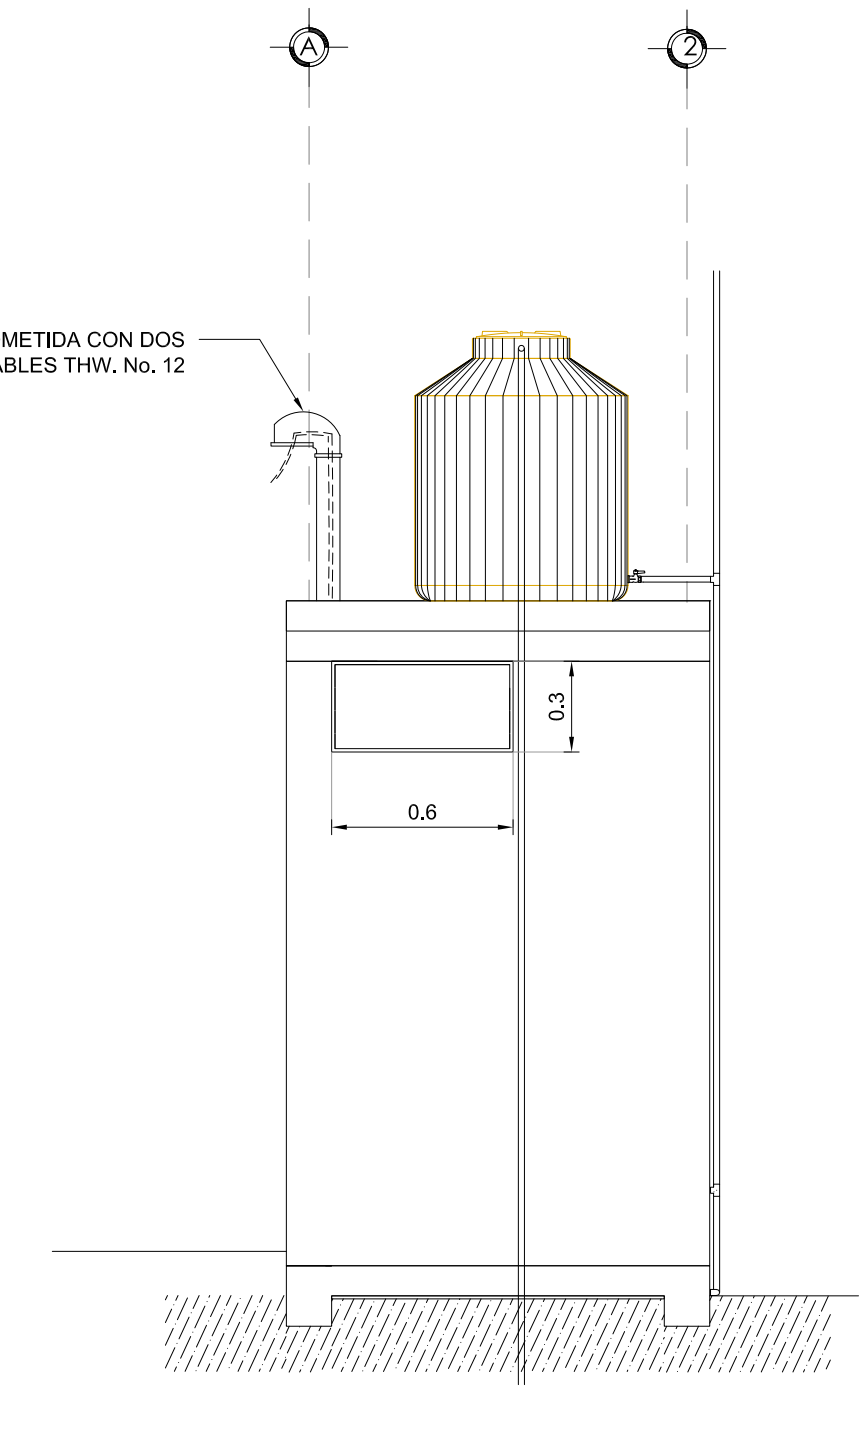


VISTA TRASERA
CASETA (POSICIÓN DE VENTANA TIPO LOUVER)
ESCALA 1:25

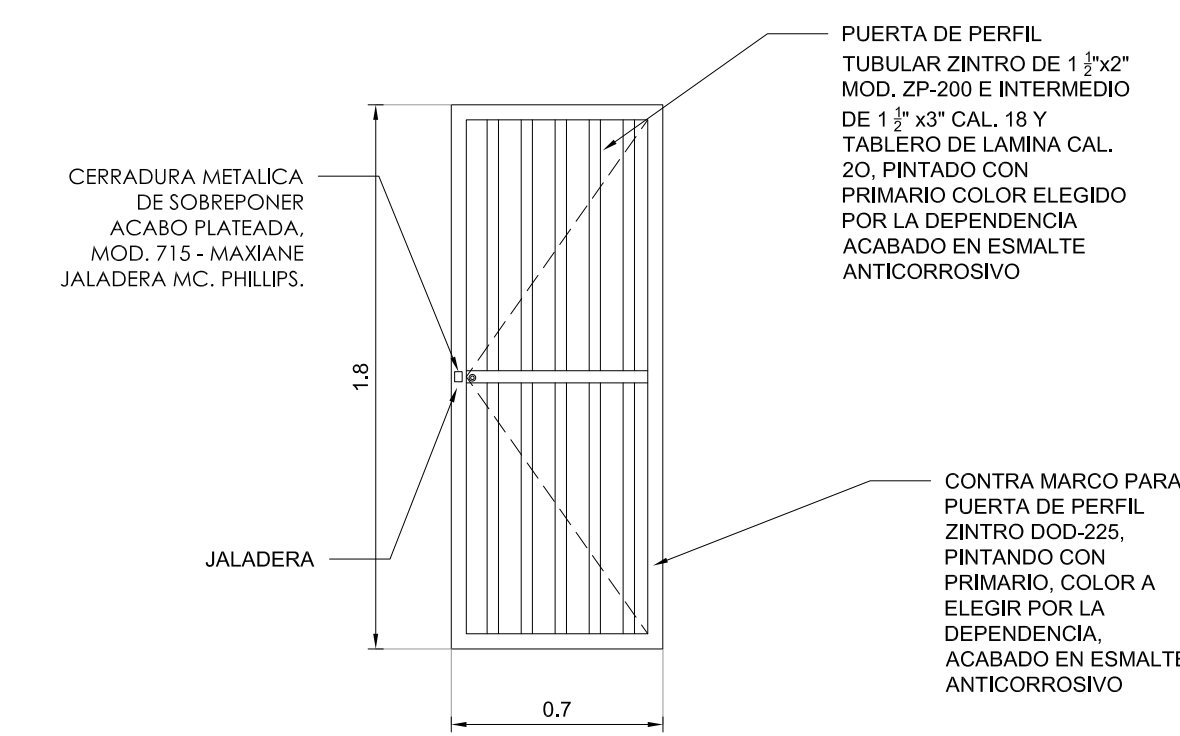


DETALLE DE PUERTA
CASETA
ESCALA 1:25

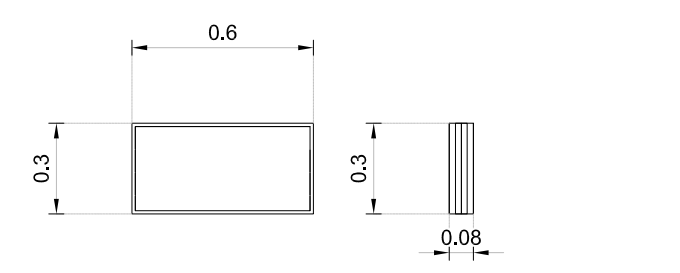


DETALLE DE VENTANA ESTRUCTURAL
CASETA
ESCALA 1:25

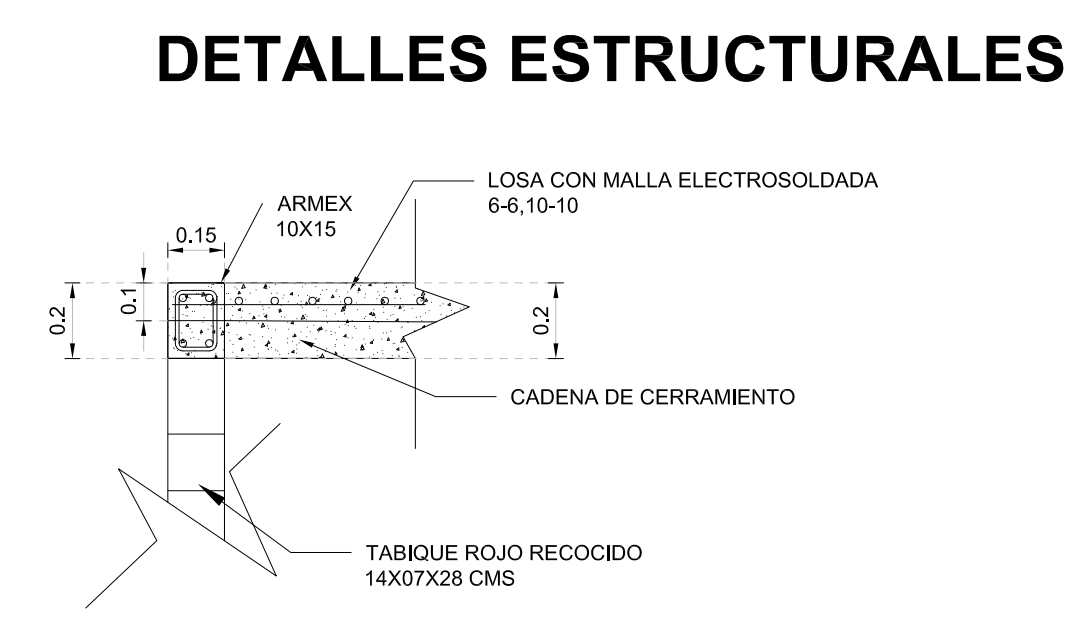


DETALLE DE LOSA DE AZOTEA
CASETA
ESCALA 1:20

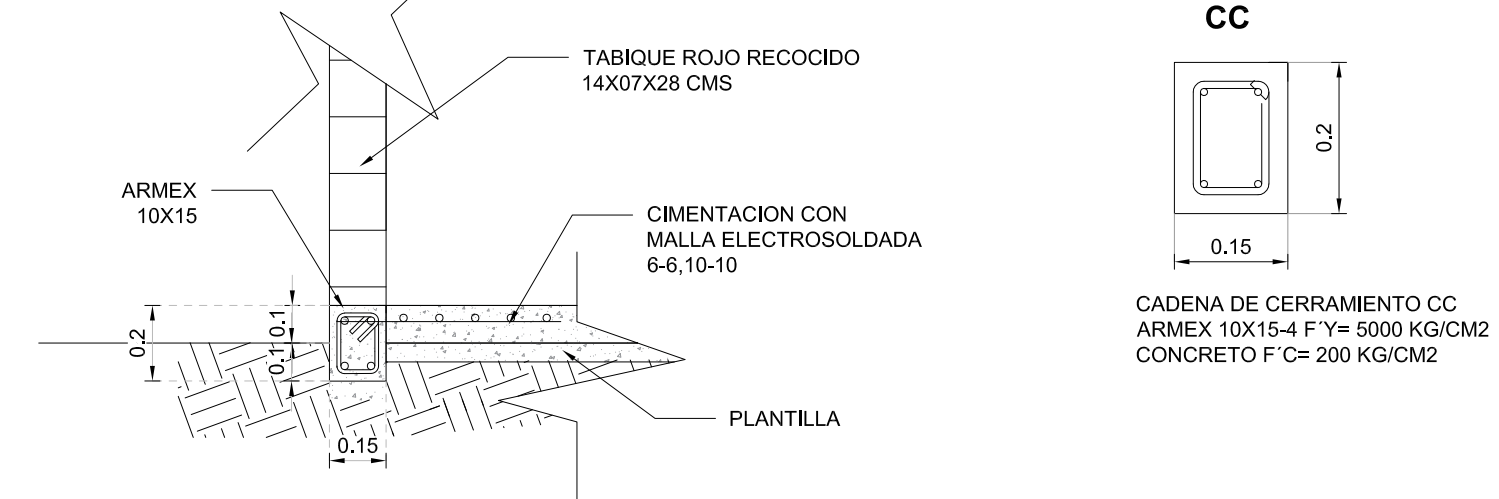


DETALLE DE LOSA DE CIMENTACIÓN
CASETA
ESCALA 1:20

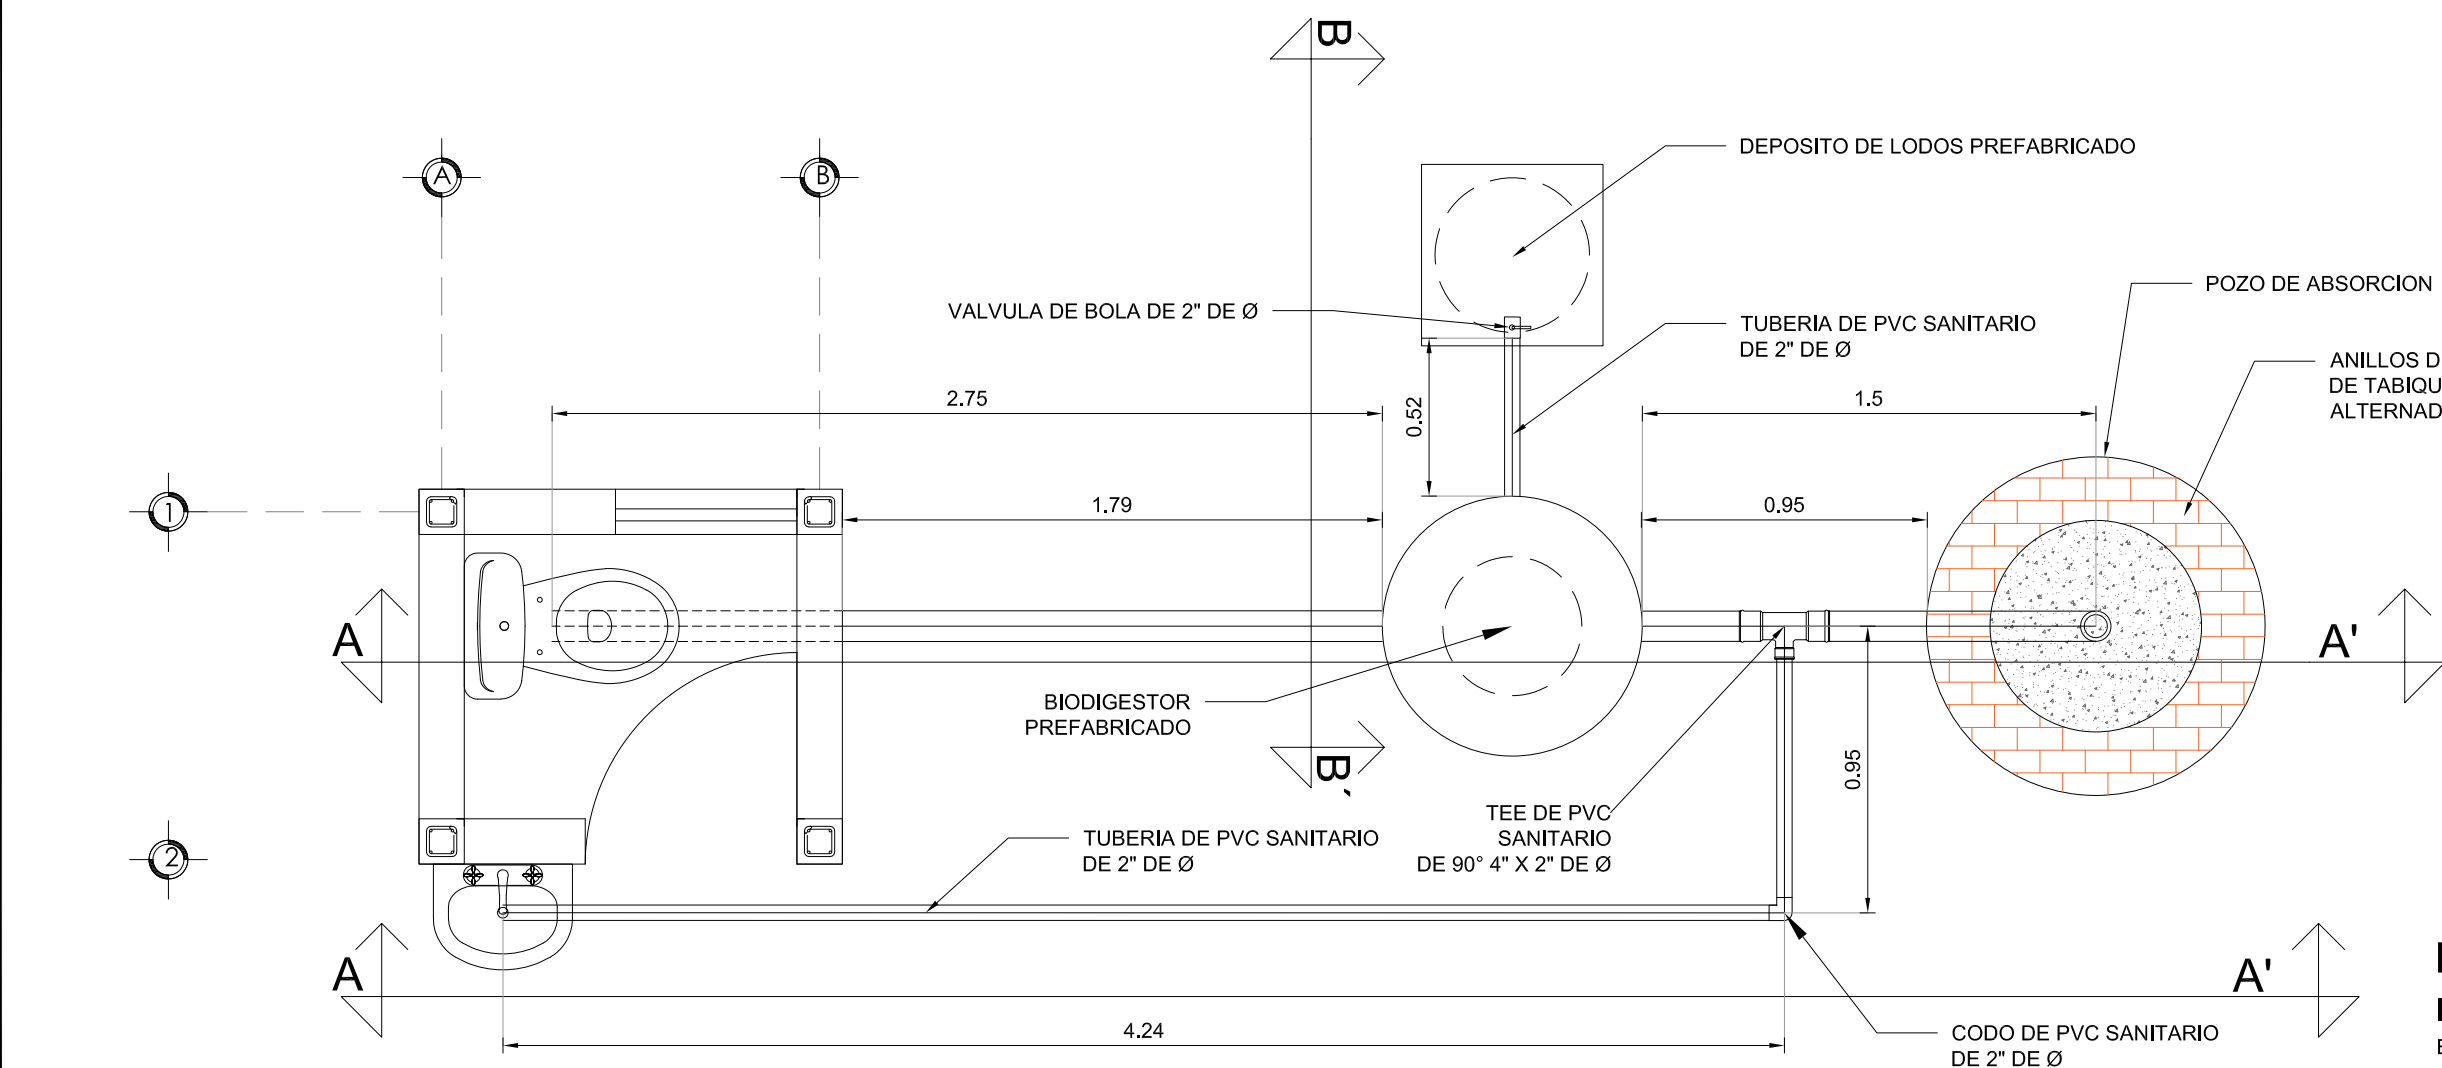


PLANTA INSTALACIÓN SANITARIA
CASETA
ESCALA 1:25

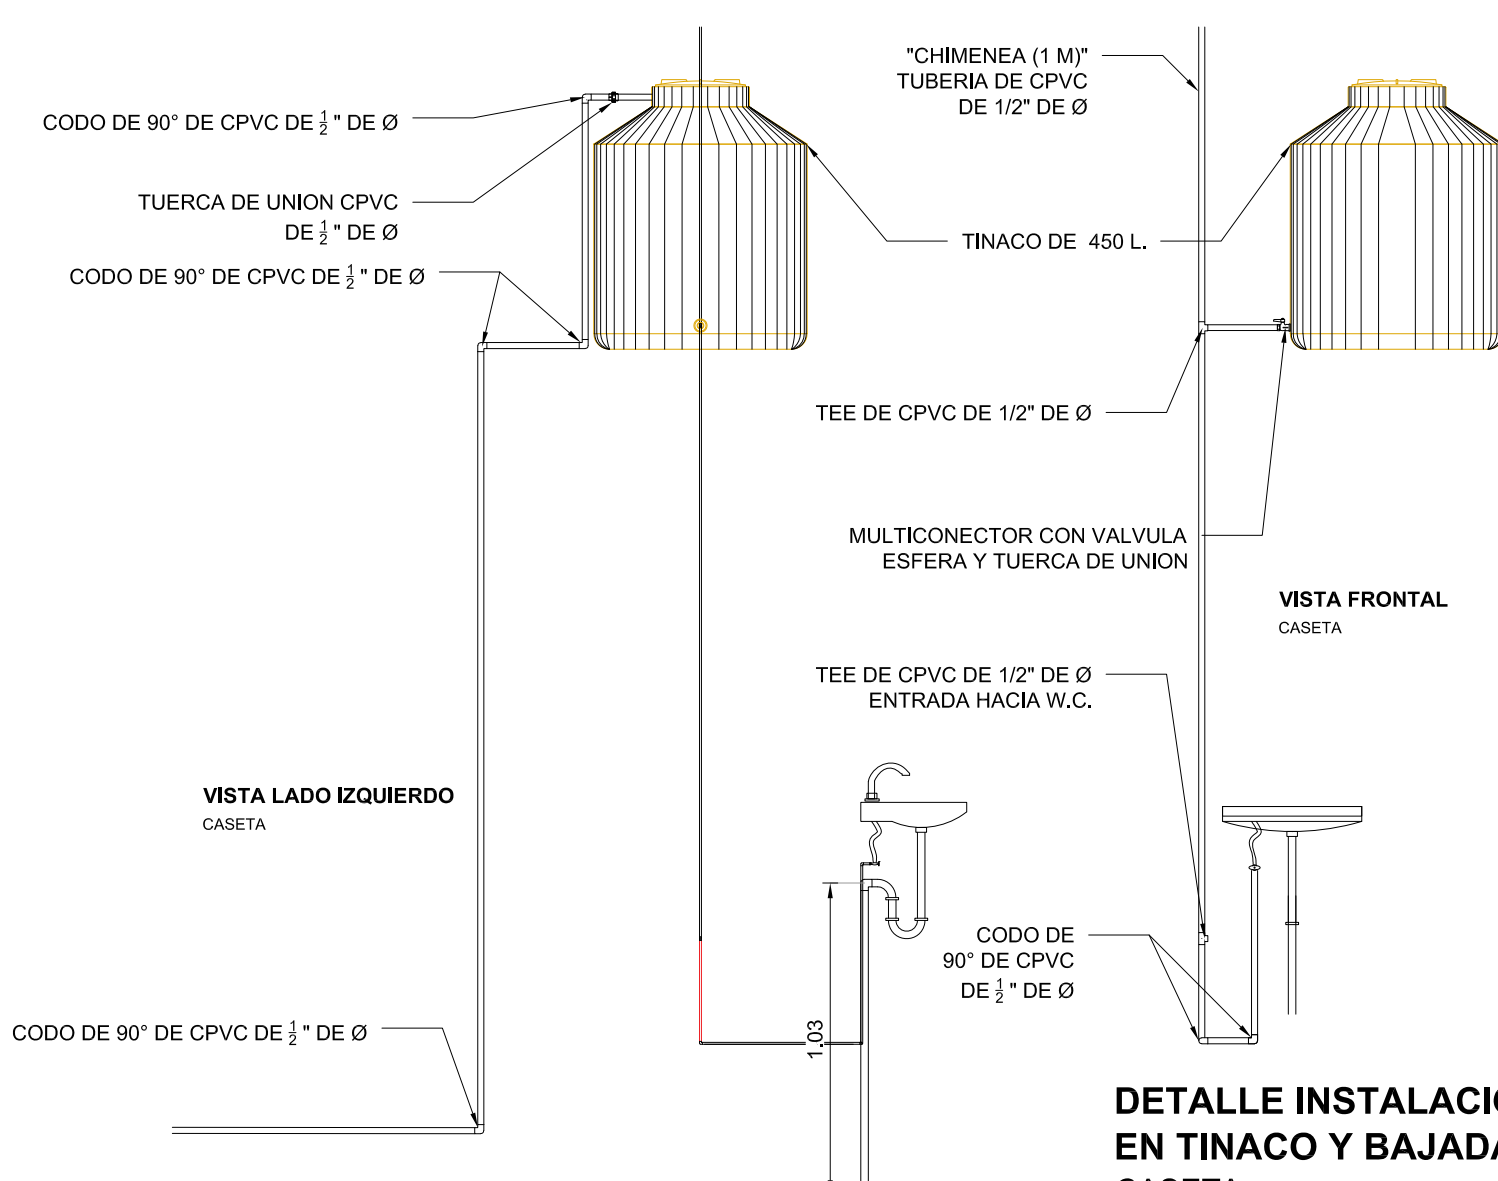

DETALLE INSTALACIÓN HIDRÁULICA EN TINACO Y BAJADA DE AGUA
CASETA
ESCALA 1:25

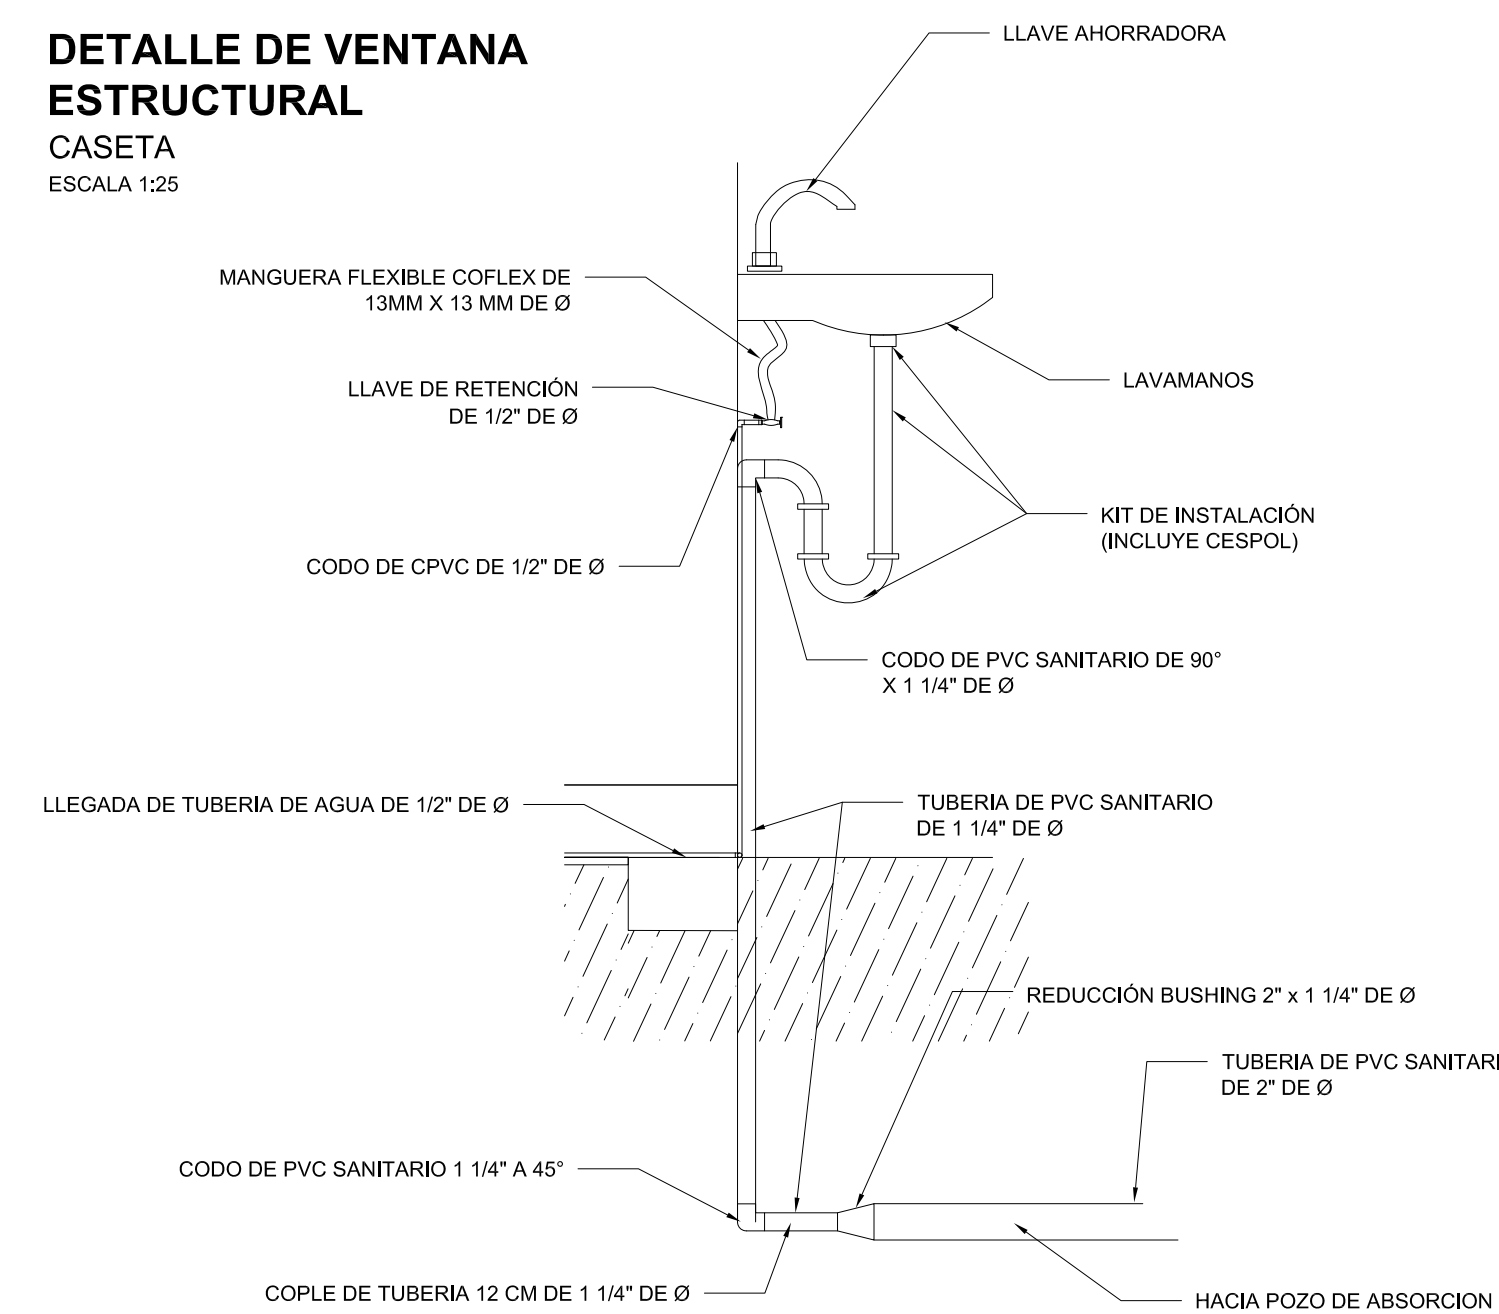

DETALLE DE INSTALACIÓN HIDRAULICA
CASETA
SIN ESCALA

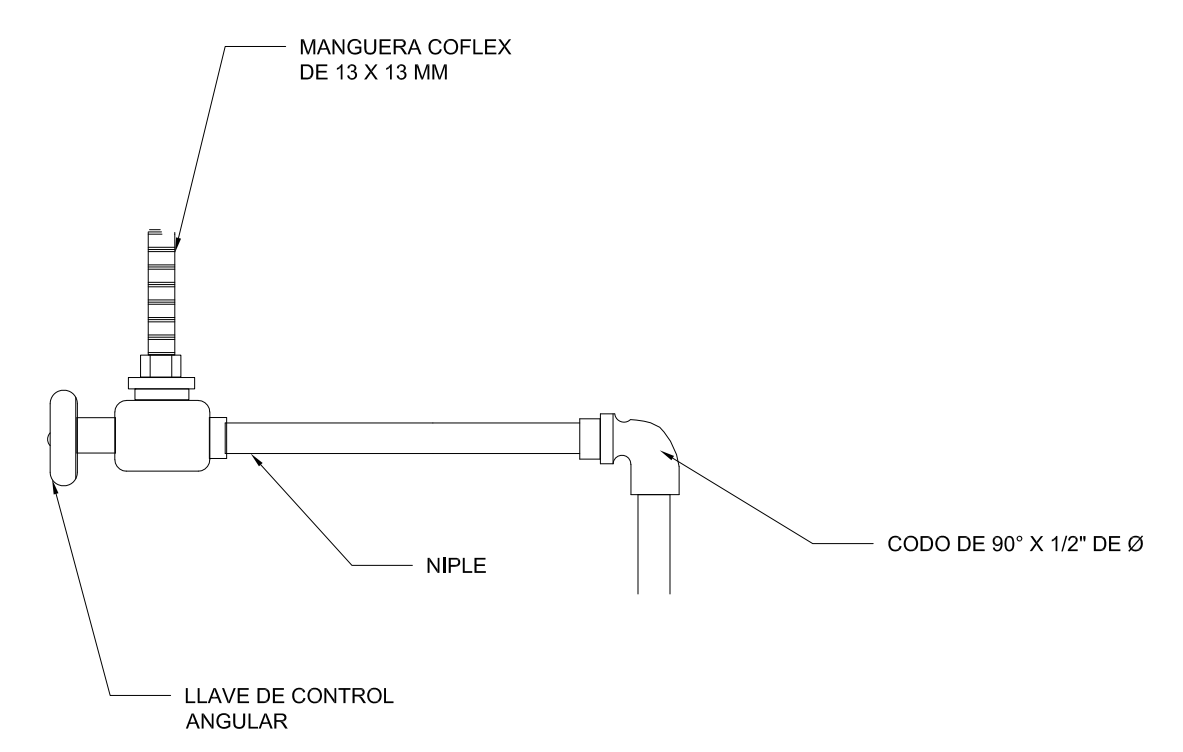

DETALLE DE LLAVE DE RETENCIÓN DE LAVAMANOS Y WC
CASETA
SIN ESCALA