


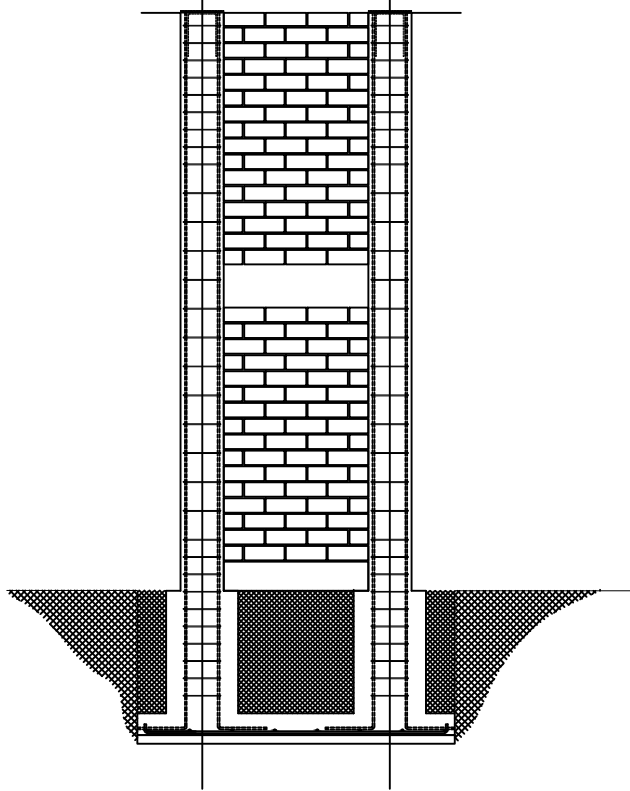

LISTA DE PERFILES, SECCIONES Y EJES			
ELEMENTO		PERFILES	SECCION EJE
a	CS	L 2 1/2" X 1/4"	1.83
	CI		4.52
b	REFUERZO EN DIAGONAL	SOLERA 1/8" X 1 1/2" X 40 cm.	1.905 1.905
C	DIAGONAL	PTR 2" cal. 12	2.54 2.54
d	CONTRAVENTEO	PTR 1 1/4" cal. 14	1.59 1.59





INSTITUTO OAXAQUEÑO
CONSTRUCTOR DE INFRAESTRUCTURA
EDUCATIVA



DIRECTOR GENERAL: LIC. EMMANUEL ALEJANDRO LOPEZ JARQUIN

NIVEL : INSTITUTO TECNOLÓGICO DEL VALLE DE ETTLA
LOCALIDAD: SANTIAGO SUCHILQUITONGO
MUNICIPIO: SANTIAGO SUCHILQUITONGO
DISTRITO: ETLA
REGION: VALLES CENTRALES

PLANO N°:
CMA-002
DIBUJO:
ARQ. GABRIEL R. C.
ESTRUCTURA:

PROYECTO:

TIPO DE PLANO:
CORTE X - X'

FECHA:
NOVIEMBRE 2023
ESCALA:
1 : 25
ACOT:
MTS


REVISÓ: JEFE DEL DEPARTAMENTO DE PROYECTOS.
ING. JOSE LUIS CRUZ AGUIRRE

VERIFICÓ: JEFE DE ARCHIVO DE INFRAESTRUCTURA FEDERAL EDUCATIVA
ARQ. MARCO A. ESCOBAR BIELMA



VALIDÓ: ENC. DE DIRECTOR DE CONST. DE INF. EDUC.
ARQ. JOSE JULIO DOMINGUEZ PEREZ

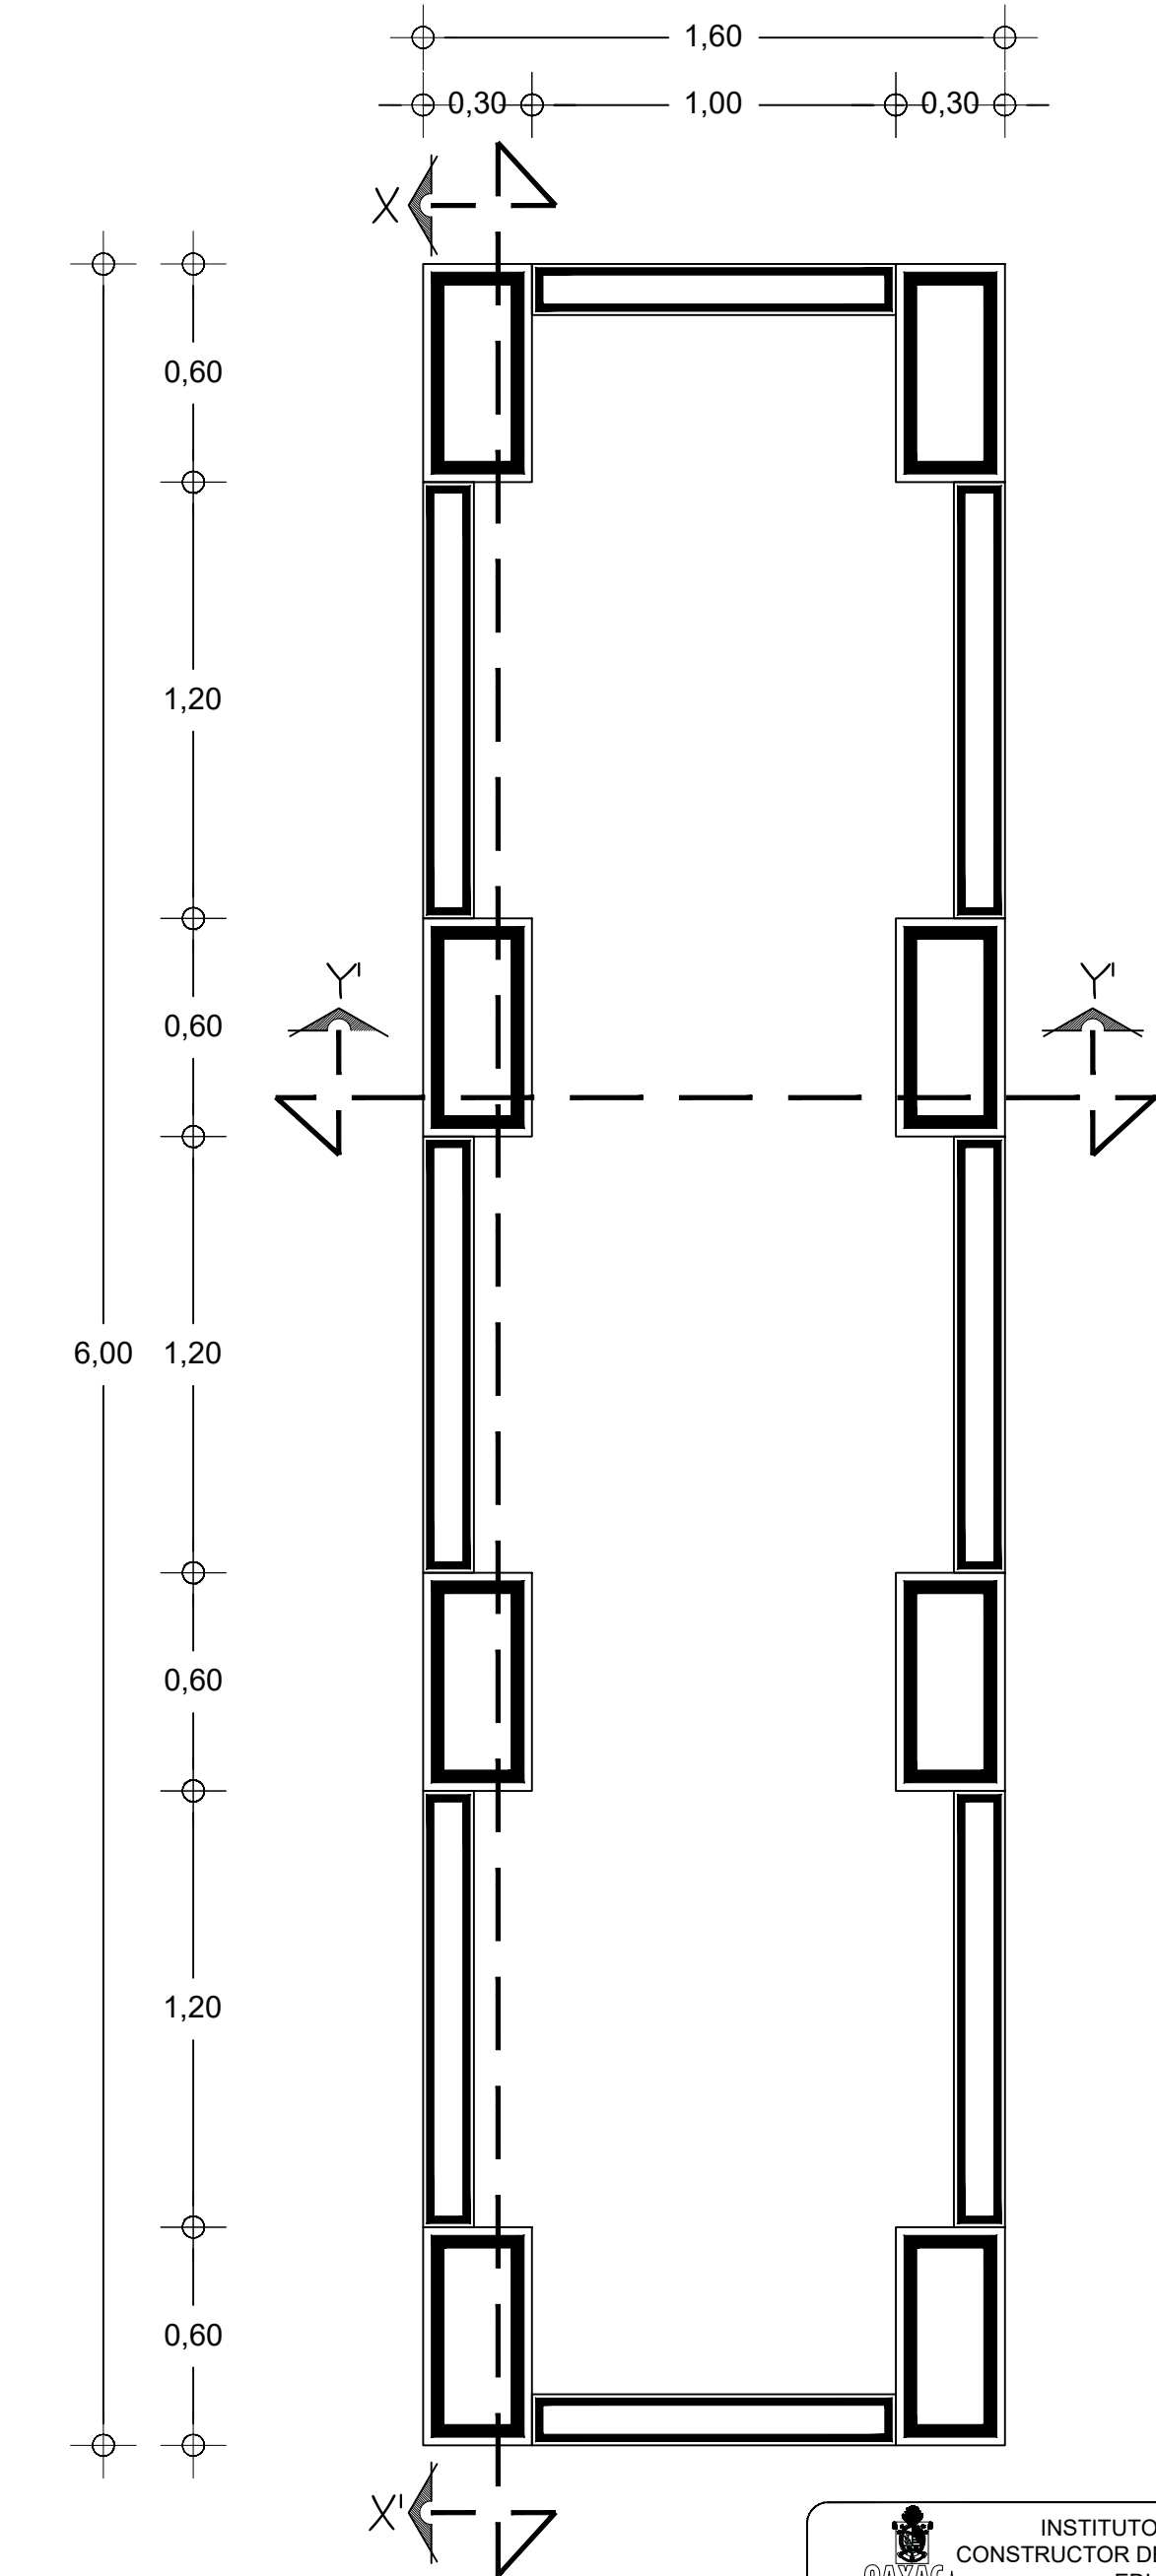


REVISÓ: JEFE DEL DEPARTAMENTO DE PROYECTOS. ING. JOSE LUIS CRUZ AGUIRRE	VERIFICÓ: JEFE DE ARCHIVO DE INFRAESTRUCTURA FEDERAL EDUCATIVA ARQ. MARCO A. ESCOBAR BIELMA	VALIDÓ: ENC. DE DIRECTOR DE CONST. DE INF. EDUC. ARQ. JOSE JULIO DOMINGUEZ PEREZ
--	---	---




PLANTA
ARQUITECTONICA


		INSTITUTO OAXAQUEÑO CONSTRUCTOR DE INFRAESTRUCTURA EDUCATIVA			
DIRECTOR GENERAL: LIC. EMMANUEL ALEJANDRO LOPEZ JARQUIN					
NIVEL : INSTITUTO TECNOLOGICO DEL VALLE DE ETLA				PLANO N°: PMA-001	
LOCALIDAD: SANTIAGO SUCHILQUITONGO				DIBUJO: ARO. GABRIEL R. C.	
MUNICIPIO: SANTIAGO SUCHILQUITONGO				ESTRUCTURA:	
DISTRITO: ETLA				FECHA: NOVIEMBRE 2023	
REGION: VALLES CENTRALES				ESCALA: 1 : 20	
PROYECTO:		TIPO DE PLANO: PLANTA DE MURO DE ACCESO		ACOT: MTS	
REVISO: JEFE DEL DEPARTAMENTO DE PROYECTOS. ING. JOSE LUIS CRUZ AGUIRRE		VERIFICO: JEFE DE ARCHIVO DE INFRAESTRUCTURA FEDERAL EDUCATIVA ARO. MARCO A. ESCOBAR BIELMA		VALIDO: ENC. DE DIRECTOR DE CONST. DE INF. EDUC. ARO. JOSE JULIO DOMINGUEZ PEREZ	

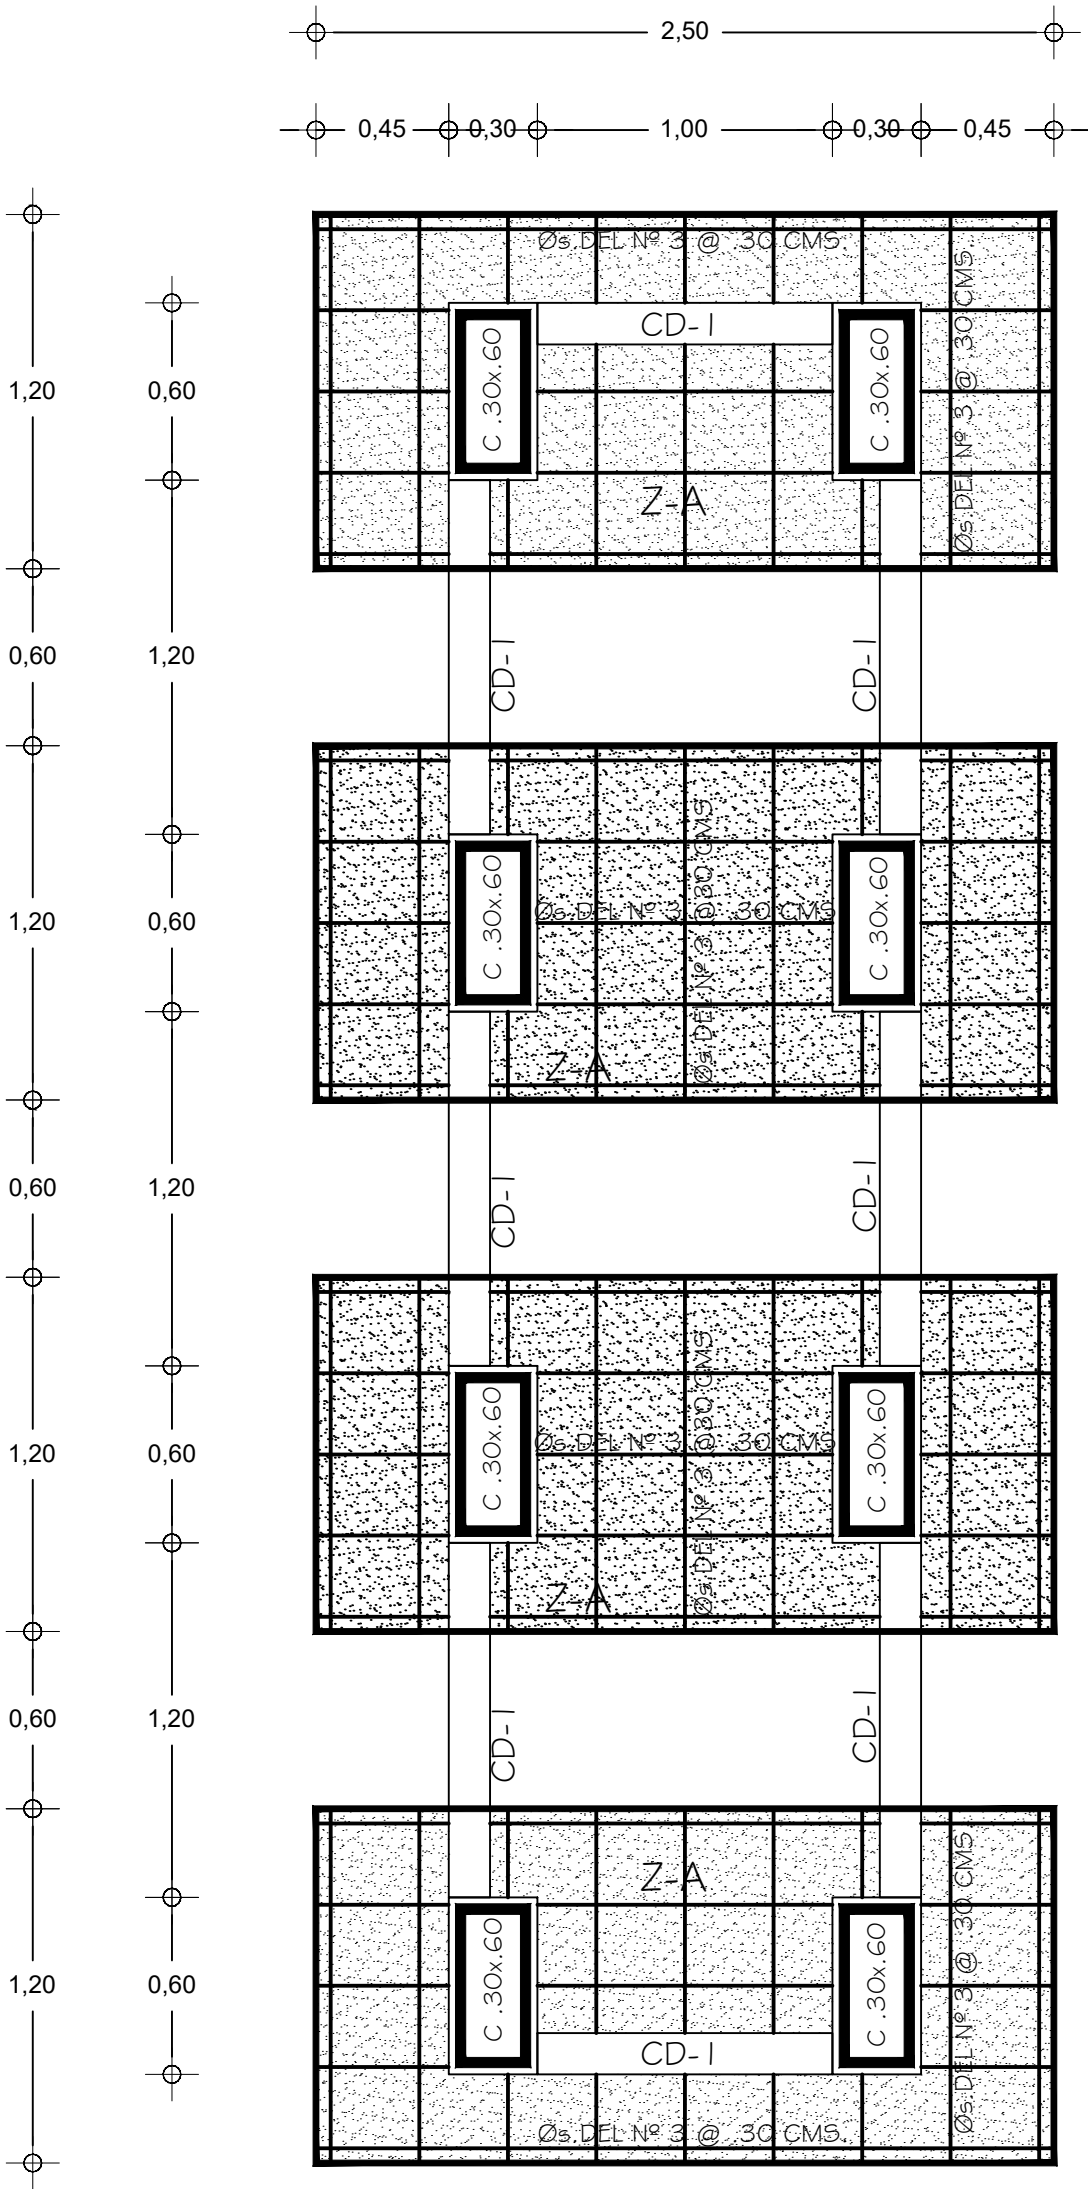


COLUMNA .30X.60

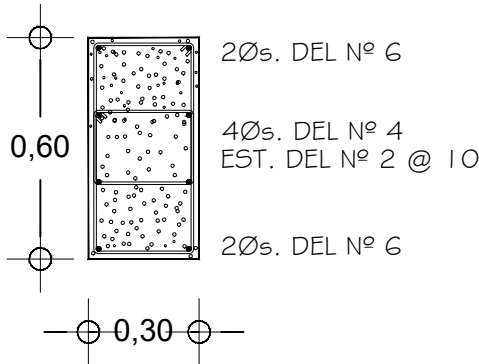


DADO .50X.80

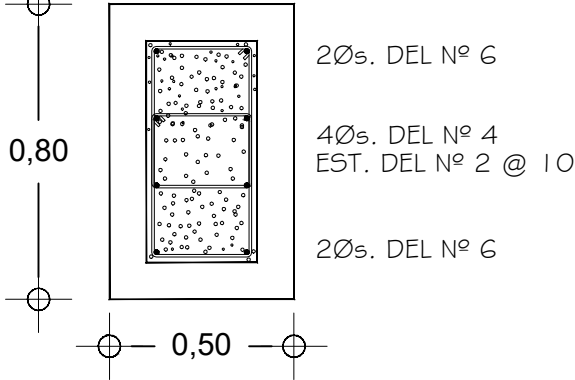

PLANTA DE
CIMENTACION



INSTITUTO OAXAQUEÑO
CONSTRUCTOR DE INFRAESTRUCTURA
EDUCATIVA



DIRECTOR GENERAL: LIC. EMMANUEL ALEJANDRO LOPEZ JARQUIN

NIVEL : INSTITUTO TECNOLÓGICO DEL VALLE DE ETLA

LOCALIDAD: SANTIAGO SUCHILQUITONGO

MUNICIPIO: SANTIAGO SUCHILQUITONGO

DISTRITO: ETLA

REGION: VALLES CENTRALES

PROYECTO:

TIPO DE PLANO:

VERIFICO: JEFE DEL DEPARTAMENTO DE PROYECTOS.
ING. JOSE LUIS CRUZ AGUIRRE

VERIFICO: JEFE DE ARCHIVO DE INFRAESTRUCTURA
FEDERAL EDUCATIVA
ARQ. MARCO A. ESCOBAR BIELMA

VALIDO: ENC. DE DIRECTOR DE CONST. DE INF. EDUC.
ARQ. JOSE JULIO DOMINGUEZ PEREZ

PLANO N°:
CMA-001

DIBUJO:
ARQ. GABRIEL R. C.

ESTRUCTURA:

FECHA:
NOVIEMBRE 2023

ESCALA:
1 : 25

ACOT:
MTS