





DETALLES DE CAJA DE OPERACIÓN DE VALVULAS TIPO 1

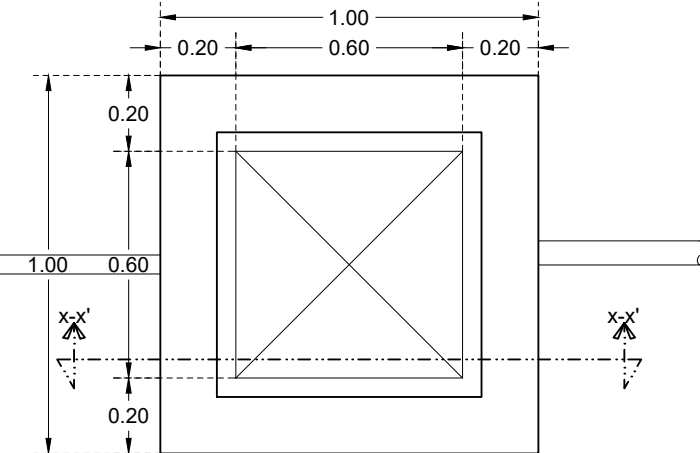


PLANTA ARQUITECTÓNICA
ESCALA 1:20

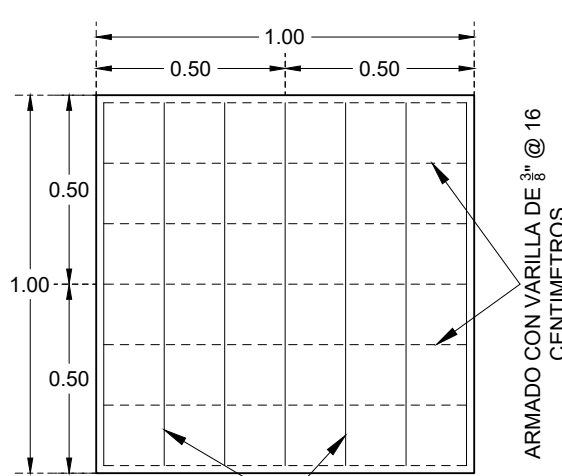


PLANTA ARMADO CIMENTACIÓN

ESCALA 1:20

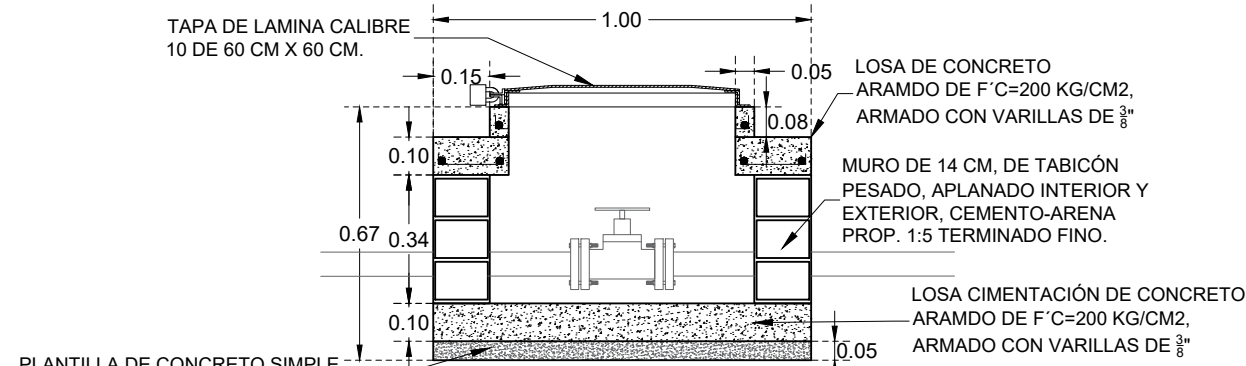


CORTE X-X' DE CAJA TIPO 1
ESCALA 1:20

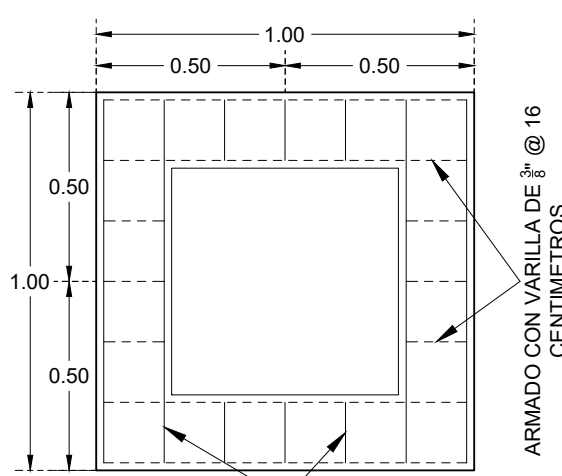

PLANTA ARMADO LOSA
ESCALA 1:20

SIMBOLOGÍA

- 192 NÚMERO DE CRUCERO
- TUBERIA FO GO. EXISTENTE DE 50.80 mm (2")
- TUBERIA PEAD A CONTRUIR DE 38.10 mm (1.5")
- TUBERIA FO GO. A CONTRUIR DE 38.10 mm (1.5")
- CAJA ROMPEDORA DE PRESION
- NO. NUDO
- COTA PIEZOMÉTRICA (MSNM)
- COTA TERRENO (MSNM)
- CARGA (M)
- L=77.96m LONGITUD DE TRAMO EN METROS
- 50.80mm(2") DIÁMETRO DE TUBERÍA
- VALVULA DE COMPUERTA

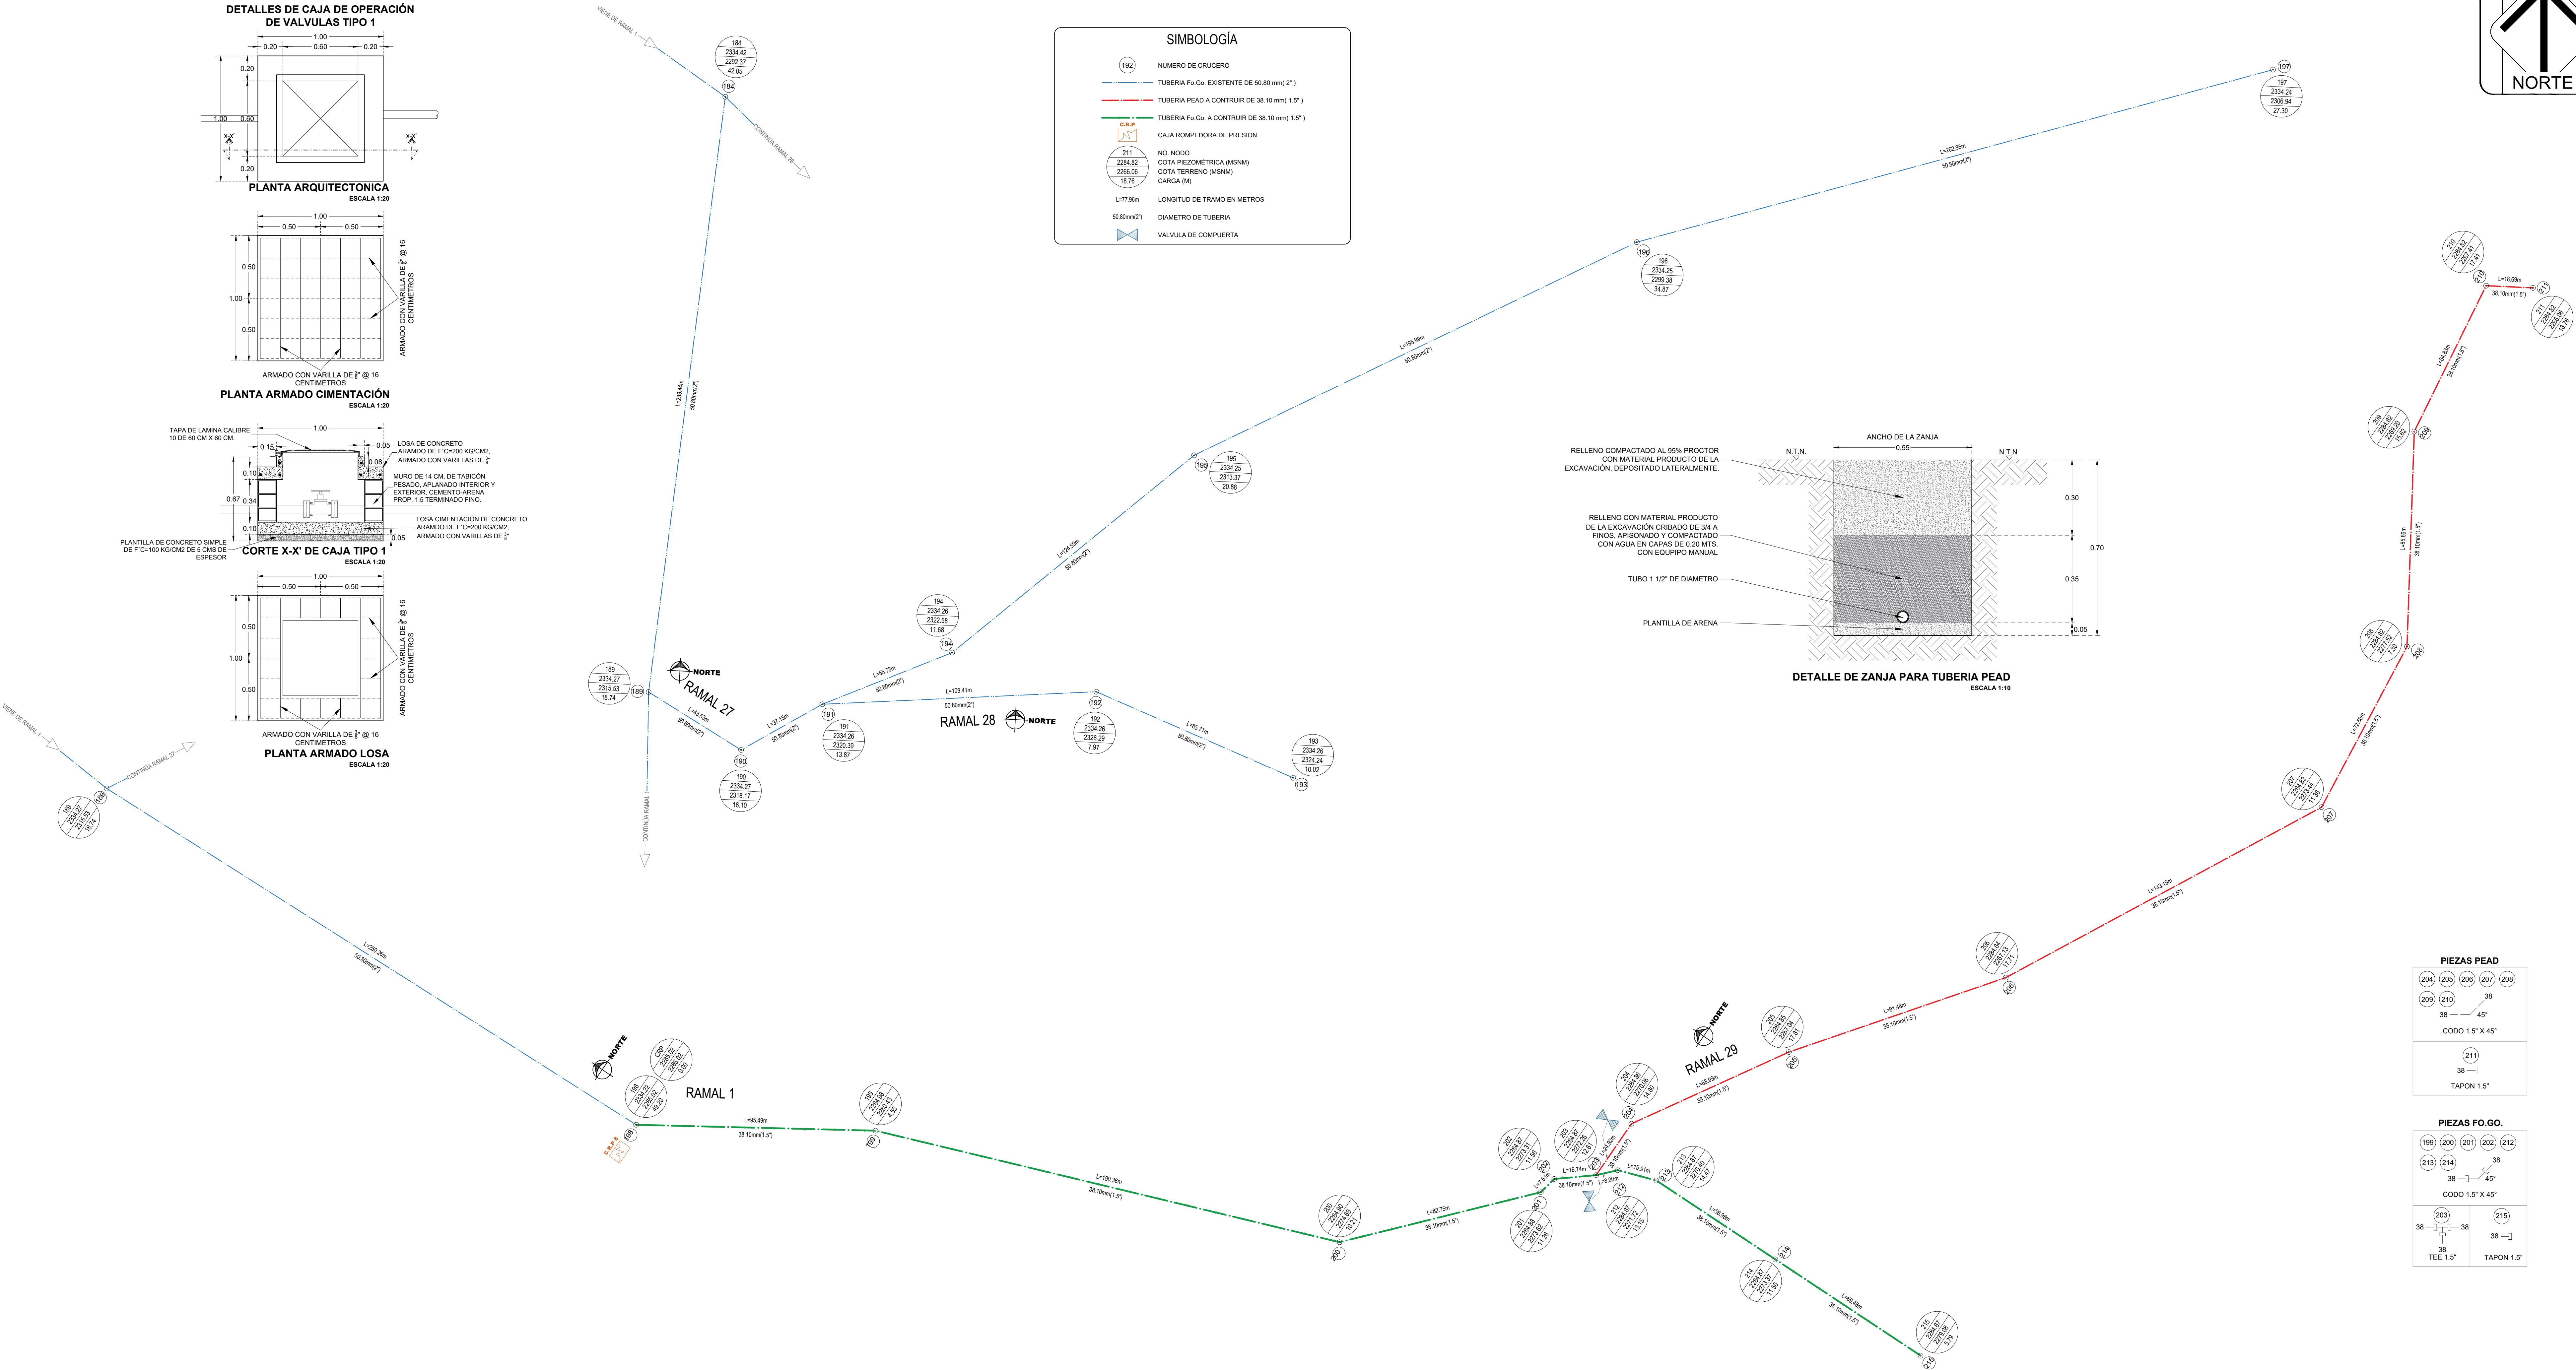

MACRO LOCALIZACIÓN:



MICRO LOCALIZACIÓN:



DATOS DEL PROYECTO.

POBLACION SEGUN EL ULTIMO CENSO (2020)	901 HABITANTES
POBLACION ACTUAL (2023)	893 HABITANTES
POBLACION DE PROYECTO (2033)	874 HABITANTES
DOTACION	100LTS/HAB/DIA
COEFICIENTE VARIACION DIARIA	1.40
COEFICIENTE VARIACION HORARIA	1.55
GASTO MEDIO DIARIO	1.01 L.P.S.
GASTO MAXIMO DIARIO	1.42 L.P.S.
GASTO MAXIMO HORARIO	2.20 L.P.S.
LONGITUD DE LINEA A AMPLIAR	3073.72 ML



ING. SALOMÓN JARA CRUZ
GOBERNADOR CONSTITUCIONAL DEL ESTADO DE OAXACA
ING. NETZAHUALCÓYOTL SALVATIERRA LÓPEZ
SECRETARIO DE INFRAESTRUCTURAS Y COMUNICACIONES
ING. LUIS EDUARDO VELASCO LUNA
SUB SECRETARIO DE OBRAS PUBLICAS

DIRECCIÓN DE ESTUDIOS Y PROYECTOS

MTRO. MARCO ANTONIO MATADAMAS NIÑO
DIRECTOR DE ESTUDIOS Y PROYECTOS
MTRO. LUIS ALBERTO GONZÁLEZ CRUZ
JEFE DEL DEPARTAMENTO DE ESTUDIOS

NOMBRE DE LA OBRA:
"AMPLIACIÓN DE LA RED DE DISTRIBUCIÓN DEL SISTEMA DE AGUA POTABLE EN LA LOCALIDAD DE SAN PEDRO TIDÁÁ, MUNICIPIO DE SAN PEDRO TIDÁÁ"

UBICACIÓN:
MUNICIPIO: (331) SAN PEDRO TIDÁÁ
LOCALIDAD: (0001) SAN PEDRO TIDÁÁ
DISTRITO: (010) ASUNCIÓN NOCHIXTLÁN
REGION: (004) MIXTECA

AUTORIDADES MUNICIPALES:
C. MIGUEL CRUZ NUZ
PRESIDENTE MUNICIPAL
G. ISABEL MIGUEL VALENTIN
SECRETARIO MUNICIPAL

DATOS DE TÉCNICO RESPONSABLE:

TIPO DE PLANO:
RED DE DISTRIBUCIÓN

FECHA:
02/08/2023
ESCALA:
1:1,000
ACOTACIÓN:
METROS
CLAVE DE PLANO:
AA-RED-06
No. PLANO:
A-07